


**UWAGA!** Wykonawca jest zobowiązany sprawdzić wszystkie wymiary przed rozpoczęciem prac budowlanych. Różnice w rysunkach i pomiarach oraz wszelkie rozbieżności dotyczące konstrukcji i wyjaśnić z projektantem przed rozpoczęciem prac budowlanych.

**UWAGA!** Projekt należy rozpatrywać łącznie z projektami branżowymi i instalacji

elektrycznej, sanitarnej, grzewczej, wentylacji i konstrukcji

### POGORZAŁA 16 - PIĘTRO

skala 1:100

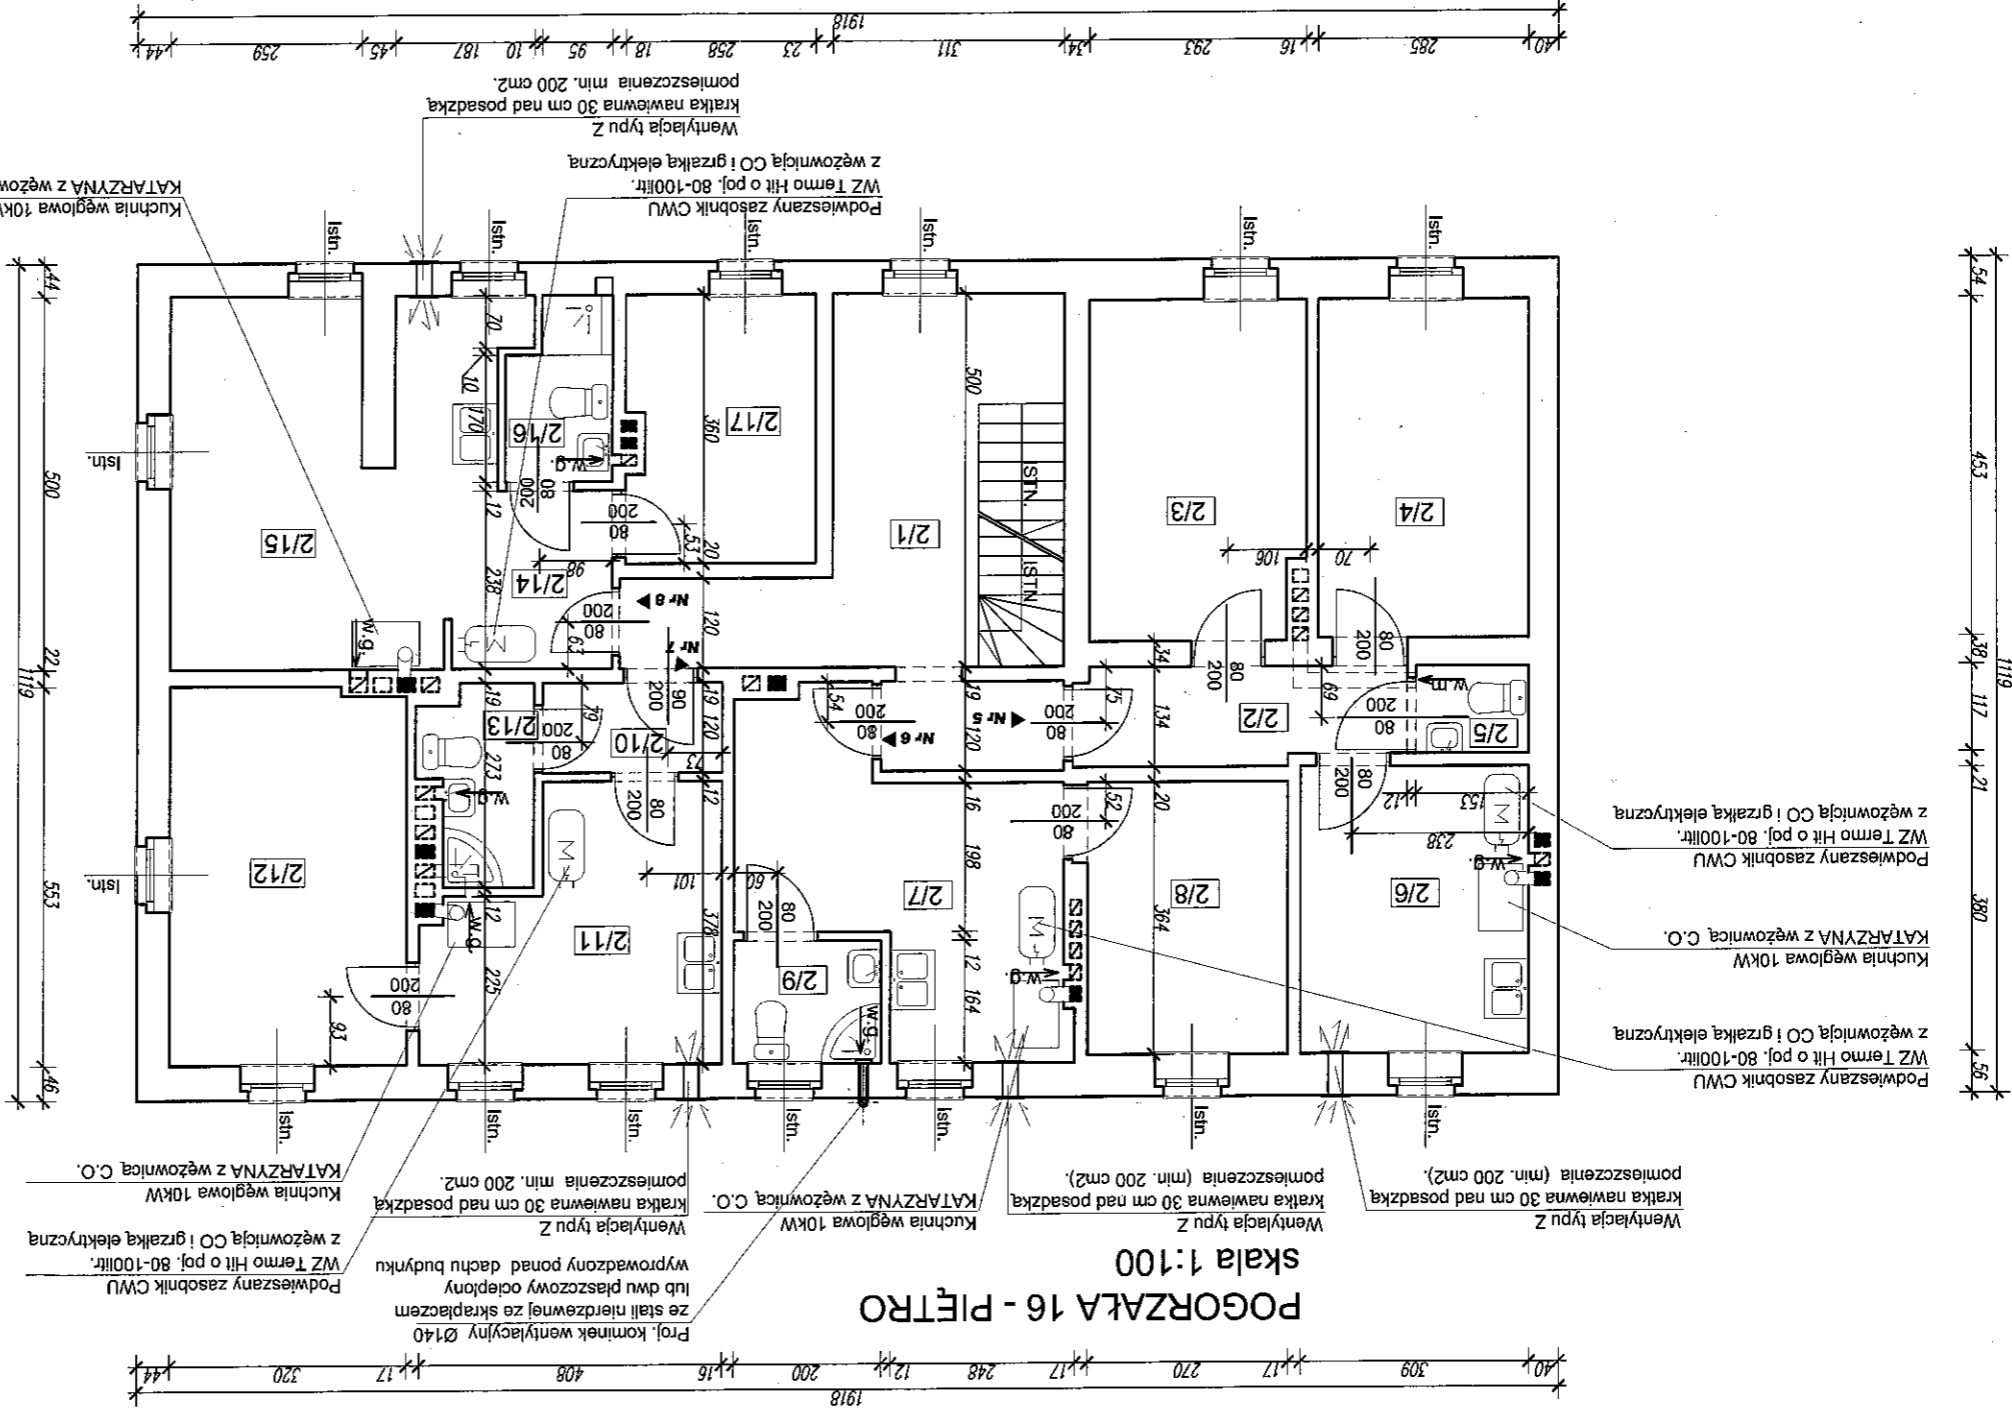

ZESTAWIENIE POWIERZCHNI		
2/1	Korytarz+kl. schod.	22,13
<b>Lokal Nr 5</b>		
2/2	Przedpokój	5,72
2/3	Pokój	13,09
2/4	Pokój	12,91
2/5	WC	1,79
2/6	Kuchnia	11,87
<b>Lokal Nr 6</b>		
2/7	Przedpokój + kuchnia	15,36
2/8	Pokój	9,82
2/9	Łazienka	3,28
<b>Lokal Nr 7</b>		
2/10	Przedpokój	2,91
2/11	Kuchnia	12,76
2/12	Pokój	16,10
2/13	Łazienka	3,62
<b>Lokal Nr 8</b>		
2/14	Przedpokój + kuchnia	9,66
2/15	Pokój	14,82
2/16	Łazienka	3,22
2/17	Pokój	9,29
Razem		168,35

<b>BIURO PROJEKTOWE EKO-PROJEKT BIS</b> UL. MIESZKA I NR 33/13 ; 58-100 ŚWIDNICA	
PROJEKTOWAL	
skala: 1:100 data: 09.2012	
MGR INŻ. EDWARD ROGALSKI	
Projektant: mgr inż. <b>PAWEŁ WÓJCIK</b> Uprawniony do prowadzenia bez ograniczeń w specjalności: instalacji w zakresie: stali, instalacji i urządzeń wentylacyjnych, kominowych, ciepłych, wentylacyjnych i gazowych. Nr upraw. N.G.P.V. 73473/11/97; DOŚWI/1699/01	
Inwestor: URZĄD GMINY W ŚWIDNICY UL. B. GŁOWACKIEGO 4, 58-100 ŚWIDNICA	
adres: POGORZAŁA 16, DZ. NR 127/5, AM-1, OBRĘB POGORZAŁA, GMINA ŚWIDNICA	
tytuł: <b>RZUT PIĘTRA</b>	
PRAWA AUTORSKIE ZASTRZEŻONE	