


**UWAGA!** Wykonawca jest zobowiązany sprawdzić wszystkie wyznaczone przed rozpoczęciem prac budowlanych. Różnice w rysunkach i pomiarach oraz wszelkie rozbieżności dotyczące konstrukcji wyjaśnić z projektantem przed rozpoczęciem prac budowlanych.

**UWAGA!** Projekt należy rozpatrywać łącznie z projektem branżowymi instalacji elektrycznej, sanitarnej, grzewczej, wentylacji i konstrukcji.

## POGORZAŁA 16 - PIĘTRO

skala 1:100

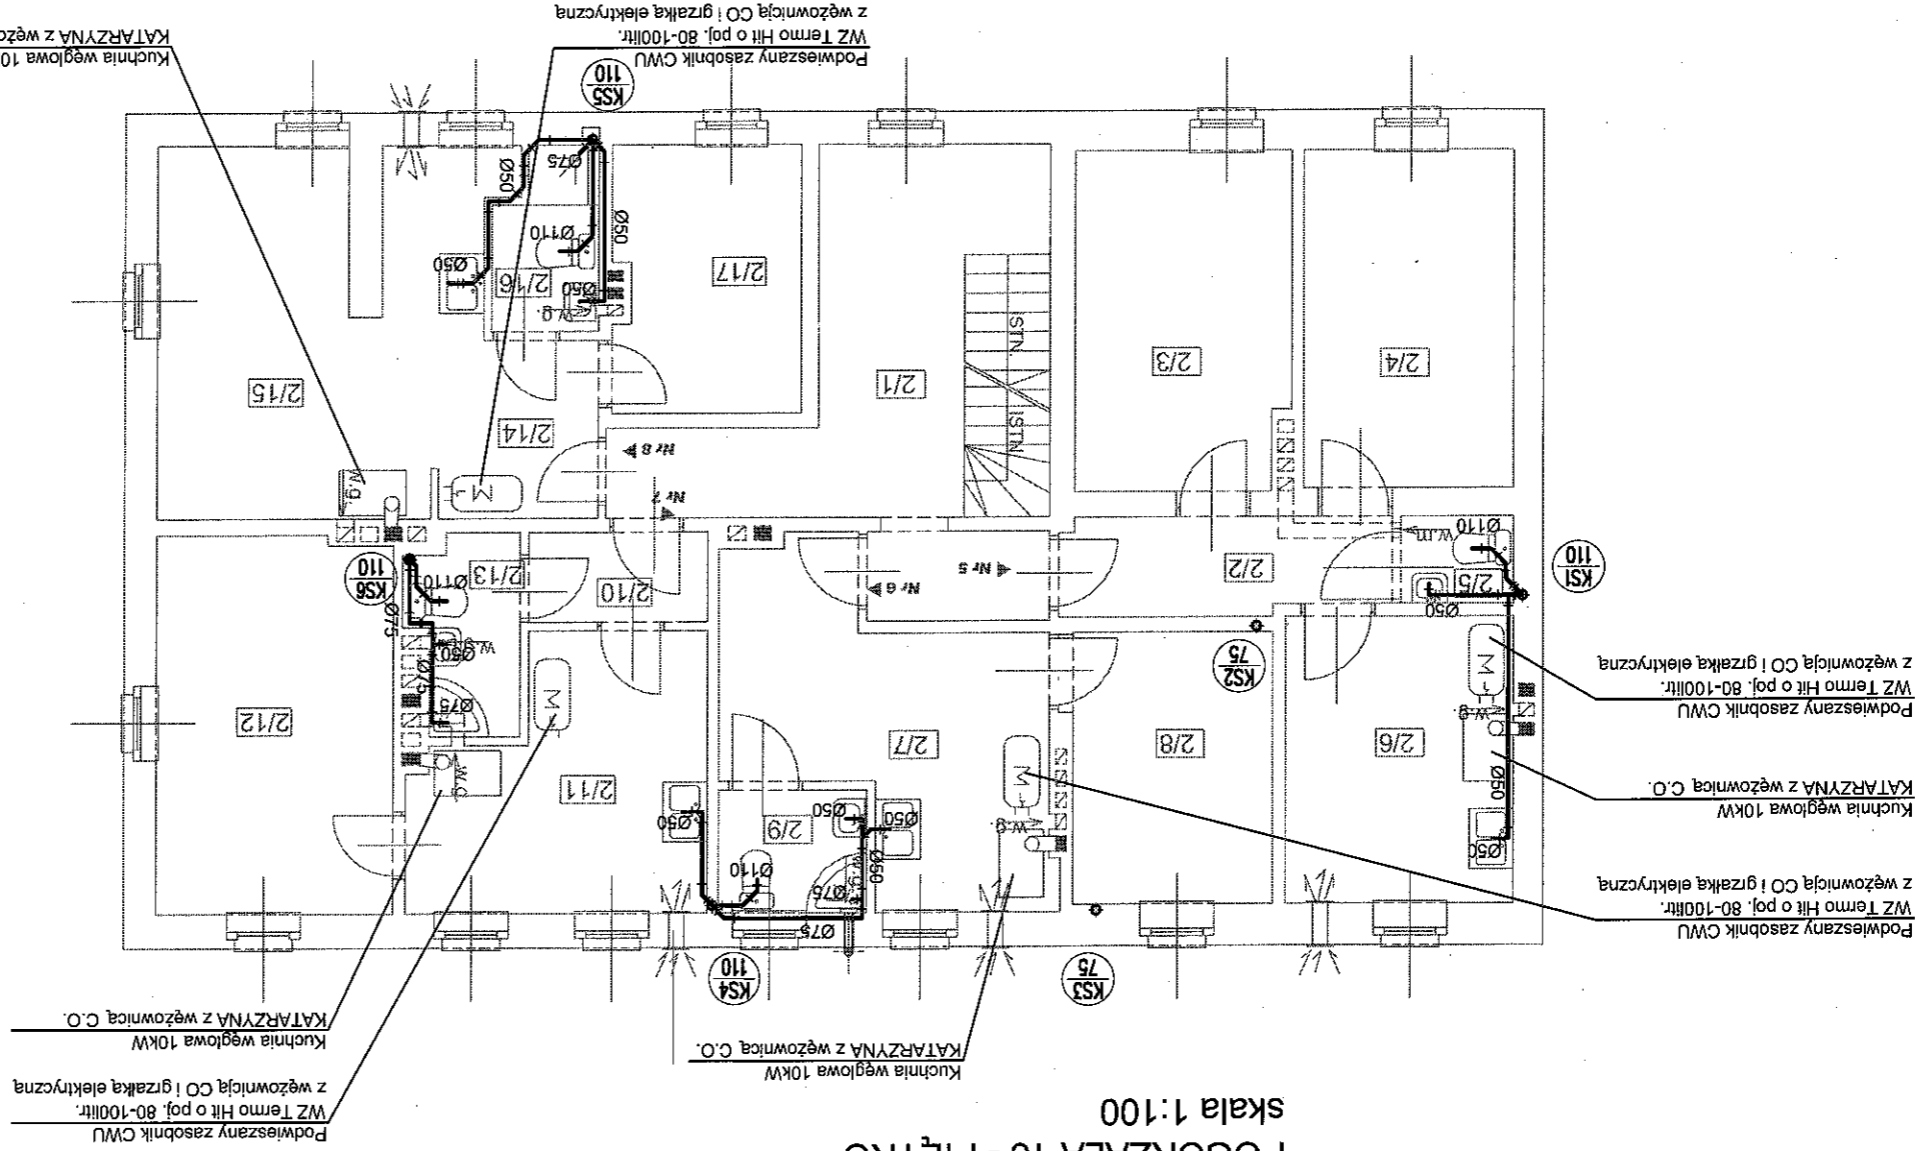

**UWAGI:**

- INSTALACJE KANALIZACJI SANITARNEJ WYKONAĆ Z RUR PCV
- POZIOME PRZEWODY KANALIZACJI SANITARNEJ PROWADZIĆ W SPADKU MIN. 1,5%, MAX. 2,0%
- PRZY PRZEJSCIACH PRZEZ STROPY I ŚCIANY STOSOWAĆ RURY OCHRONNE PCV O DN O 20mm WIEKSZYM OD PROWADZONEJ INSTALACJI
- NA KONCACH PIONOWO KANALIZACJI SANITARNEJ MONTOWAĆ WYMIEWKI WYPPROWADZONE PONAD DACH NA POCZĄTKU PIONU MONTOWAĆ CZYSZCZAKI W WARSTWACH POSADZKOWYCH
- WSZYSTKIE PIONY KANALIZACJI SANITARNEJ NALEŻY ZABUDOWAĆ LUB PROWADZIĆ W BRUZZDZIE

ZESTAWIENIE POWIERZCHNI		
2/1	Korytarz+kl. schod.	22,13
<b>Lokal Nr 5</b>		
2/2	Przedpokój	5,72
2/3	Pokój	13,09
2/4	Pokój	12,91
2/5	WC	1,79
2/6	Kuchnia	11,87
<b>Lokal Nr 6</b>		
2/7	Przedpokój + kuchnia	15,36
2/8	Pokój	9,82
2/9	Łazienka	3,28
<b>Lokal Nr 7</b>		
2/10	Przedpokój	2,91
2/11	Kuchnia	12,76
2/12	Pokój	16,10
2/13	Łazienka	3,62
<b>Lokal Nr 8</b>		
2/14	Przedpokój + kuchnia	9,66
2/15	Pokój	14,82
2/16	Łazienka	3,22
2/17	Pokój	9,29
Razem		168,35

**BIURO PROJEKTOWE EKO-PROJEKT BIS**  
UL. MIESZKA I NR 33/13 ; 58-100 ŚWIDNICA

Projektant: **MGR inż. JACEK WÓJCIK**  
PROJEKTOWA

data: 09.2012  
skala: 1:100

obiekt: PRZEBUDOWA CENTRALNEGO OGRZEWANIA WRAZ Z MONTAŻEM KUCHNI WĘGLOWEJ "KATARZYŃKA" O MOCY 10KW Z WĘZOWNICĄ C.O. ORAZ INSTALACJI ELEKTRYCZNEJ  
adres: POGORZAŁA 16, DZ. NR 127/5, AM-1, OBRĘB POGORZAŁA, GMINA ŚWIDNICA  
inwestor: URZĄD GMINY W ŚWIDNICY  
UL. B. GŁOWACKIEGO 4, 58-100 ŚWIDNICA

rys.nr: **3 IS**

PRAWA AUTORSKIE ZASTRZEŻONE  
PROJEKT BUDOWLANY  
**RZUT PIĘTRA - KANALIZACJA SANITARNA**

Projektant: MGR inż. JACEK WÓJCIK  
PROJEKTOWA  
w specjalności instalacyjnej w zakresie sieci, instalacji i urządzeń wodociagowych, kanalizacyjnych, gazowych, wentylacyjnych, klimatyzacyjnych  
Nr upraw. N89P.V.7812/31/11/87, D02/15/1699/01  
ul. B. Głowackiego 4, 58-100 Świdnica, tel. 0503 997 848