


RZUT PROJEKTOWANEJ INSTALACJI CENTRALNEGO
OGRZEWANIA NA POZIOMIE KONDYGNACJI MIESZKALNEJ
SKALA 1:50

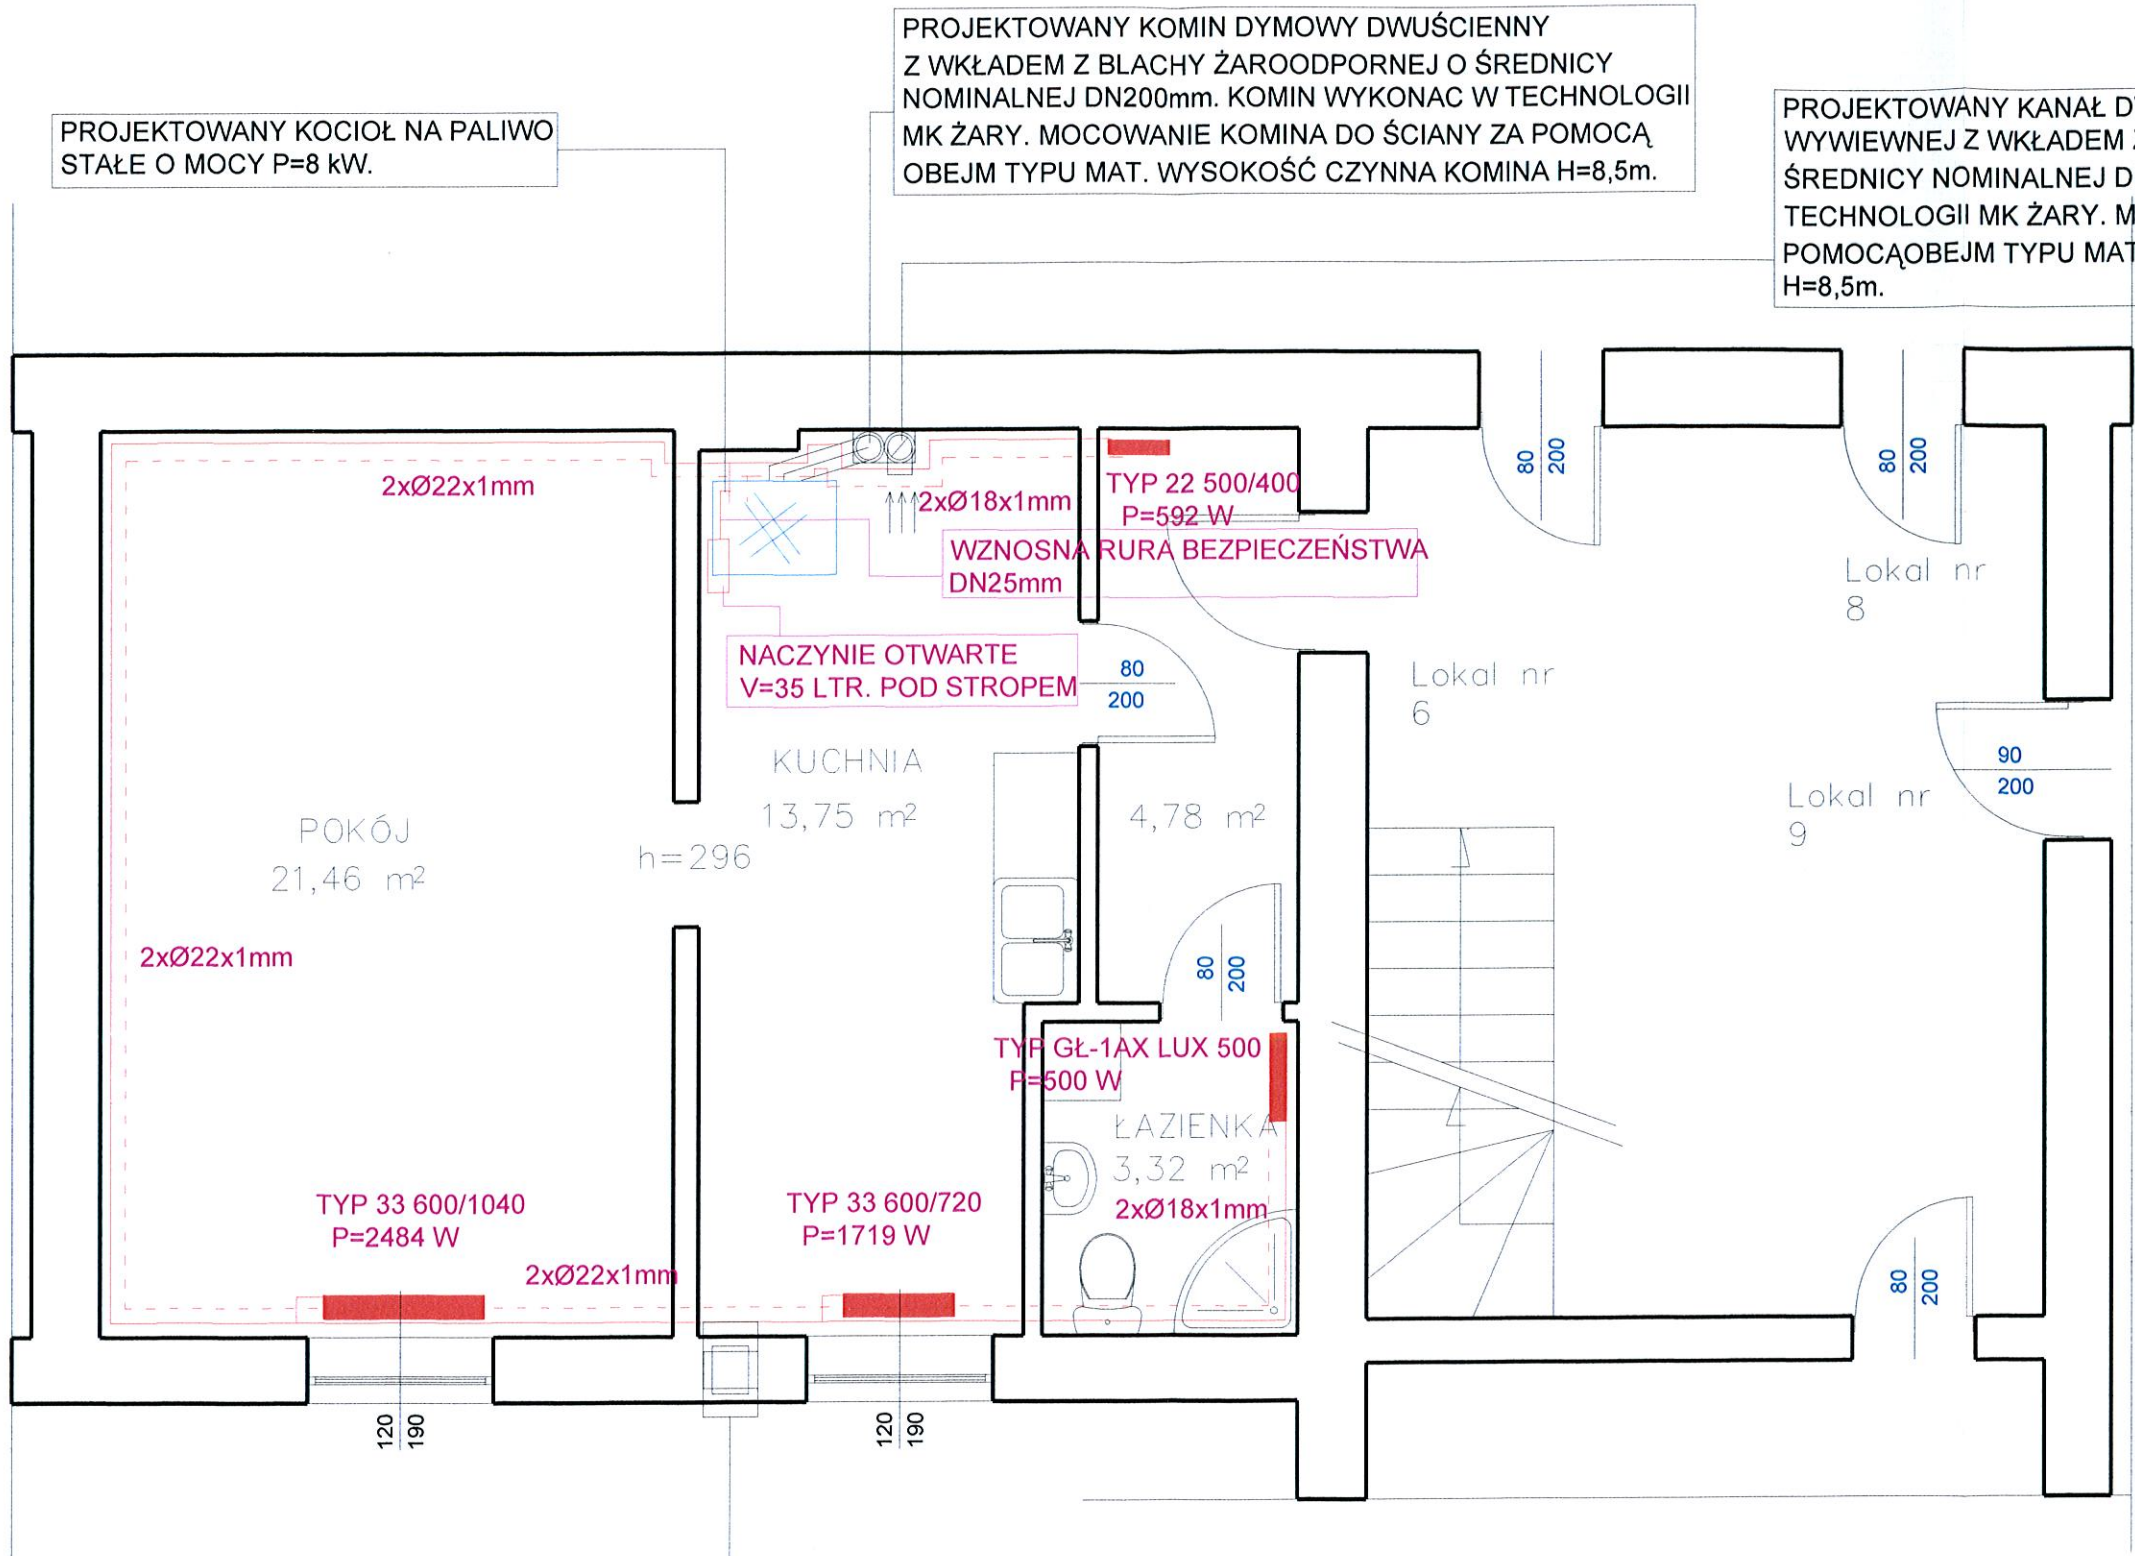

PROJEKTOWANY KOCIOŁ NA PALIWO
STAŁE O MOCY P=8 kW.

PROJEKTOWANY KOMIN DYMOWY DWUŚCIENNY
Z WKŁADEM Z BLACHY ŻAROODPORNEJ O ŚREDNICY
NOMINALNEJ DN200mm. KOMIN WYKONAC W TECHNOLOGII
MK ŻARY. MOCOWANIE KOMINA DO ŚCIANY ZA POMOCĄ
OBEJM TYPU MAT. WYSOKOŚĆ CZYNNA KOMINA H=8,5m.

PROJEKTOWANY KANAŁ DWUŚCIENNY WENTYLACJI
WYWIEWNEJ Z WKŁADEM Z BLACHY OCYNKOWANEJ O
ŚREDNICY NOMINALNEJ DN160mm. KANAŁ WYKONAC W
TECHNOLOGII MK ŻARY. MOCOWANIE KANAŁU DO ŚCIANY ZA
POMOCĄ OBEJM TYPU MAT. WYSOKOŚĆ CZYNNA KOMINA
H=8,5m.

PROJEKTOWANY KANAŁ WENTYLACJI NAWIEWNEJ
O WYMIARACH 12x35cm W SZCZYTOWEJ ŚCIANIE
BUDYNKU - UZBROIĆ OBUSTRONNIE W KRATKI BEZ
MOŻLIWOŚCI REGULACJI POŁA PRZEKROJU. KANAŁ
WYKONAĆ NA WYSOKOŚCI 30cm NAD POZIOMEM POSADZKI
W POMIESZCZENIU KUCHNI.

Projektant: mgr inż. PAWEŁ WÓJCIK
Uprawniony do projektowania bez ograniczeń
w specjalności instalacyjnej w zakresie sieci, instalacji
i urządzeń wodociągowych, kanalizacyjnych, ciepłych,
wentylacyjnych, klimatyzacyjnych i przepływowych.
Nr upr. NBGP.V-7342/3/11/97; DOŚW/1699/01
58-100 Świdnica, ul. Moniuszki 20/7, tel. 0503 997 848

BIURO PROJEKTOWE EKO - PROJEKT BIS
UL. MIESZKA I NR 33/13 ; 58-100 ŚWIDNICA

PROJEKTANT:
MGR INŻ. PAWEŁ WÓJCIK ; NR UPR. NBGP.V-7342/3/11/97

INWESTOR : GMINA ŚWIDNICA
UL. B. GŁOWACKIEGO NR 4 ; 58-100 ŚWIDNICA

TEMAT: BUDOWA INSTALACJI CENTRALNEGO
OGRZEWANIA WRAZ Z MONTAŻEM KOTŁA NA
PALIWO STAŁE O MOCY P=8 kW W LOKALU
MIESZKALNYM ZLOK. W PRZENNIE ; UL. DALEKA NR 2/6

SKALA
1 : 50
RYS. NR 3