


ZESTAWIENIE POMIESZCZEŃ PIWNICY

Nr	Nazwa pomieszczenia	Posadzka	Powierzch.[m2]
0.1	Klatka schodowa	pt. ceram.	4,37
0.2	Korytarz	panele	2,08
0.3	WC	panele	1,83
0.4	Pomieszczenie pomocnicze	pt. ceram.	4,53
0.5	Pomieszczenie pomocnicze	panele	16,04
0.6	Pomieszczenie pomocnicze	pt. ceram.	6,90
0.7	Pomieszczenie pomocnicze	panele	25,08
Razem powierzchnia netto			60,83
w tym:			
Powierzchnia użytkowa			1,83
Powierzchnia ruchu			6,45
Powierzchnia usługowa			52,55

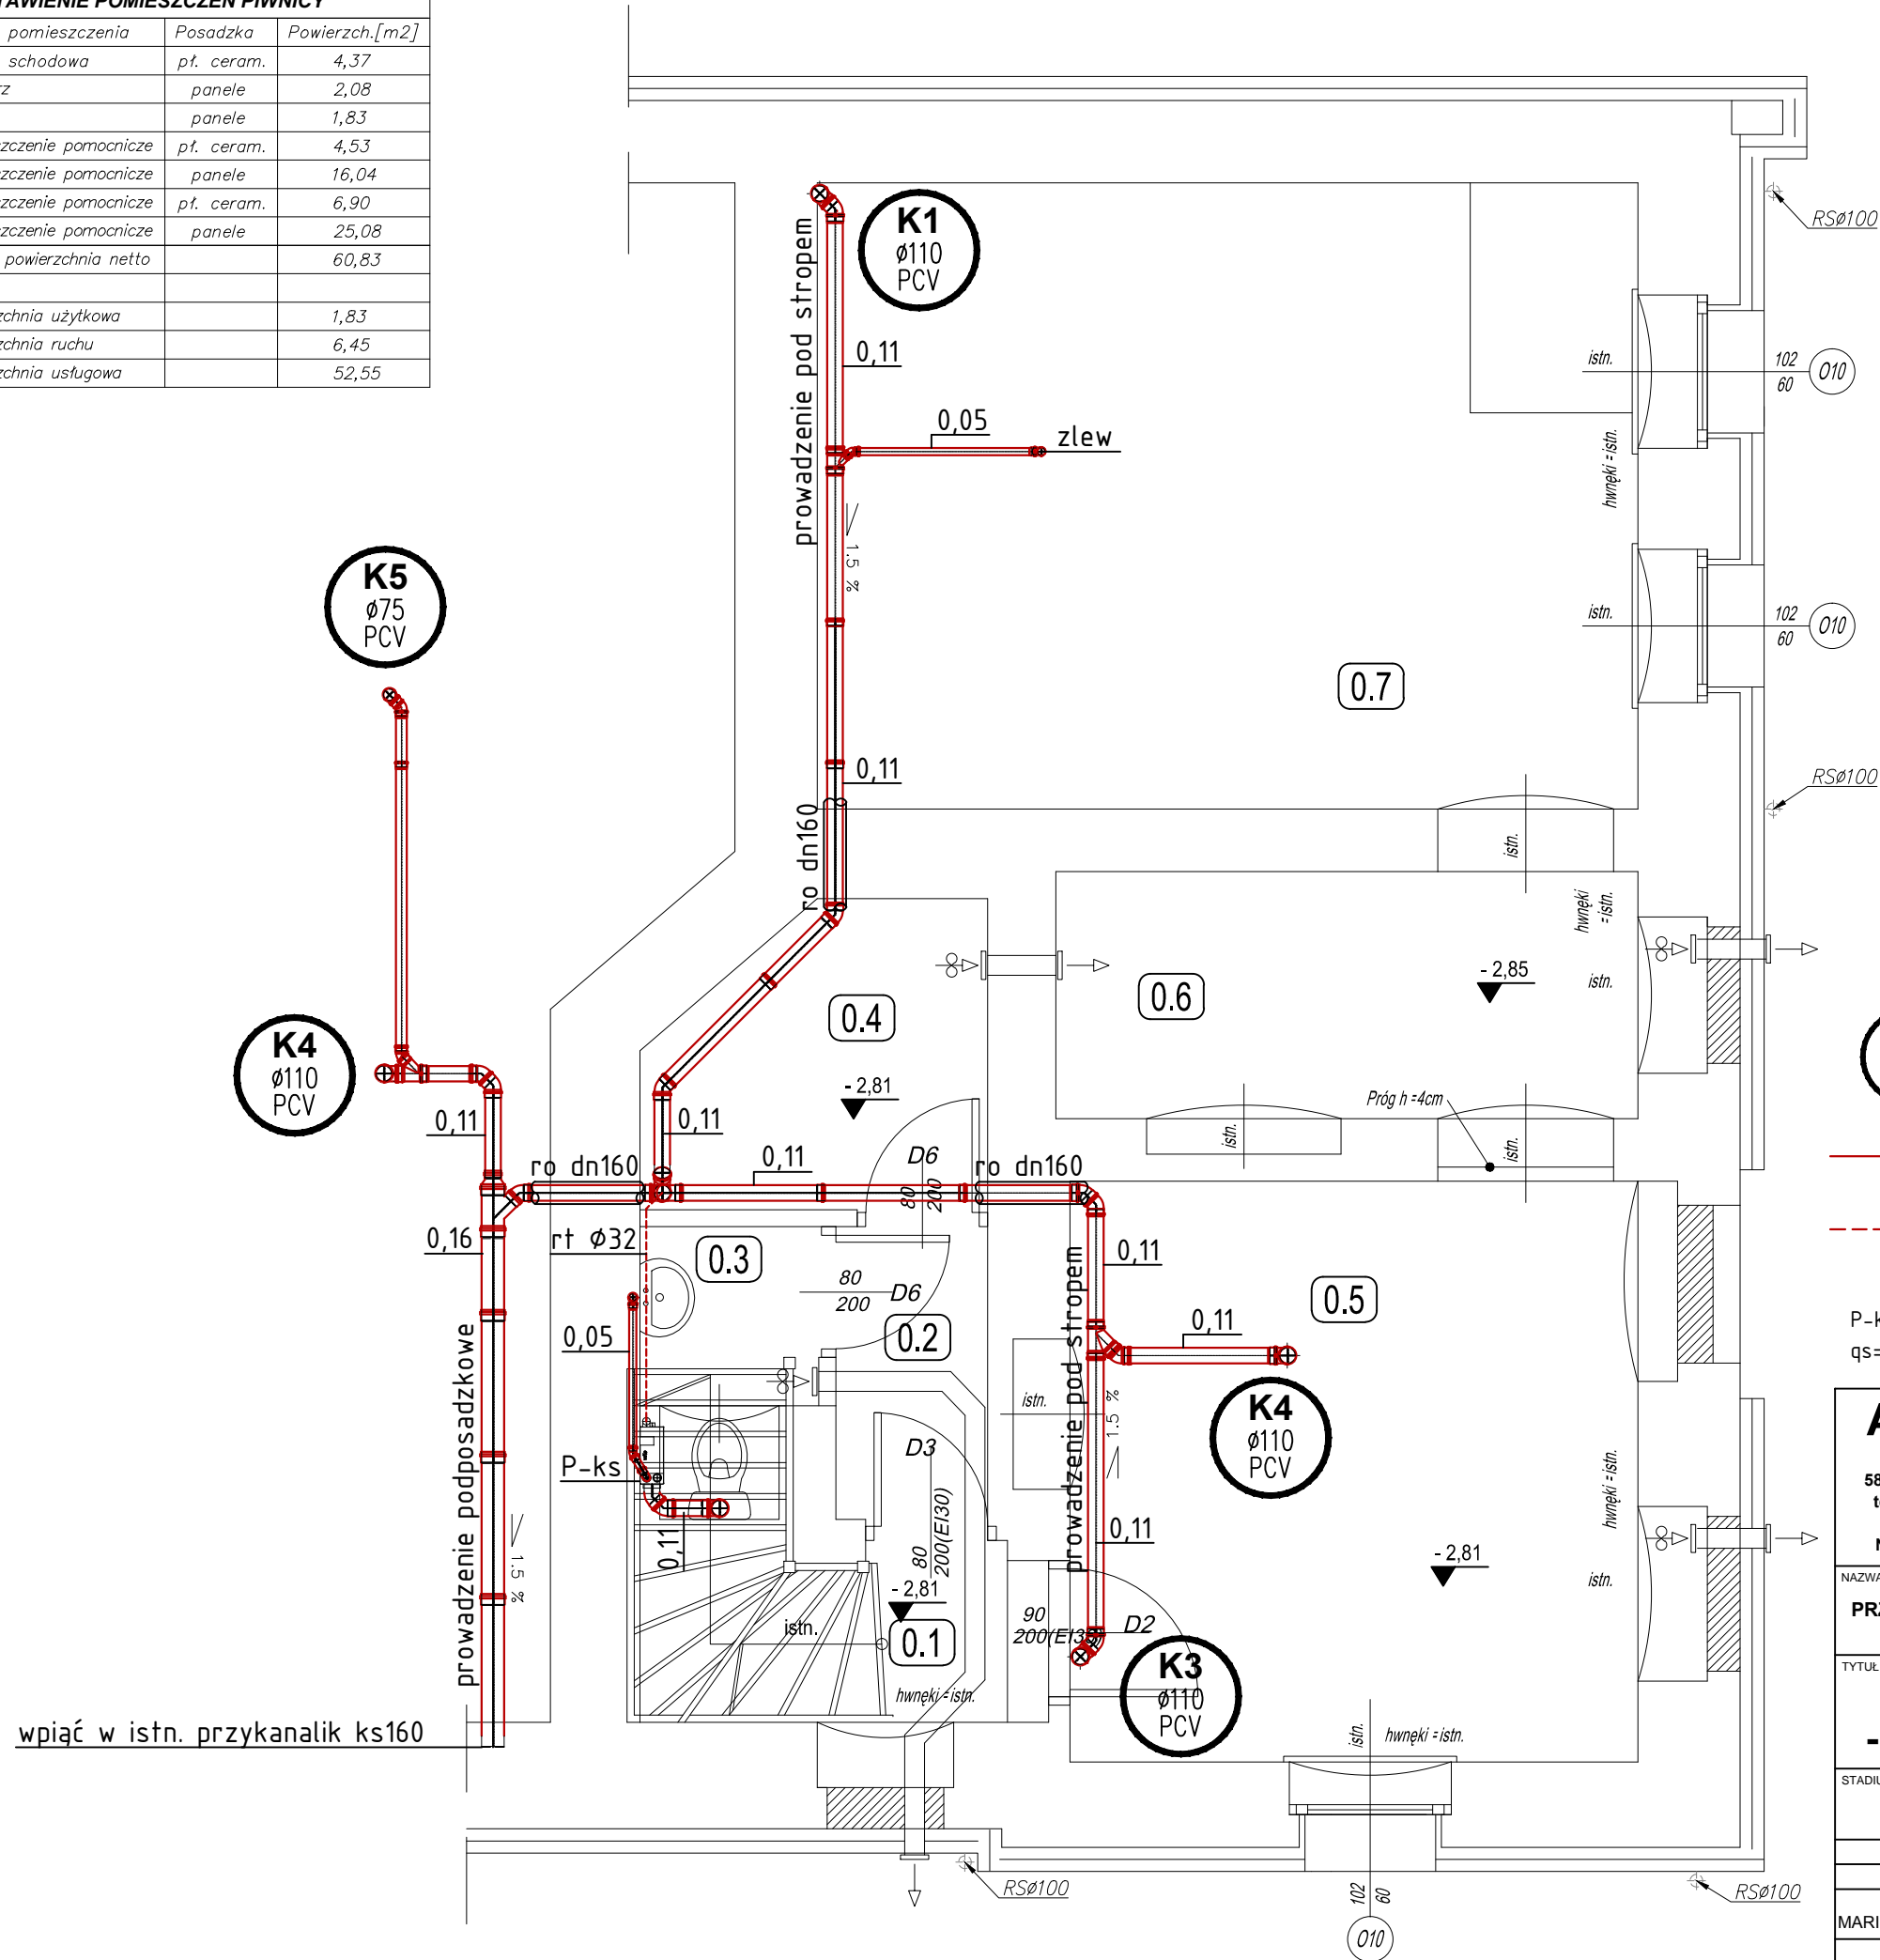

Oznaczenia:

- Ki 0,11 PCV** Pion kanalizacji sanitarnej wyprowadzony ponad dach zaopatrzony w wywiewkę dachową
- kanalizacja wew. PVC prowadzenie pod posadzką
- - -** kanalizacja wew. PVC prowadzenie pod stropem

P-ks-pompownia ścieków np. HiSewlift 3-15
 qs=0,9 l/s, H=4m, Ne=0.4kW, 1~230 V, 50 Hz, I=1.9A

ARCHIKON ROBERT KRYSPIAK 58 - 100 Świdnica, ul. Armii Krajowej 29/9 tel.: 74 - 85 - 20 - 600 lub 604 - 560 - 251 e-mail: biuro@archikon.net NIP: 884-154-62-33, Regon: 890647666		NR RYSUNKU IS-01
NAZWA I ADRES OBIEKTU BUDOWLANEGO PRZEBUDOWA BUDYNKU WIELORODZINNEGO W PSZENNIE ul. Zaczysze 1, dz.nr 110, 122 Obręb Pszenno AM 5		
TYTUŁ RYSUNKU RZUT PIWNICY -INSTALACJA KANALIZACJI		
STADIUM OPRACOWANIA PROJEKT BUDOWLANY		SKALA 1:50
IMIĘ I NAZWISKO	SPEC./NR UPRAWNIEN	DATA
PROJEKTANT mgr inż. MARIUSZ WAŚNIEWSKI spec. inst. sanitarne 108/DOŚ/06 12.2016		
SPRAWDZAJĄCY mgr inż. ANDRZEJ BURDYNOWSKI spec. inst. sanitarne 2517/93/2612/94 12.2016		