


Opis wentylatorów osiowych z łożyskami kulowymi uruchamianych wraz z oświetleniem
 W1- wentylator łazienkowy Φ 100; V=50m³/h,dP=25Pa,Ne=8W,U=230V

Opis wentylatorów rewersyjnych z odzyskiem ciepła na wym. ceramicznym np.TwinFresh RA-50-2/R-50-2
 WR- V=50m³/h,Ne=3W,U=230V

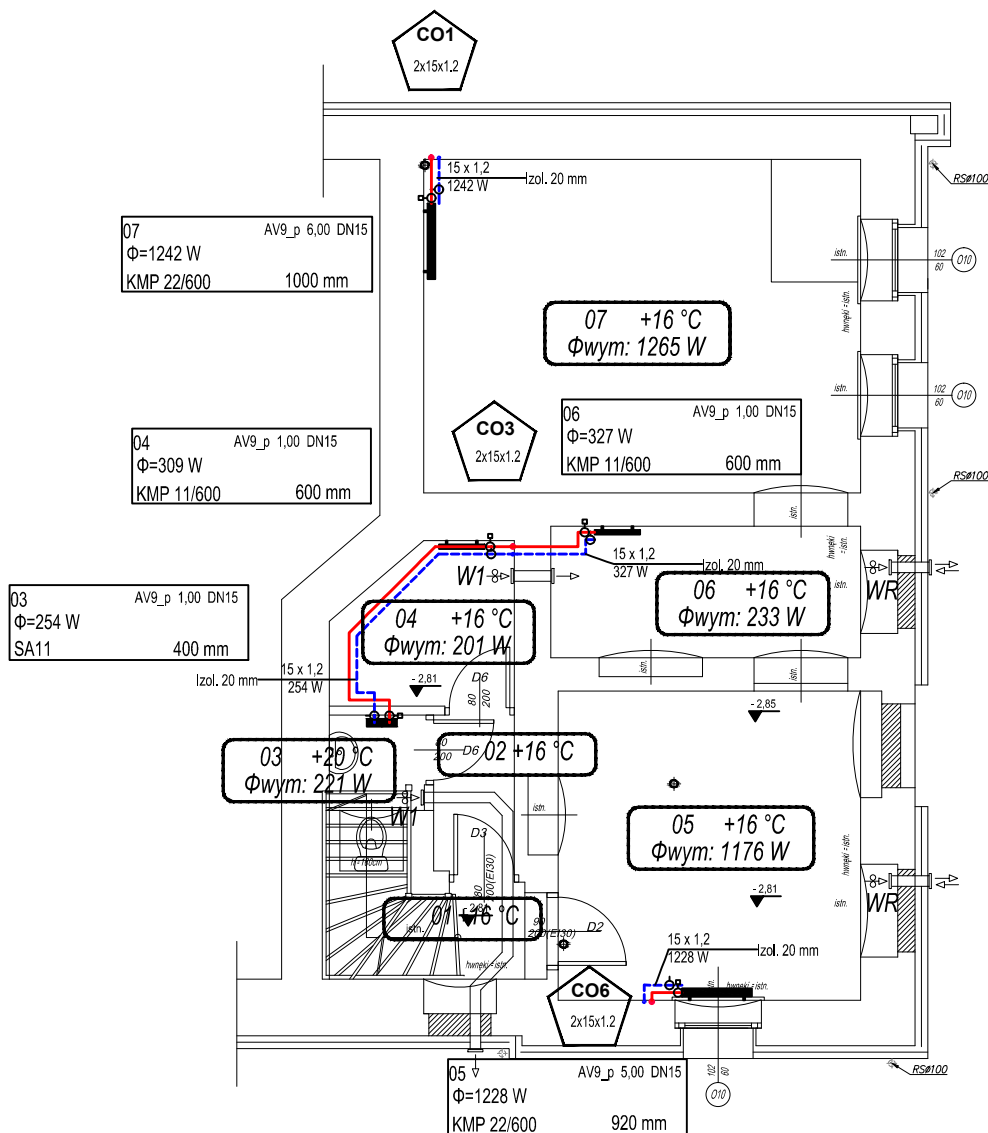

ZESTAWIENIE POMIESZCZEŃ PIWNICY

Nr	Nazwa pomieszczenia	Posadzka	Powierzch.[m ²]
0.1	Klatka schodowa	pt. ceram.	4,37
0.2	Korytarz	panele	2,08
0.3	WC	panele	1,83
0.4	Pomieszczenie pomocnicze	pt. ceram.	4,53
0.5	Pomieszczenie pomocnicze	panele	16,04
0.6	Pomieszczenie pomocnicze	pt. ceram.	6,90
0.7	Pomieszczenie pomocnicze	panele	25,08
Razem powierzchnia netto			60,83
w tym:			
Powierzchnia użytkowa			1,83
Powierzchnia ruchu			6,45
Powierzchnia usługowa			52,55

ARCHIKON

ROBERT KRYŚPIAK

58 - 100 Świdnica, ul. Armii Krajowej 29/9

tel.: 74 - 85 - 20 - 600 lub 604 - 560 - 251

e-mail: biuro@archikon.net

NIP: 884-154-62-33, Regon: 890647666

NR RYSUNKU

IS-07

NAZWA I ADRES OBIEKTU BUDOWLANEGO

PRZEBUDOWA BUDYNKU WIELORODZINNEGO W PSZENIE
 ul. Zacisze 1, dz.nr 110, 122 Obręb Pszenno AM 5

TYTUŁ RYSUNKU

RZUT PIWNICY -INSTALACJA C.O.

STADIUM OPRAWOWANIA

PROJEKT BUDOWLANY

SKALA

1:100

IMIĘ I NAZWISKO

SPEC./NR UPRAWNIENI

DATA

PODPIS

PROJEKTANT

mgr inż.
 MARIUSZ WAŚNIEWSKI

spec. inst. sanitarne
 108/DOS/06

12.2016

SPRAWDZAJĄCY

mgr inż.
 ANDRZEJ BURDYNOWSKI

spec. inst. sanitarne
 2517/93/2612/94

12.2016