


- Wn - wentylacja nawiewna typu Z ϕ 160, czerpnia 200cm od poziomu terenu, wylot max 20cm pod poziomem posadzki
- Ww - kratka wywiewna 7x14cm pod stropem
- kg - kurek gazowy Dn20
- fil - filtr gazu Dn20

WEWNĘTRZNA INST. GAZOWA- ROZWINIĘCIE

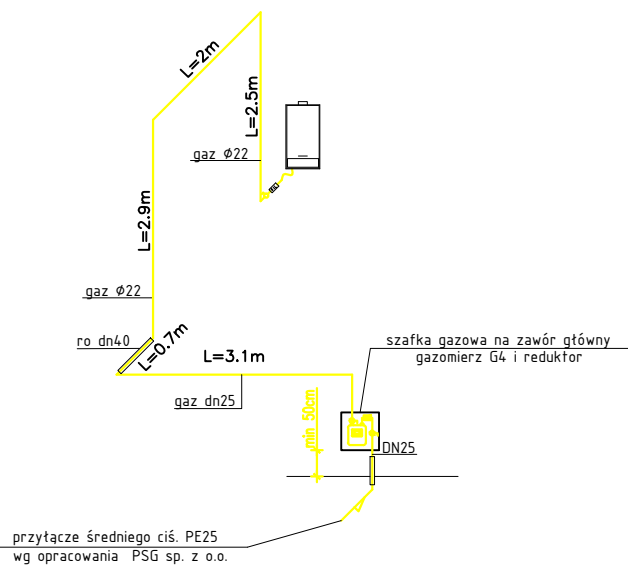

ARCHIKON

ROBERT KRYŚPIAK

58 - 100 Świdnica, ul. Armii Krajowej 29/9

tel.: 74 - 85 - 20 - 600 lub 604 - 560 - 251

e-mail: biuro@archikon.net

NIP: 884-154-62-33, Regon: 890647666

NR RYSUNKU

IS-10

NAZWA I ADRES OBIEKTU BUDOWLANEGO

PRZEBUDOWA BUDYNKU WIELORODZINNEGO W PSZENIE
ul. Zacisze 1, dz.nr 110, 122 Obręb Pszenno AM 5

TYTUŁ RYSUNKU

RZUT PARTERU
-INSTALACJA GAZU

STADIUM OPACOWANIA

PROJEKT BUDOWLANY

SKALA

1:100

IMIĘ I NAZWISKO	SPEC./NR UPRAWNIENI	DATA	PODPIS
PROJEKTANT			
mgr inż. MARIUSZ WAŚNIEWSKI	spec. inst. sanitarne 108/DOŚ/06	12.2016	
SPRAWDZAJĄCY			
mgr inż. ANDRZEJ BURDYNOWSKI	spec. inst. sanitarne 2517/93/2612/94	12.2016	