


ZESTAWIENIE POMIESZCZEŃ PIWNICY			
Nr	Nazwa pomieszczenia	Posadzka	Powierzch.[m2]
0.1	Klatka schodowa	pt. ceram.	4,37
0.2	Korytarz	panele	2,08
0.3	WC	panele	1,83
0.4	Pomieszczenie pomocnicze	pt. ceram.	4,53
0.5	Pomieszczenie pomocnicze	panele	16,04
0.6	Pomieszczenie pomocnicze	pt. ceram.	6,90
0.7	Pomieszczenie pomocnicze	panele	25,08
Razem powierzchnia netto			60,83
w tym:			
Powierzchnia użytkowa			1,83
Powierzchnia ruchu			6,45
Powierzchnia usługowa			52,55

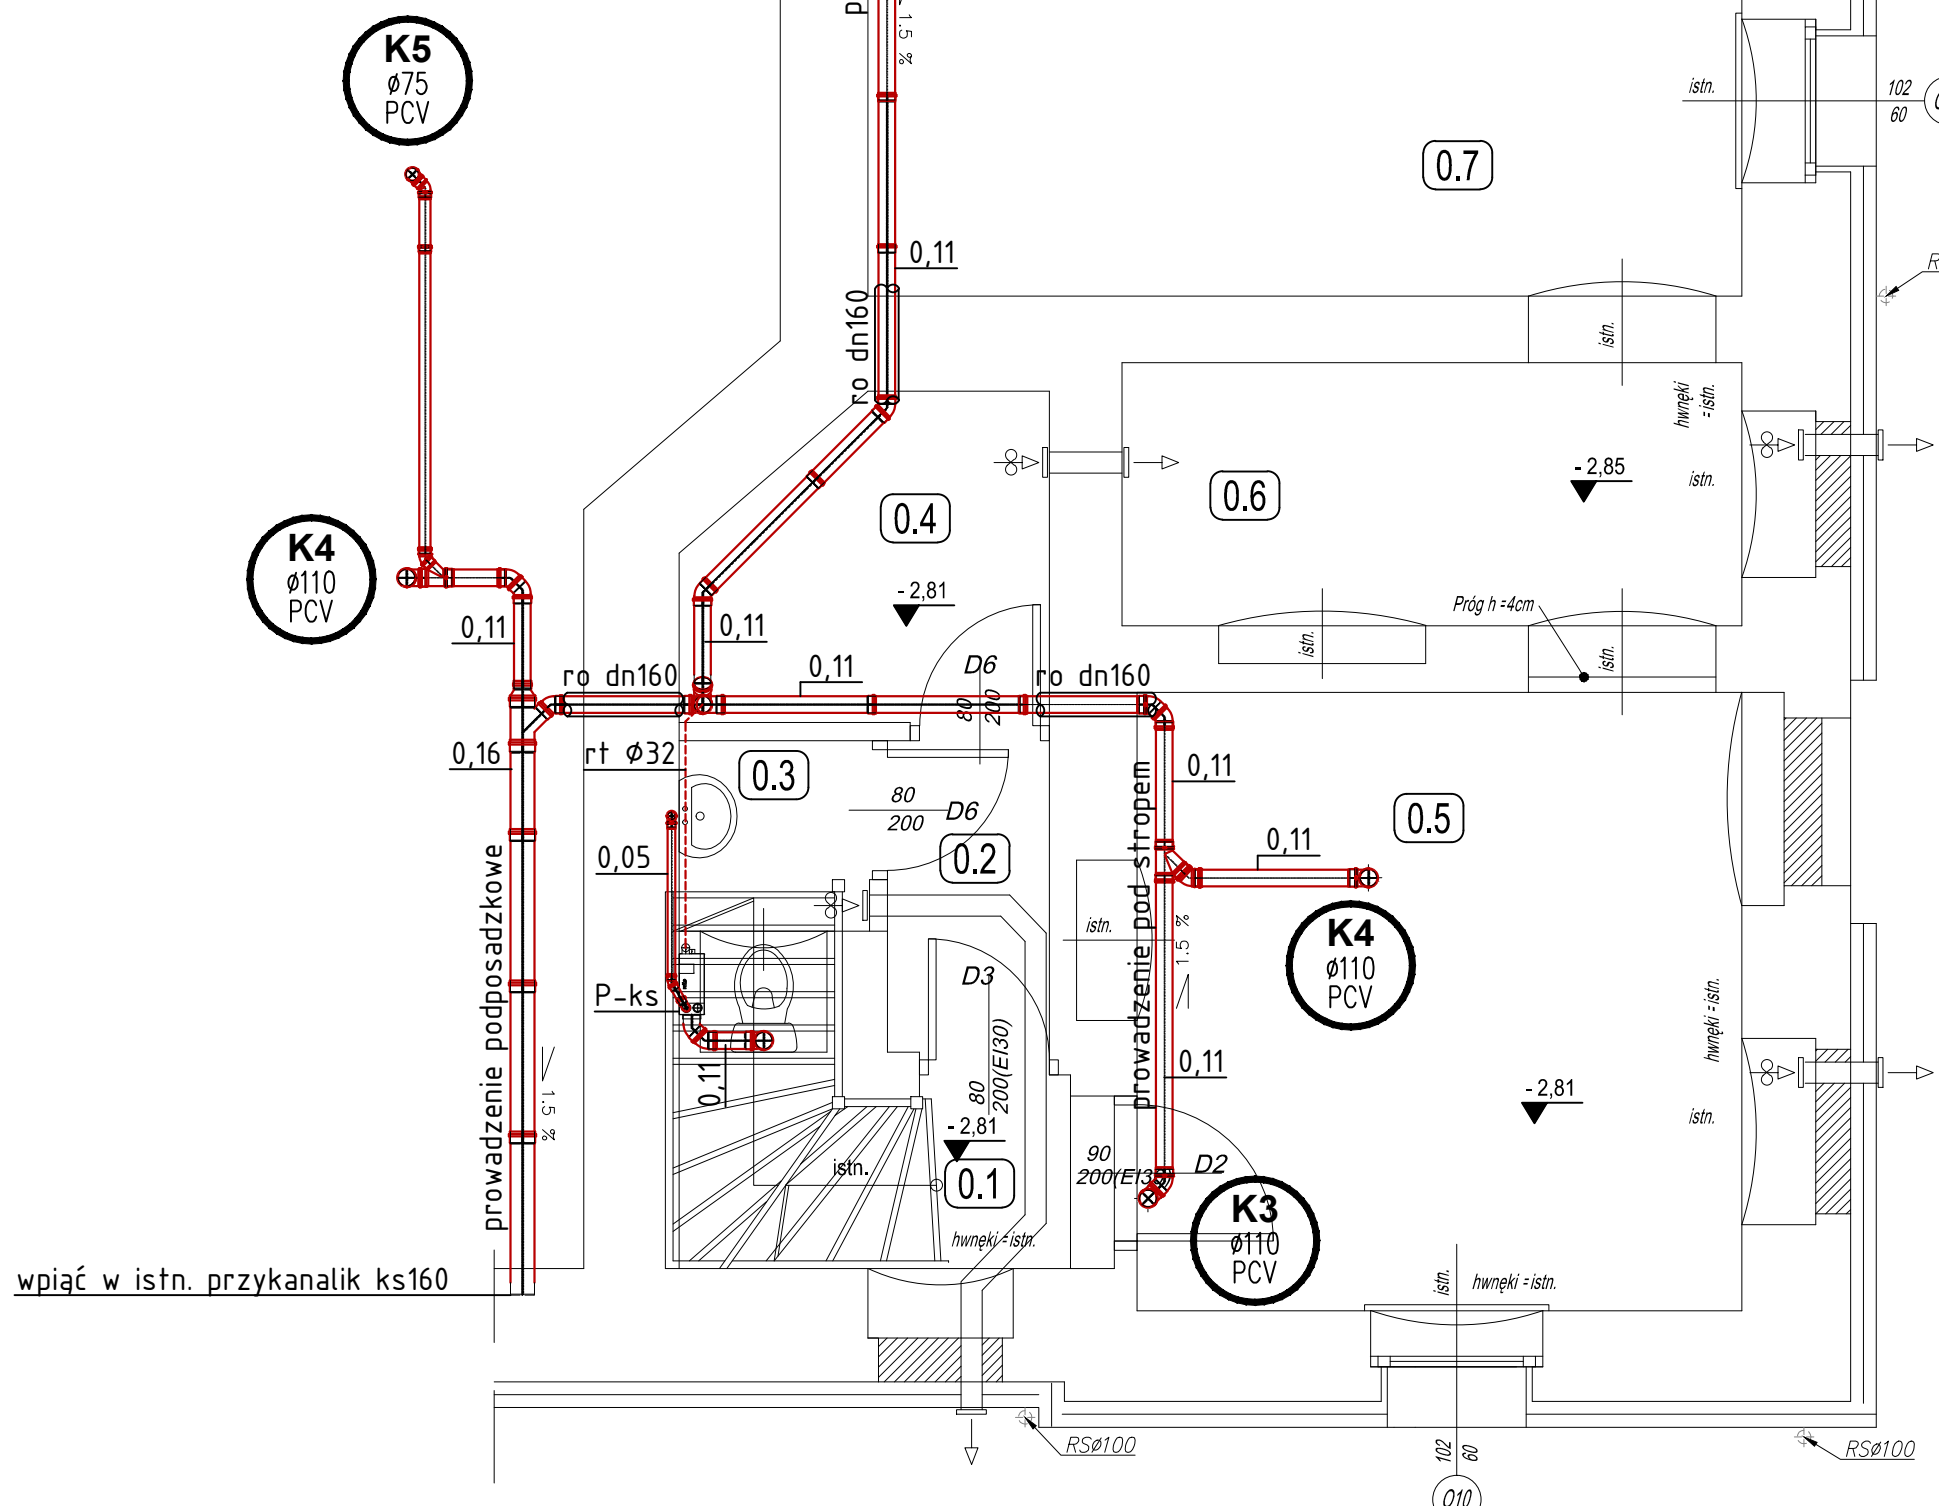

Oznaczenia:

- Ki** 0,11 PCV Pion kanalizacji sanitarnej wyprowadzony ponad dach zaopatrzony w wywiewkę dachową
- kanalizacja wew. PVC prowadzenie pod posadzką
- kanalizacja wew. PVC prowadzenie pod stropem

P-ks-pompownia ścieków np. HiSewlift 3-15
 qs=0,9 l/s, H=4m, Ne=0.4kW, 1-230 V, 50 Hz, I=1.9A

ARCHIKON ROBERT KRYSIAK 58 - 100 Świdnica, ul. Armii Krajowej 29/9 tel.: 74 - 85 - 20 - 600 lub 604 - 560 - 251 e-mail: biuro@archikon.net NIP: 884-154-62-33, Regon: 890647666		NR RYSUNKU IS-01
---	--	----------------------------

NAZWA I ADRES OBIEKTU BUDOWLANEGO
PRZEBUDOWA BUDYNKU WIELORODZINNEGO W PSZENIE
 ul. Zacisze 1, dz.nr 110, 122 Obręb Pszenno AM 5

TYTUŁ RYSUNKU
RZUT PIWNICY
-INSTALACJA KANALIZACJI

STADIUM OPRACOWANIA PROJEKT WYKONAWCZY		SKALA 1:50	
IMIĘ I NAZWISKO	SPEC./NR UPRAWNIEN	DATA	PODPIS
PROJEKTANT			
mgr inż. MARIUSZ WAŚNIEWSKI	spec. inst. sanitarne 108/DOŚ/06	01.2017	
SPRAWDZAJĄCY			
mgr inż. ANDRZEJ BURDYNOWSKI	spec. inst. sanitarne 2517/93/2612/94	01.2017	

BIS MARIUSZ NIEBUDEK

wpiąć w istn. przykanalik ks160