



Poziom porównawczy
200,00 m n.p.m.

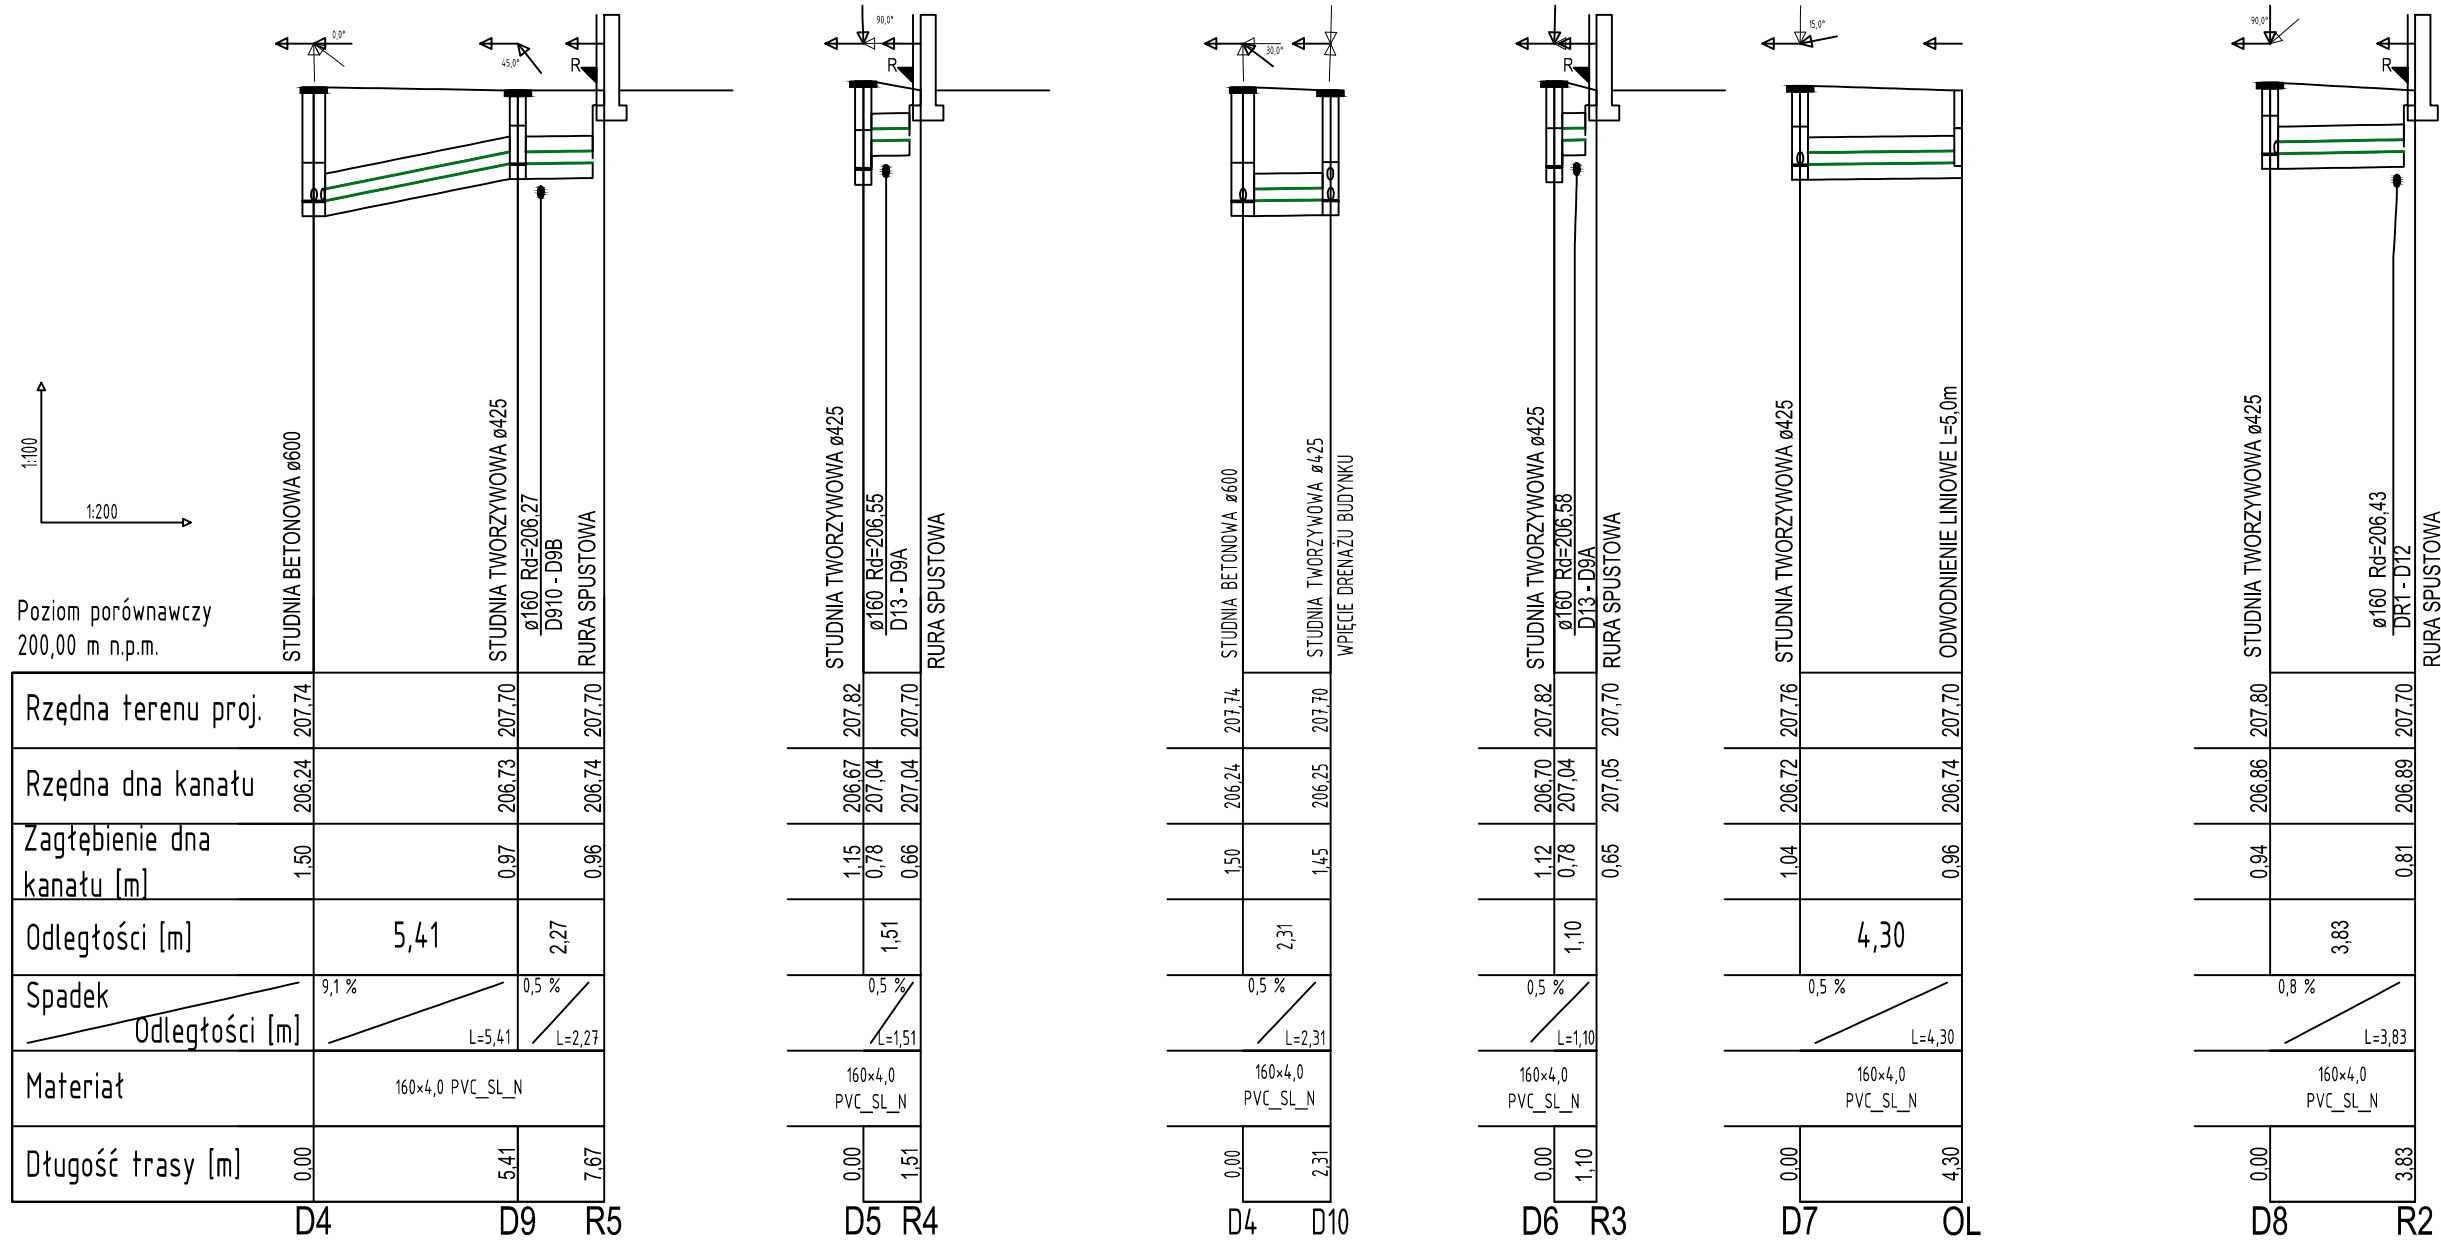

Przekrój przez wykop - kanalizacja deszczowa

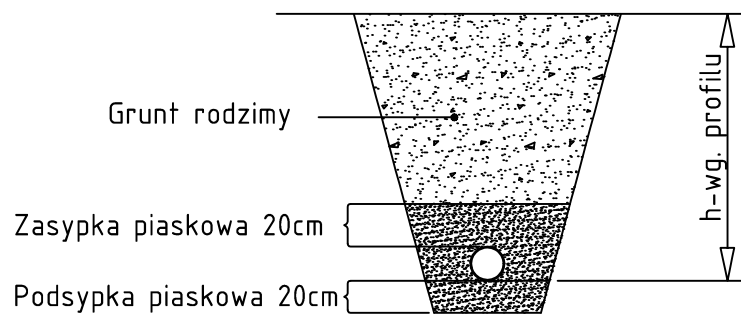

ARCHIKON ROBERT KRYSPIAK 58 - 100 Świdnica, ul. Armii Krajowej 29/9 tel.: 74 - 85 - 20 - 600 lub 604 - 560 - 251 e-mail: biuro@archikon.net NIP: 884-154-62-33, Regon: 890647666		NR RYSUNKU PZT/IS -03	
NAZWA I ADRES OBIEKTU BUDOWLANEGO PRZEBUDOWA BUDYNKU WIELORODZINNEGO W PSZENNIE ul. Zacisze 1, dz.nr 110, 122 Obręb Pszenno AM 5			
TYTUŁ RYSUNKU PROFILE PRZYKANALIKÓW KANALIZACJI DESZCZOWEJ			
STADIUM OPRACOWANIA PROJEKT ZAGOSPODAROWANIA TERENU		SKALA 1:100/200	
IMIĘ I NAZWISKO	SPEC./NR UPRAWNIENI	DATA	PODPIS
PROJEKTANT			
mgr inż. MARIUSZ WAŚNIEWSKI	spec. inst. sanitarne 108/DOŚ/06	12.2016	
SPRAWDZAJĄCY			
mgr inż. ANDRZEJ BURDYNOWSKI	spec. inst. sanitarne 2517/93/2612/94	12.2016	