



TEMAT: WYMIANA OPRAW ŚWIETLANYCH W

MIEJSCOWISCI LOTNIA DOLNA

Instalatorstwo Elektryczne
Roman Ródziewiczski
ul. Niepokleńscy 263/6
58-303 Wąbrzych

Inwestor:
Urząd Gminy Świdnica
ul. B. Głowackiego 4
58-100 Świdnica

PROJEKTOWAŁ: **KAZIMIERZ BIELIŃSKI** Bieliński

nr uprawnień: **VI-1/3/85/89**

Wykonanie, budowanie, do projektowania
Kierowanie robotami budowlanymi
biel.ograniczeń w sferze instalacji i urządzeń
w zakresie sieci, instalacji i urządzeń
elektrycznych i elektroenergetycznych
Nr ewid. UAN. VI-1/3/85/89

skala 1:1000

nr rysunku

data lipiec 2017

1

TEMAT: WYMIANA OPRAW OŚWIETLENIOWYCH W
MIEJSCOWOŚCI LUTOMIA DOLNA

Instalatorstwo Elektryczne
Roman Raddziejewski
ul. Niepodległości 263/6
58-303 Wałbrzych

Inwestor:
Urząd Gminy Świdnica
ul. B. Głowackiego 4
58-100 Świdnica

PROJEKTOWAŁ: inż. KAZIMIERZ BIELIŃSKI

Skala 1:1000

nr upraw.

Uprawnienia do projektowania
w zakresie sieci, instalacji i urządzeń
elektrycznych i elektroenergetycznych
Nr ewid. UAN/VI-f/3/85/89

nr rysunku

data lipiec 2017





TEMAT: WYMIANA BRAM OŚWIETLENIOWYCH W
MIEJSCOWOŚCI LUTOMIA DOLNA

Instalatorstwo Elektryczne
Roman Radziejewski
ul. Niepodległości 263/6
58-303 Wąbrzych

Inwestor:
Urząd Gminy Świdnica
ul. B. Głowackiego 4
58-100 Świdnica

PROJEKTOWAŁ: Kazimierz Bielinski

nr uprawnień: KAZIMIERZ BIELINSKI
uprawnienia budowlane do projektowania
i kierowania robotami budowlanymi
bez ograniczeń w specjalności instalacyjnej
w zakresie sieci, instalacji i urządzeń
elektrycznych i elektroenergetycznych
Nr ewid. UAN: VI-f/3/85/89

skala 1:1000

nr rysunku

data lipiec 2017

C3

100W wymiarowa LED2

100W wymiarowa LED2

100W wymiarowa LED2

100W wymiarowa LED2



TEMAT: WYMIANA OPRAW OŚWIECENIOWYCH W MIEJSCOWOŚCI LUTOMIA DOLNA	
Instalatorstwo Elektryczne Roman Radziejewski ul. Niepodległości 263/6 58-303 Wąbrzych	Inwestor: Urząd Gminy Świdnica ul. B. Dąwackiego 4 58-100 Świdnica
PROJEKTOWAŁ: Kazimierz Bieliński nr upraw. KAZIMIERZ BIELIŃSKI Uprawnienia budowlane do projektowania i kierowania robotami budowlanymi bez ograniczeń w specjalności instalacyjnej elektrycznych i elektroenergetycznych Nr ewid. UAN.VI-f/3/85/89	skala 1:1000 nr rysunku CA
data lipiec 2017	

TEMAT: WYMIANA OPRAW OŚWIETLENIOWYCH W
MIEJSCOWOŚCI LUTOMIA DOLNA

Instalatorstwo Elektryczne
Roman Radziejewski
ul. Niepodległości 263/6
58-303 Wałbrzych

Inwestor:
Urząd Gminy Świdnica
ul. Piłsudskiego 4
58-100 Świdnica

PROJEKTOWAŁ: Kaziemierz Bielinski


nr upraw. UAN.VI-1-73/85/89

inż. KAZIMIERZ BIELIŃSKI
Uprawnienia budowlane do projektowania
i kierowania robotami budowlanymi
bez ograniczeń w specjalności instalacyjnej
w zakresie sieci, instalacji i urządzeń
elektrycznych i elektroenergetycznych
Nr ewid. UAN.VI-1/3/85/89

data lipiec 2017

CS
nr rysunku

Skala 1:1000

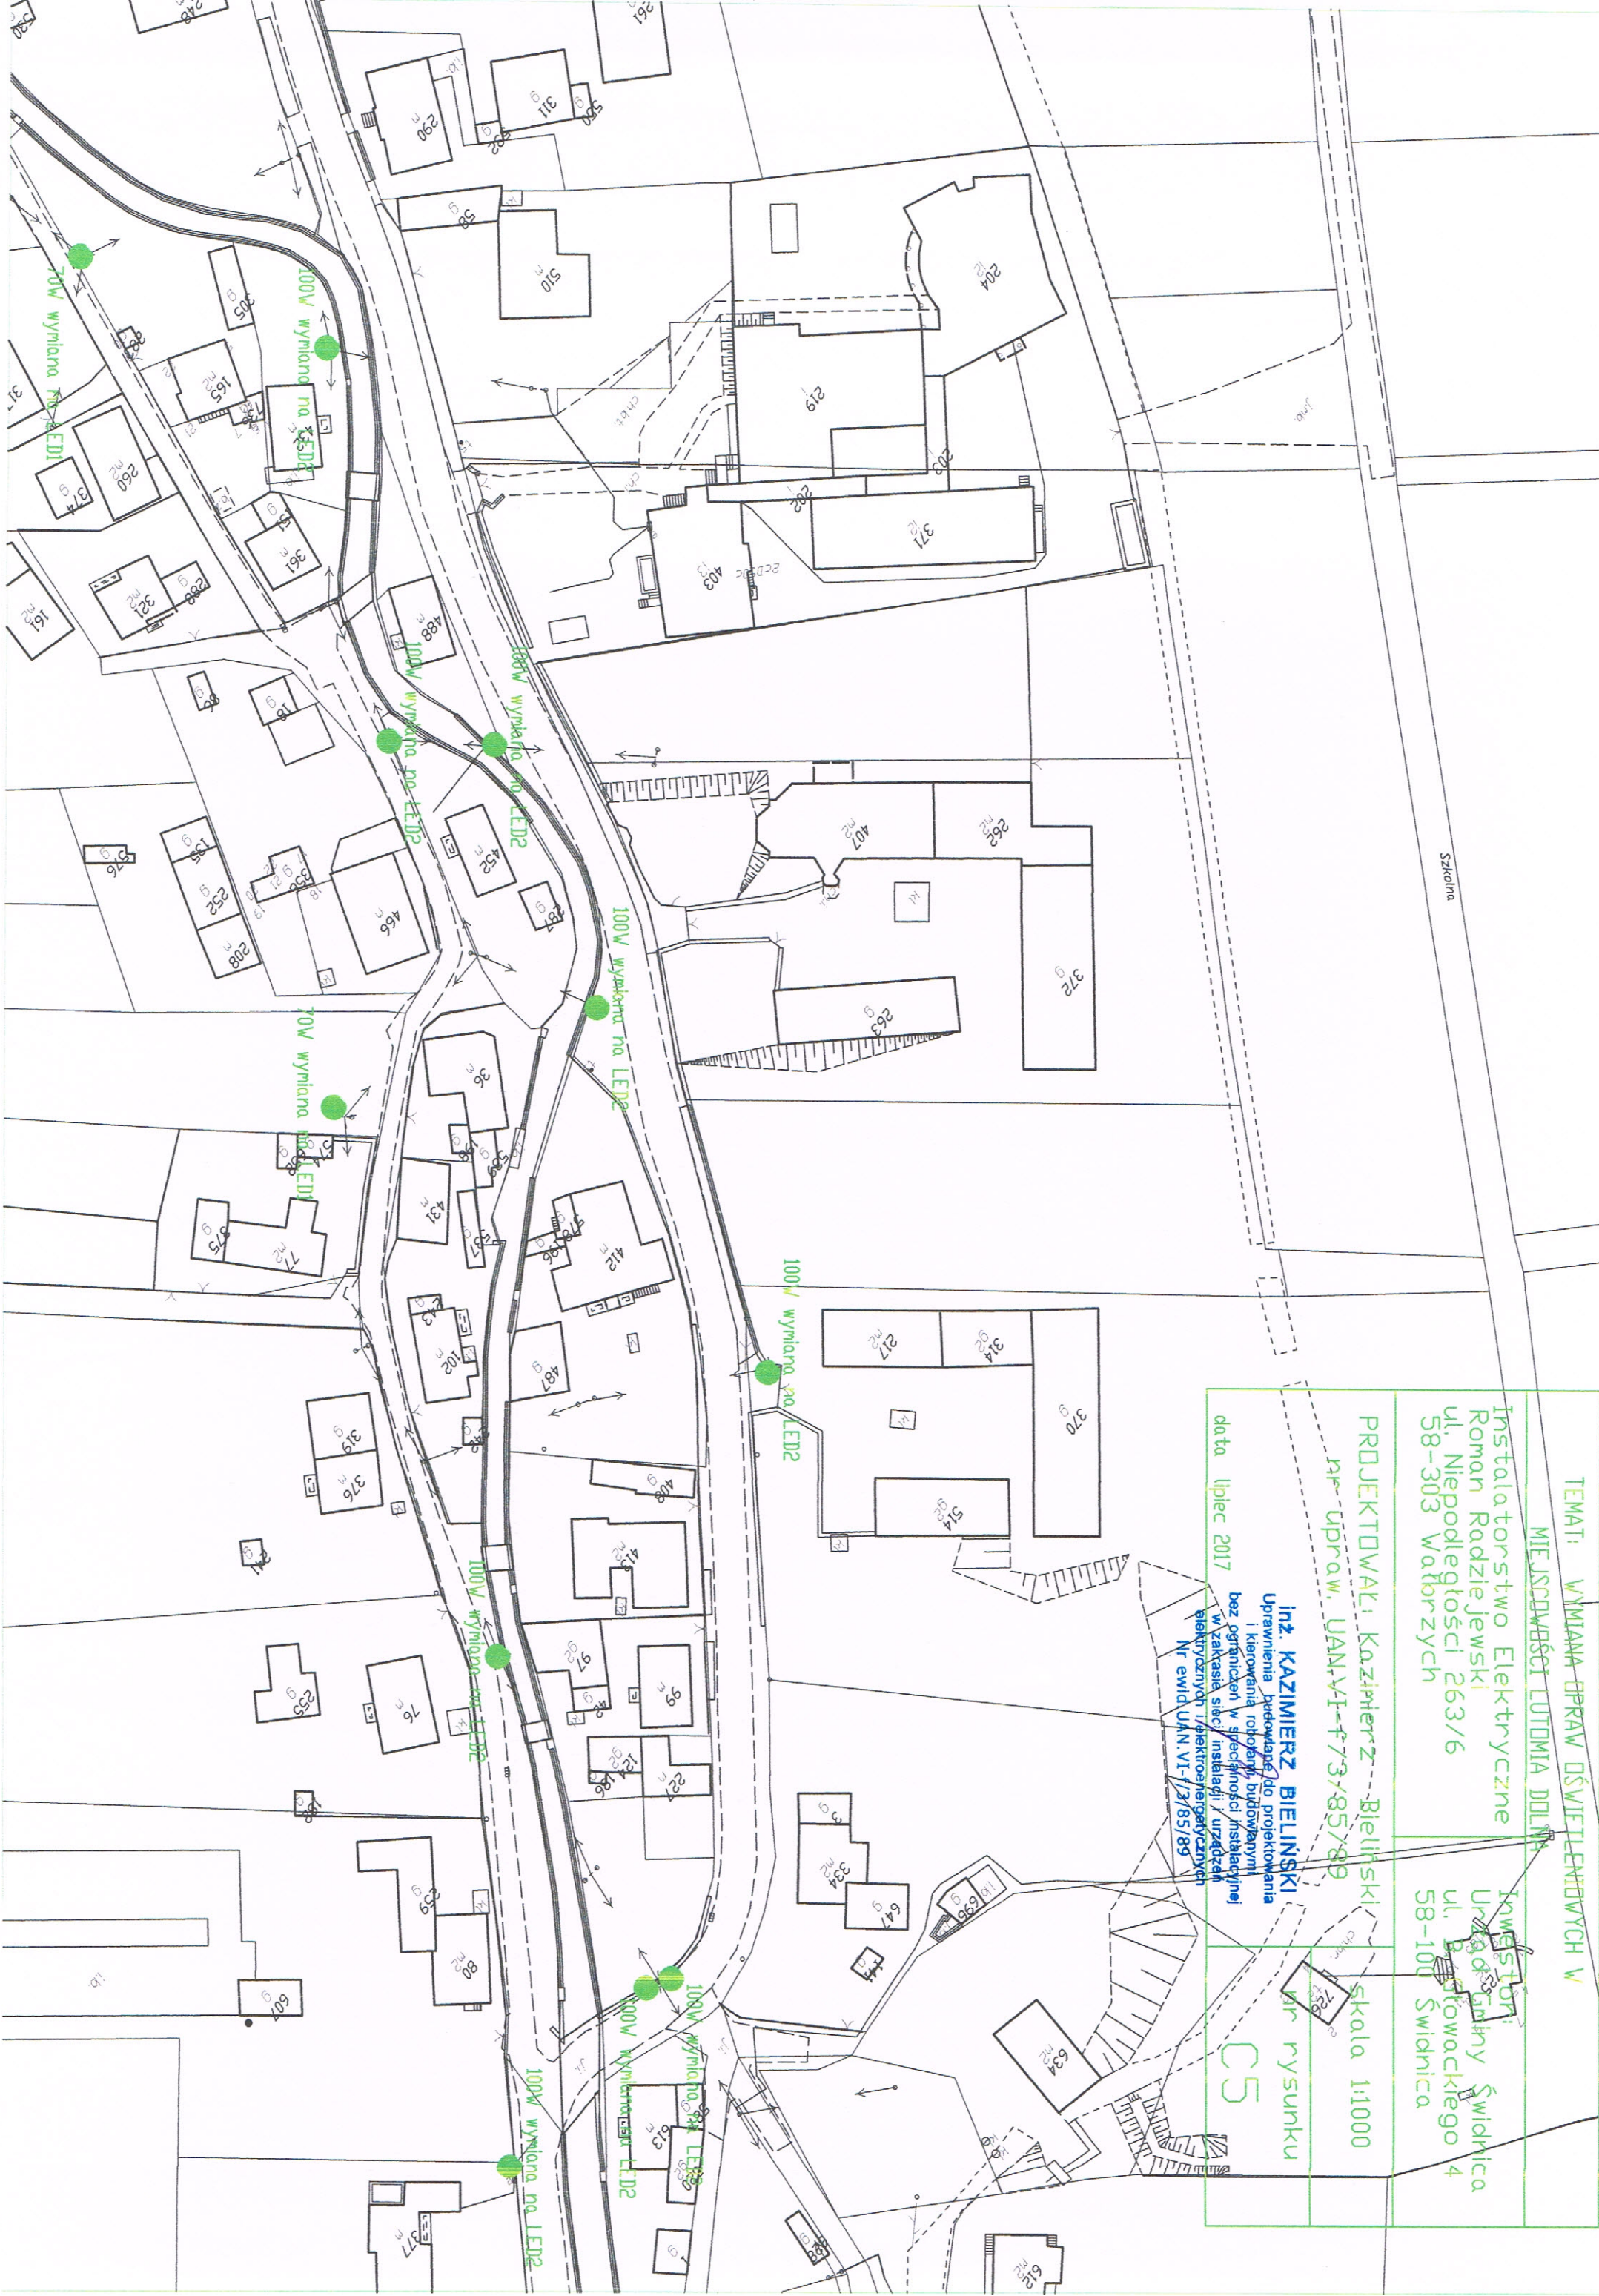



TEMAT: WYMIANA OPRAW OŚWIELENIOWYCH W MIEJSCOWOŚCI LUTOMIA DOLNA		
Instalatorstwo Elektryczne Roman Radziejewski ul. Niepodległości 263/6 58-303 Wałbrzych	Inwestor: Urząd Gminy Świdnica ul. B. Głowackiego 4 58-100 Świdnica	
PROJEKTOWAŁ: Kazimierz Bieliński nr upraw. UAN. KAZIMIERZ BIELIŃSKI Uprawnienia budowlane do projektowania i kierowania robotami budowlanymi bez ograniczeń w specjalności instalacyjnej w zakresie sieci, instalacji i urządzeń elektrycznych i elektroenergetycznych Nr ewid. UAN. VI-f/3/85/89	skala 1:1000	
	nr rysunku	C6
data lipiec 2017		

70W wymiana na LED

TEMAT: WYMIANA OPRAW OŚWIETLENIOWYCH W MIEJSCOWOŚCI LUTOMIA DOLNA		Instalatorstwo Elektryczne Roman Radziejewski ul. Niepodległości 263/6 58-303 Watorzyc		Investor: Urząd Gminy Świdnica ul. B. Głowackiego 4 58-100 Świdnica	
PROJEKTOWAŁ: Kazimierz Bieliński nr upraw. UAN.VI-f/3/85/89 Uprawnienia budowlane do projektowania i kierowania robotami budowlanymi bez ograniczeń w specjalności instalacyjnej w zakresie sieci, instalacji i urządzeń elektrycznych i elektroenergetycznych Nr ewid. UAN.VI-f/3/85/89		skala 1:1000 nr rysunku 07		data lipiec 2017	



TEMAT: WYMIANA OPRAW OŚWIETLENIOWYCH
MIEJSCOWOŚĆ: LUTOMIA, DIELNA

Instalatorstwo Elektryczne
Roman Radziejewski
ul. Niepodległości 262/6
58-303 Wąkoszyce


Inwestor:
Urząd Gminy Świdnica
ul. B. Głowackiego 4
58-100 Świdnica


PROJEKTOWAŁ: KAZIMIERZ BIELIŃSKI
ul. KAZIMIERZA BIELIŃSKA 1-1500

nr upraw. UAN.VI
Pracownia Budowlana do projektowania
i kierowania robotami budowlanymi
bez ograniczeń w specjalności instalacyjnej
w zakresie sieci, instalacji i urządzeń
elektrycznych i elektroenergetycznych
Nr ewid. UAN.VI-F/3/85/89

data: lipiec 2017

C8

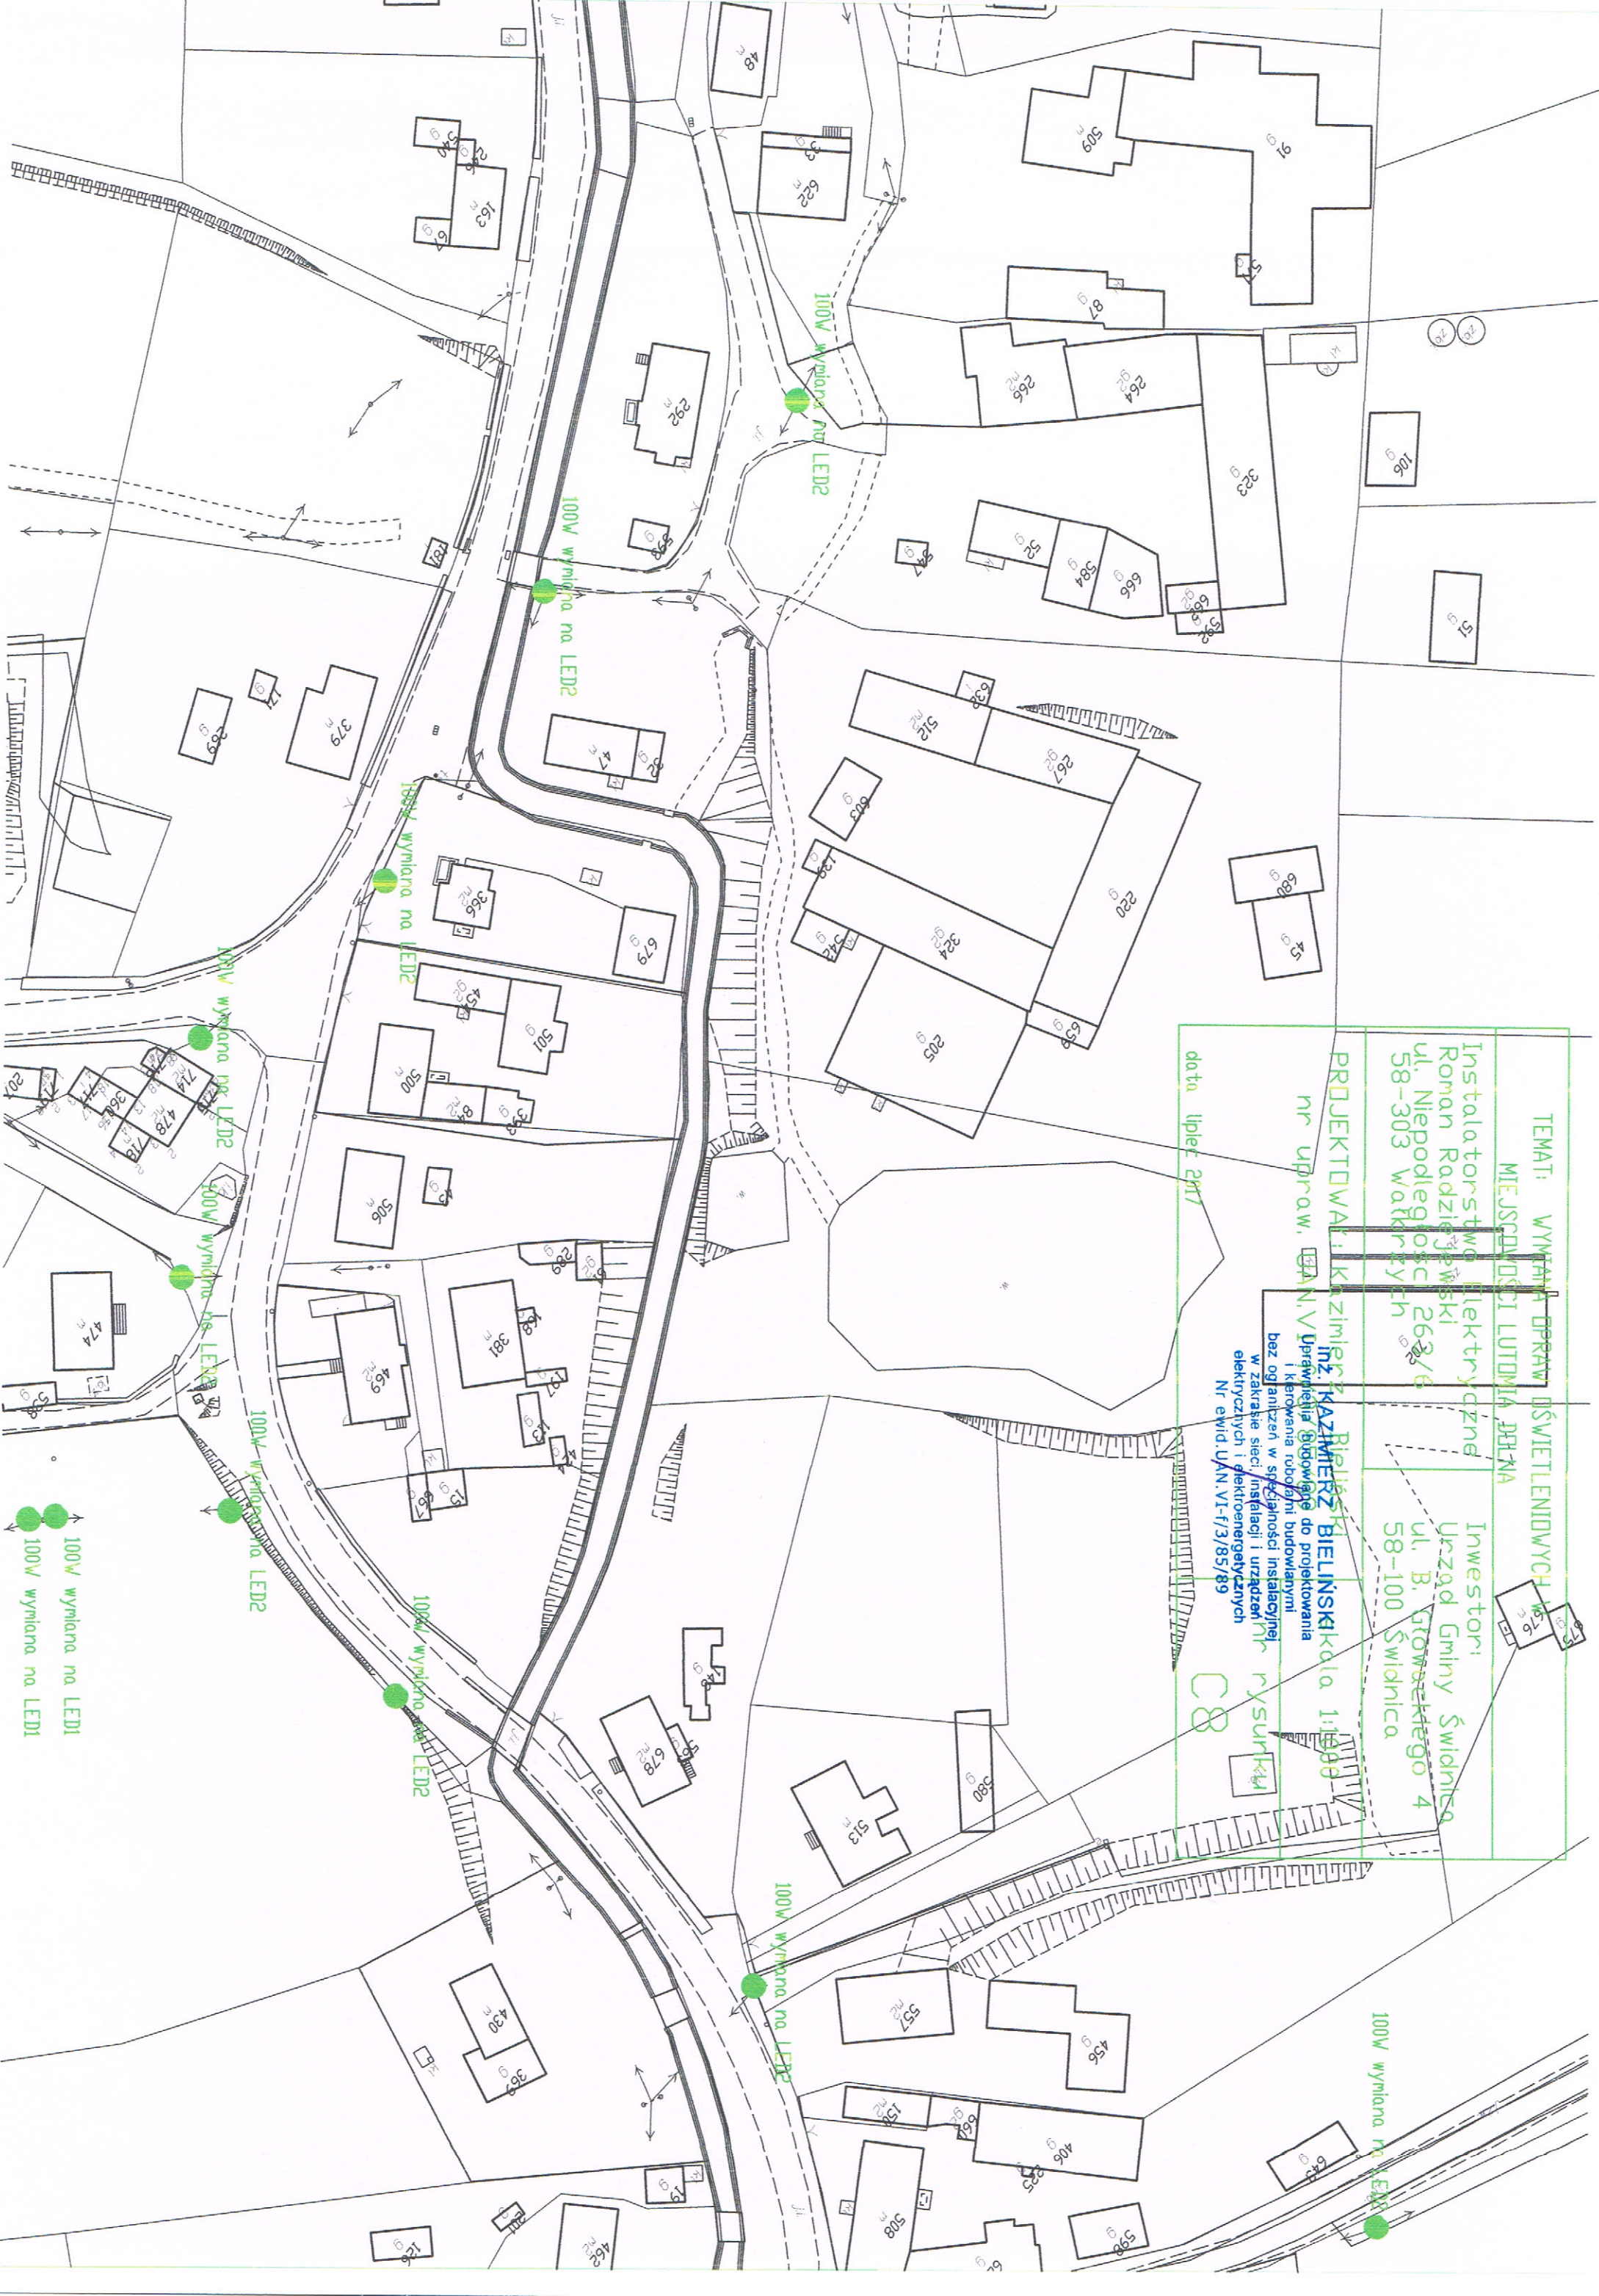

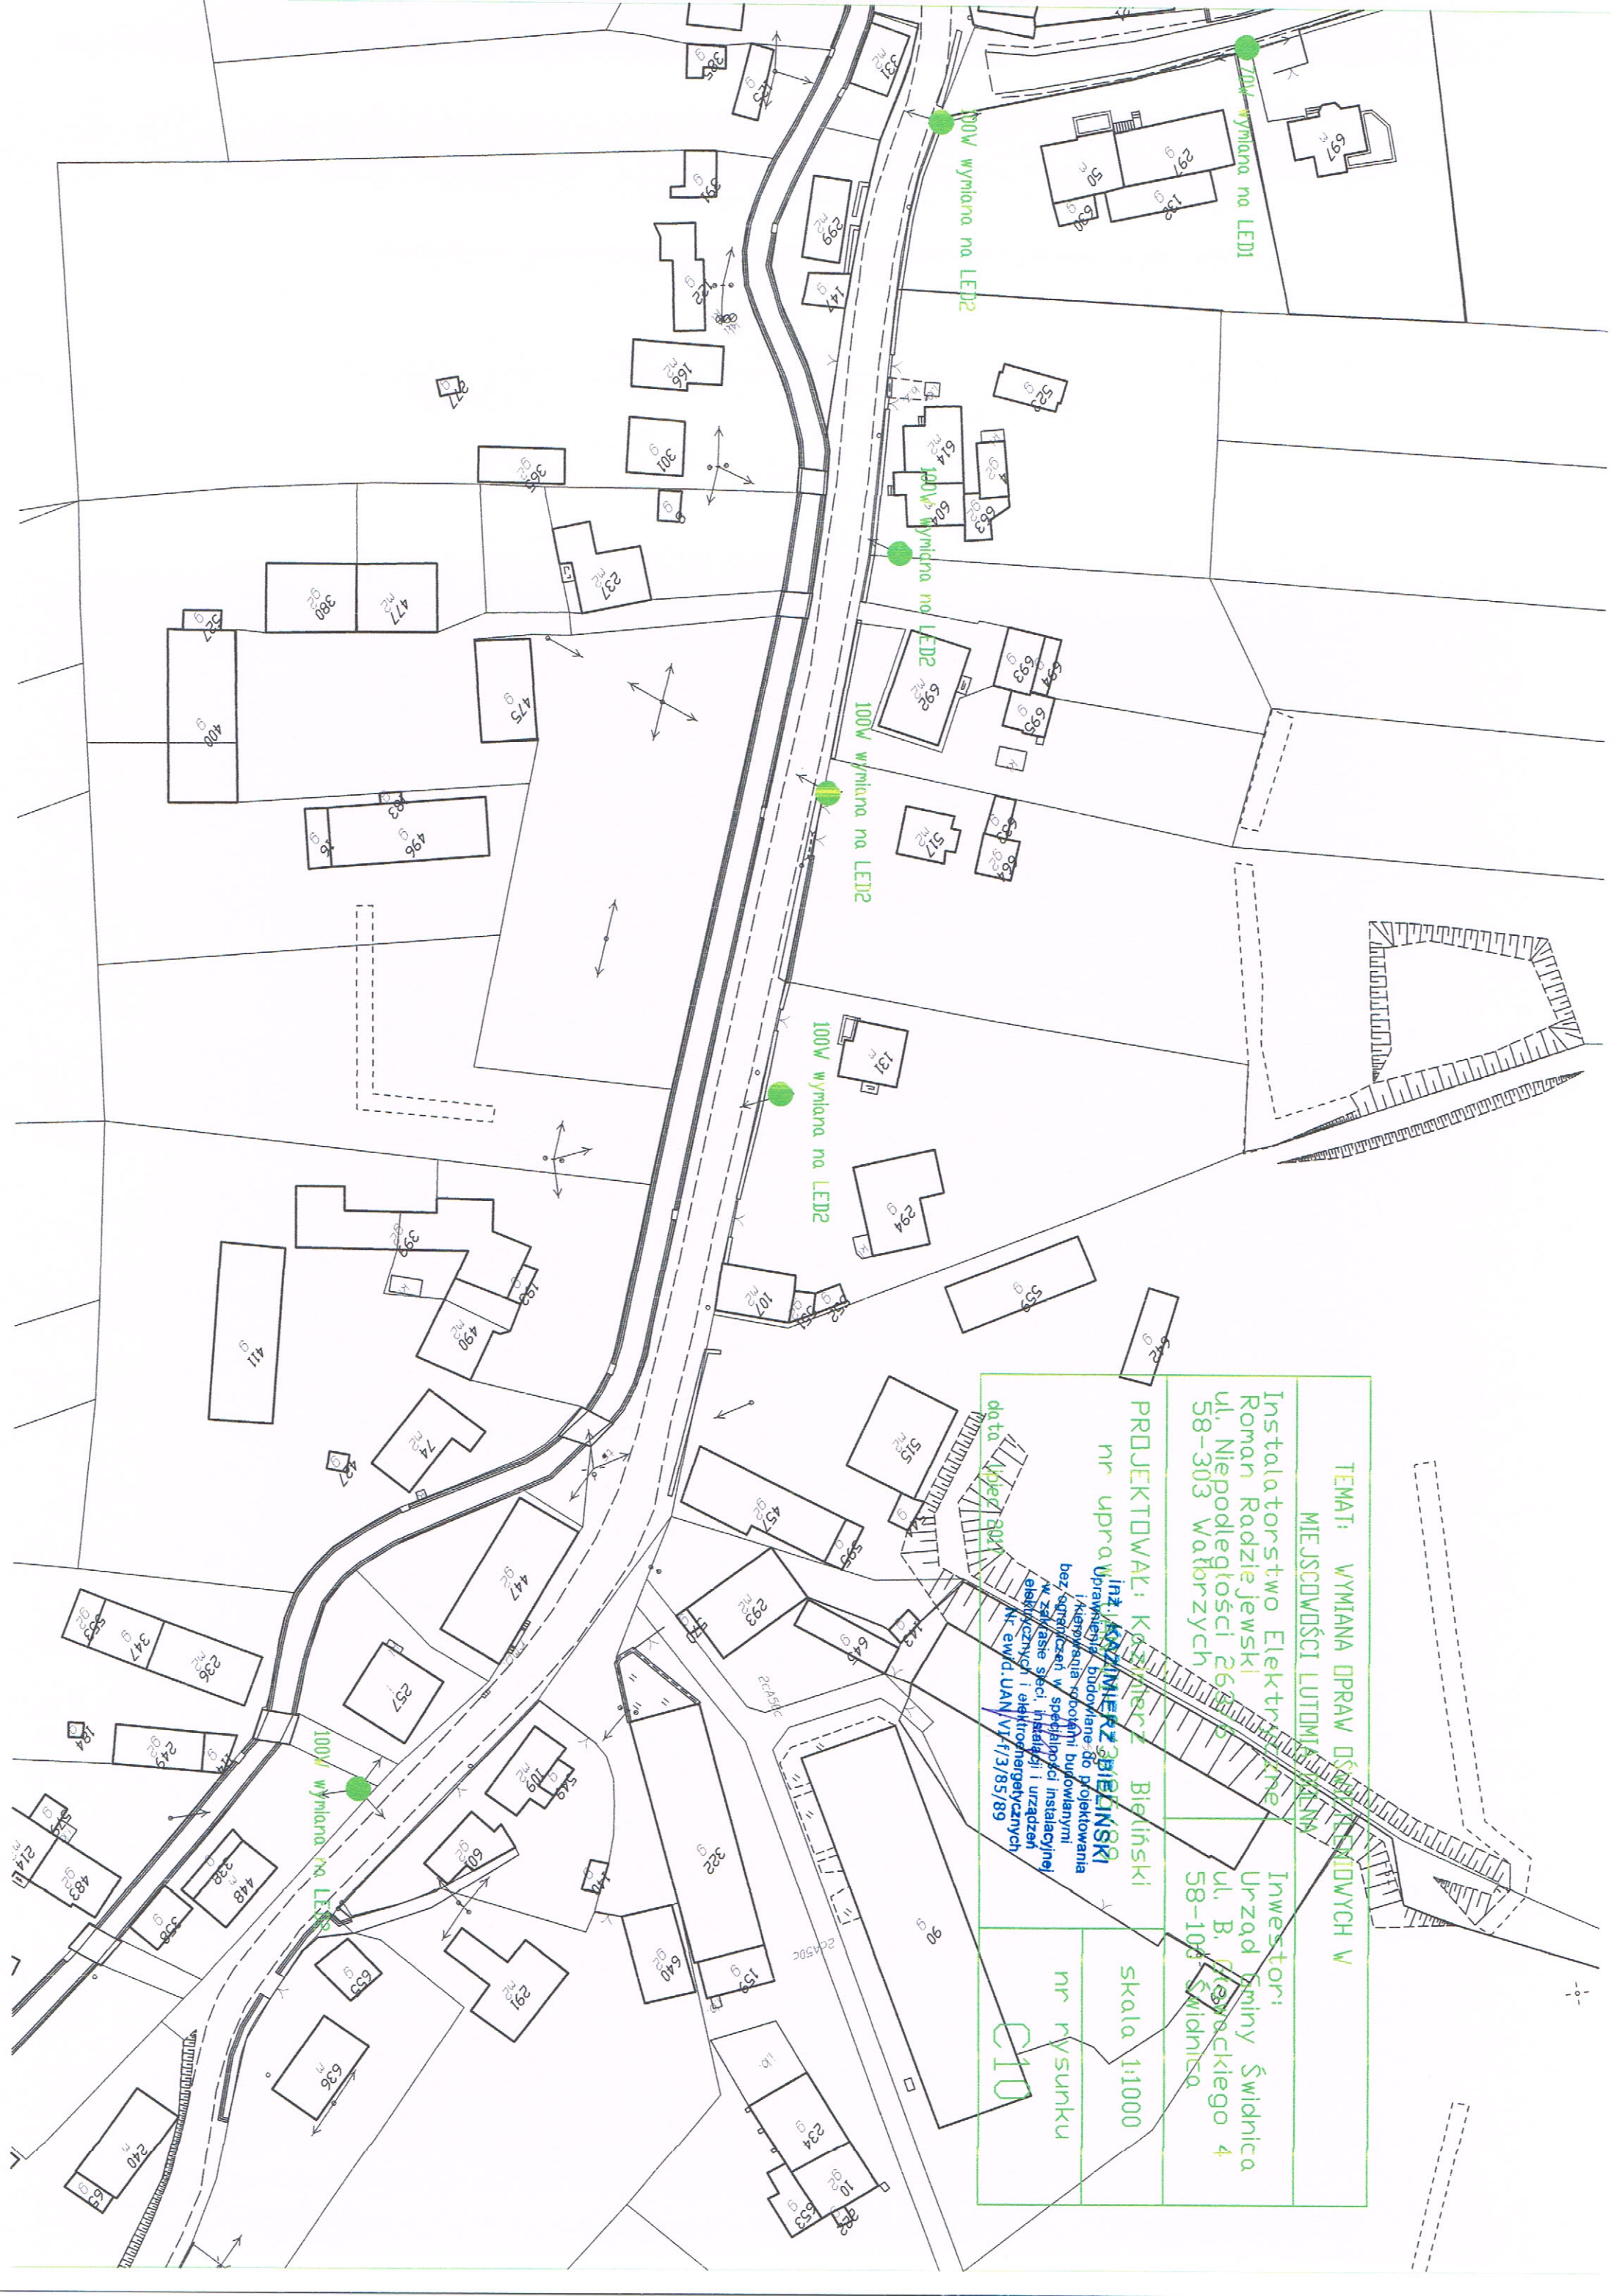

TEMAT: WYMIANA PRAW DZIAŁALNOŚCI W
MIEJSCOWOŚCI LUTOMIA WIEJNA


Instalatorstwo Elektryczne
Roman Radziejewski
ul. Niepodległości 262/15
58-303 Wątorzych

Investor:
Urząd Gminy Świdnica
ul. B. Pockiego 4
58-106 Świdnica

PROJEKTOWAŁ: Kozłowski Bieliński
nr upraw. inż. KAZIMIERZ BIELIŃSKI
Uprawnienia budowlane do projektowania

nr uprawnień: KAZIMIERZ JABLONSKI
Uprawnienia budowlane do projektowania i kierowania robotami budowlanymi bez ograniczeń w specjalności instalacyjnej w zakresie sieci, instalacji i urządzeń elektrycznych i elektroenergetycznych
nr ewd.UAN.VI/f.3/85/89

Skala 1:1000
nr. wysunku
C10

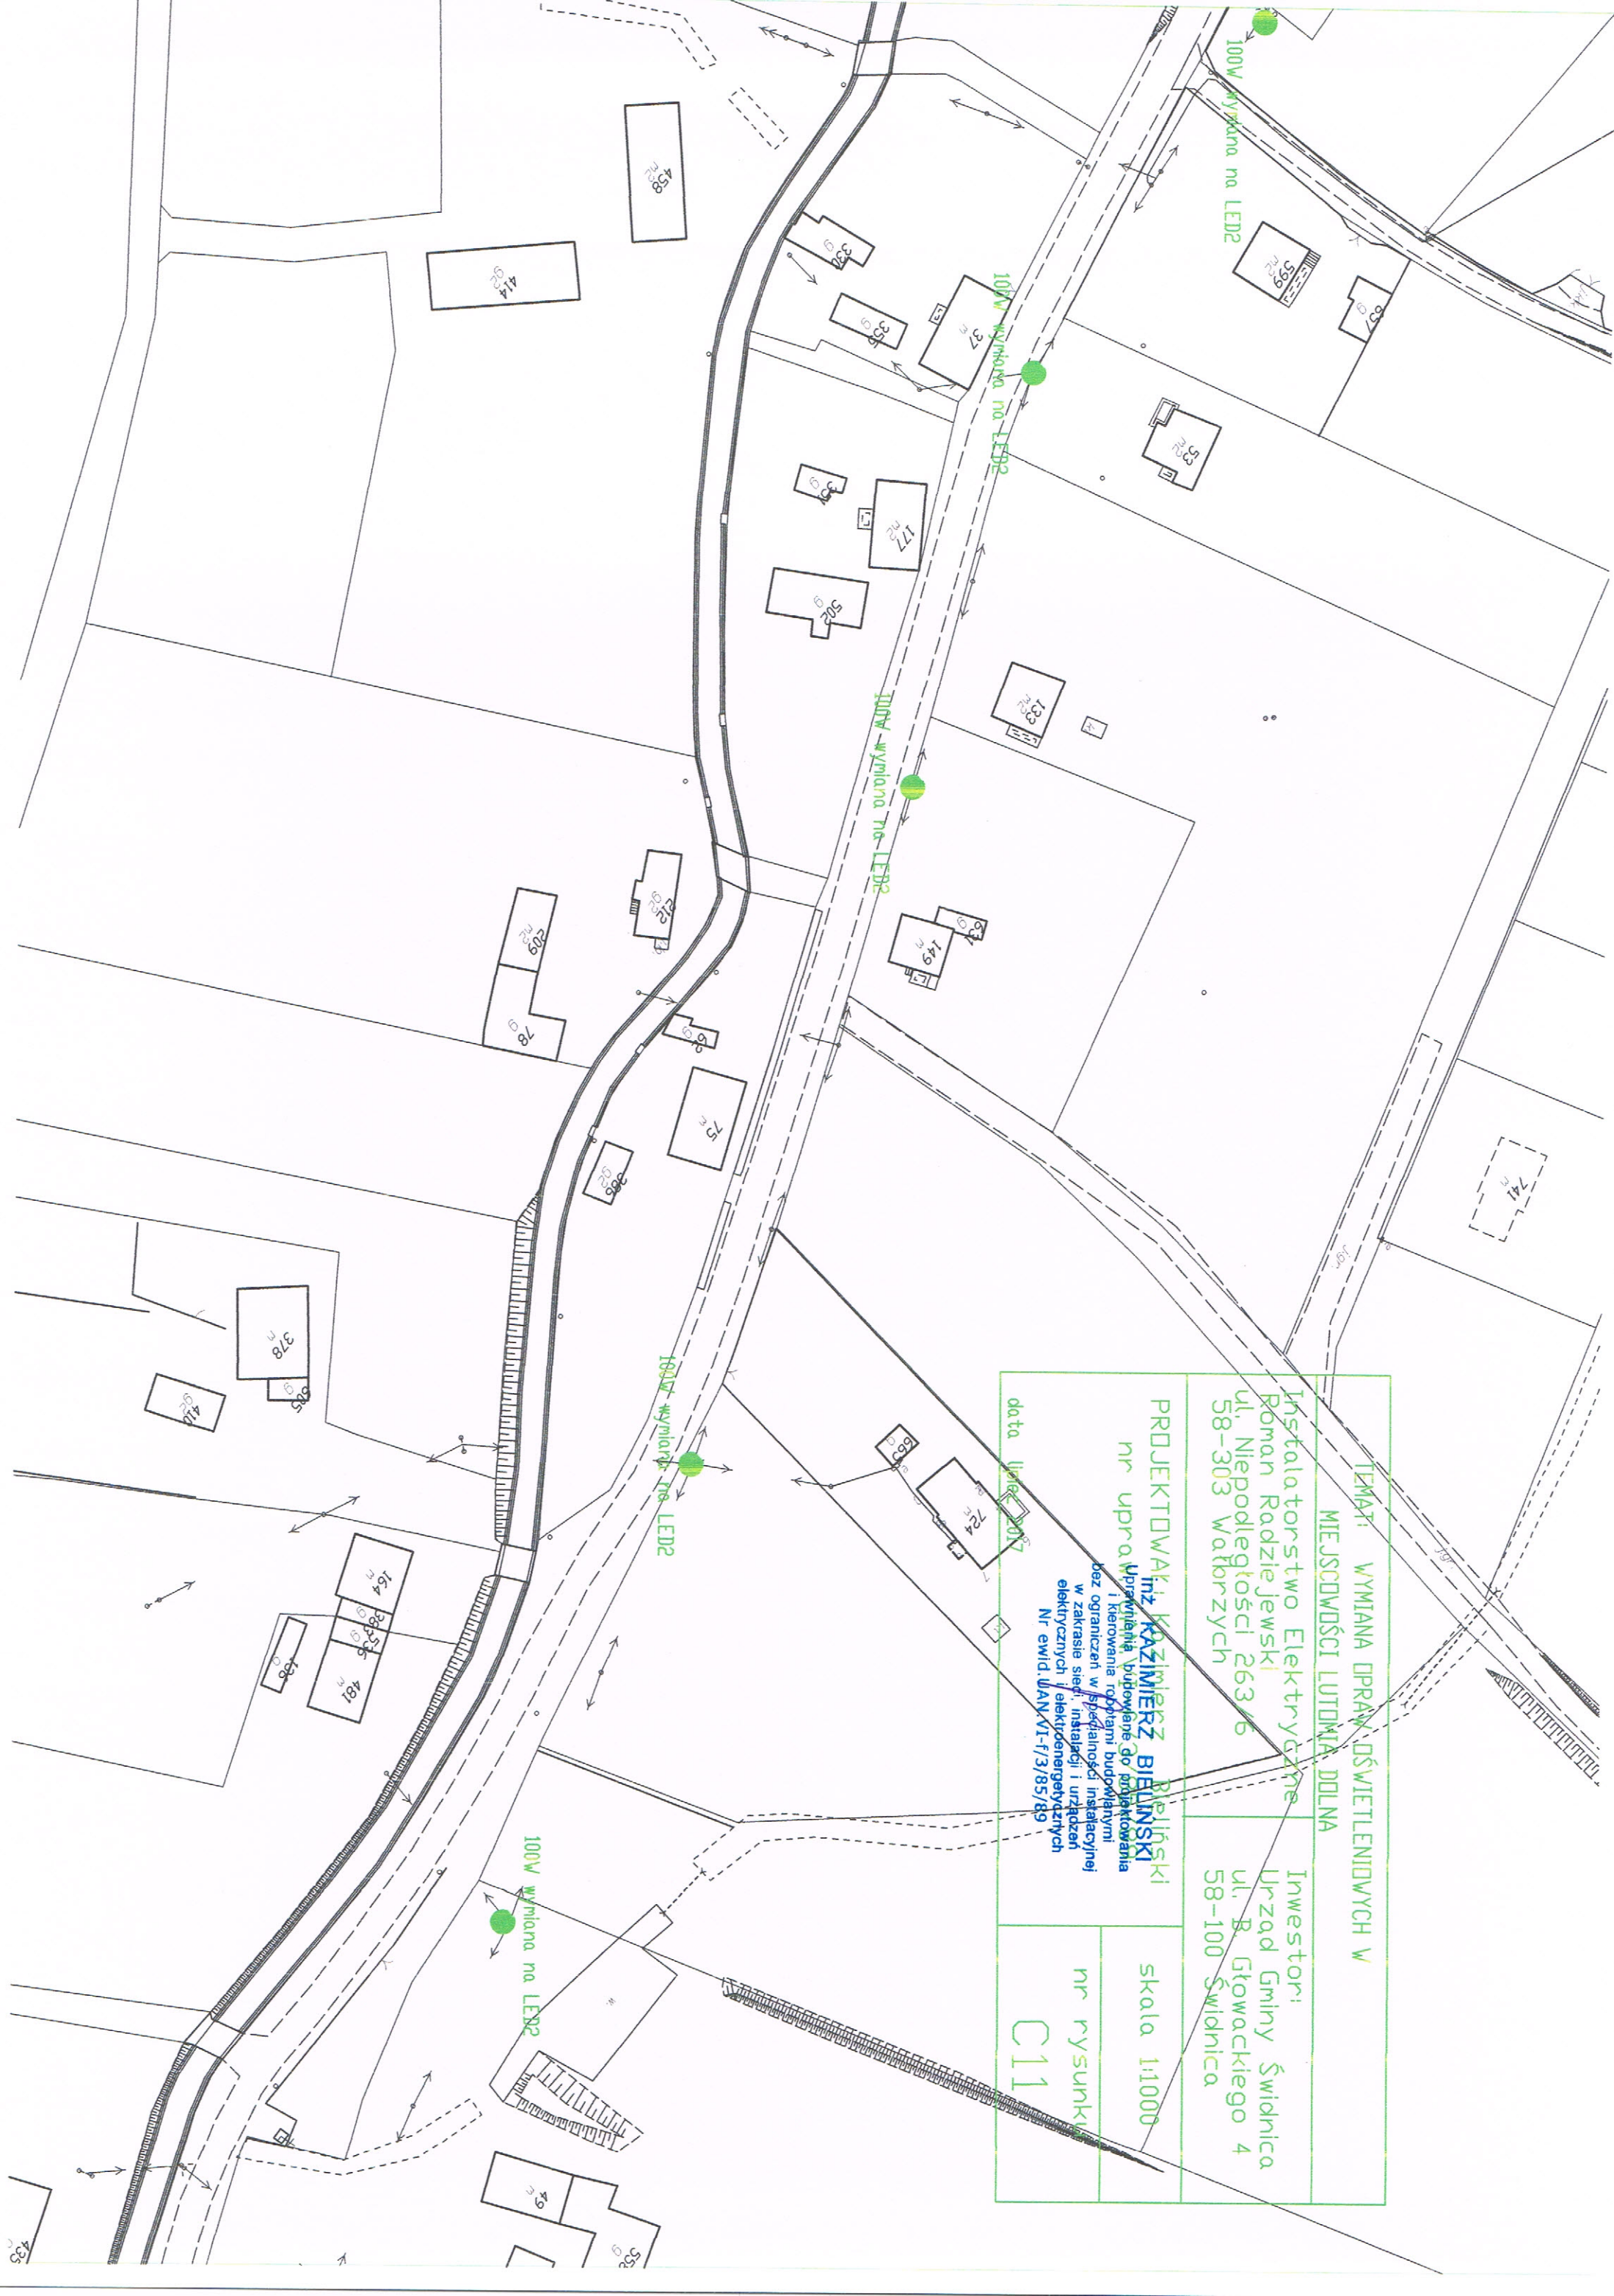


TEMAT: WYMIANA OPRAW OŚWIETLENIOWYCH W
MIEJSCOWOŚCI LUTOMIA DOLNA

Instalatorstwo Elektryczne
Roman Radziejewski
ul. Niepodległości 263/6
58-303 Wałbrzych

Inwestor:
Urząd Gminy Świdnica
ul. B. Głowackiego 4
58-100 Świdnica

PROJEKTOWAŁ: Kazimierz Bielinski Inż. KAZIMIERZ BIELINSKI Wykonanie robót budowlanych i kierowanie robotami budowlanymi w zakresie sieci, instalacji i urządzeń elektrycznych i elektroenergetycznych Nr ewid. UAN/VI-f/3/85/89		data: luty 2017
nr upraw.	nr rysunku	skala 1:1000
	C11	

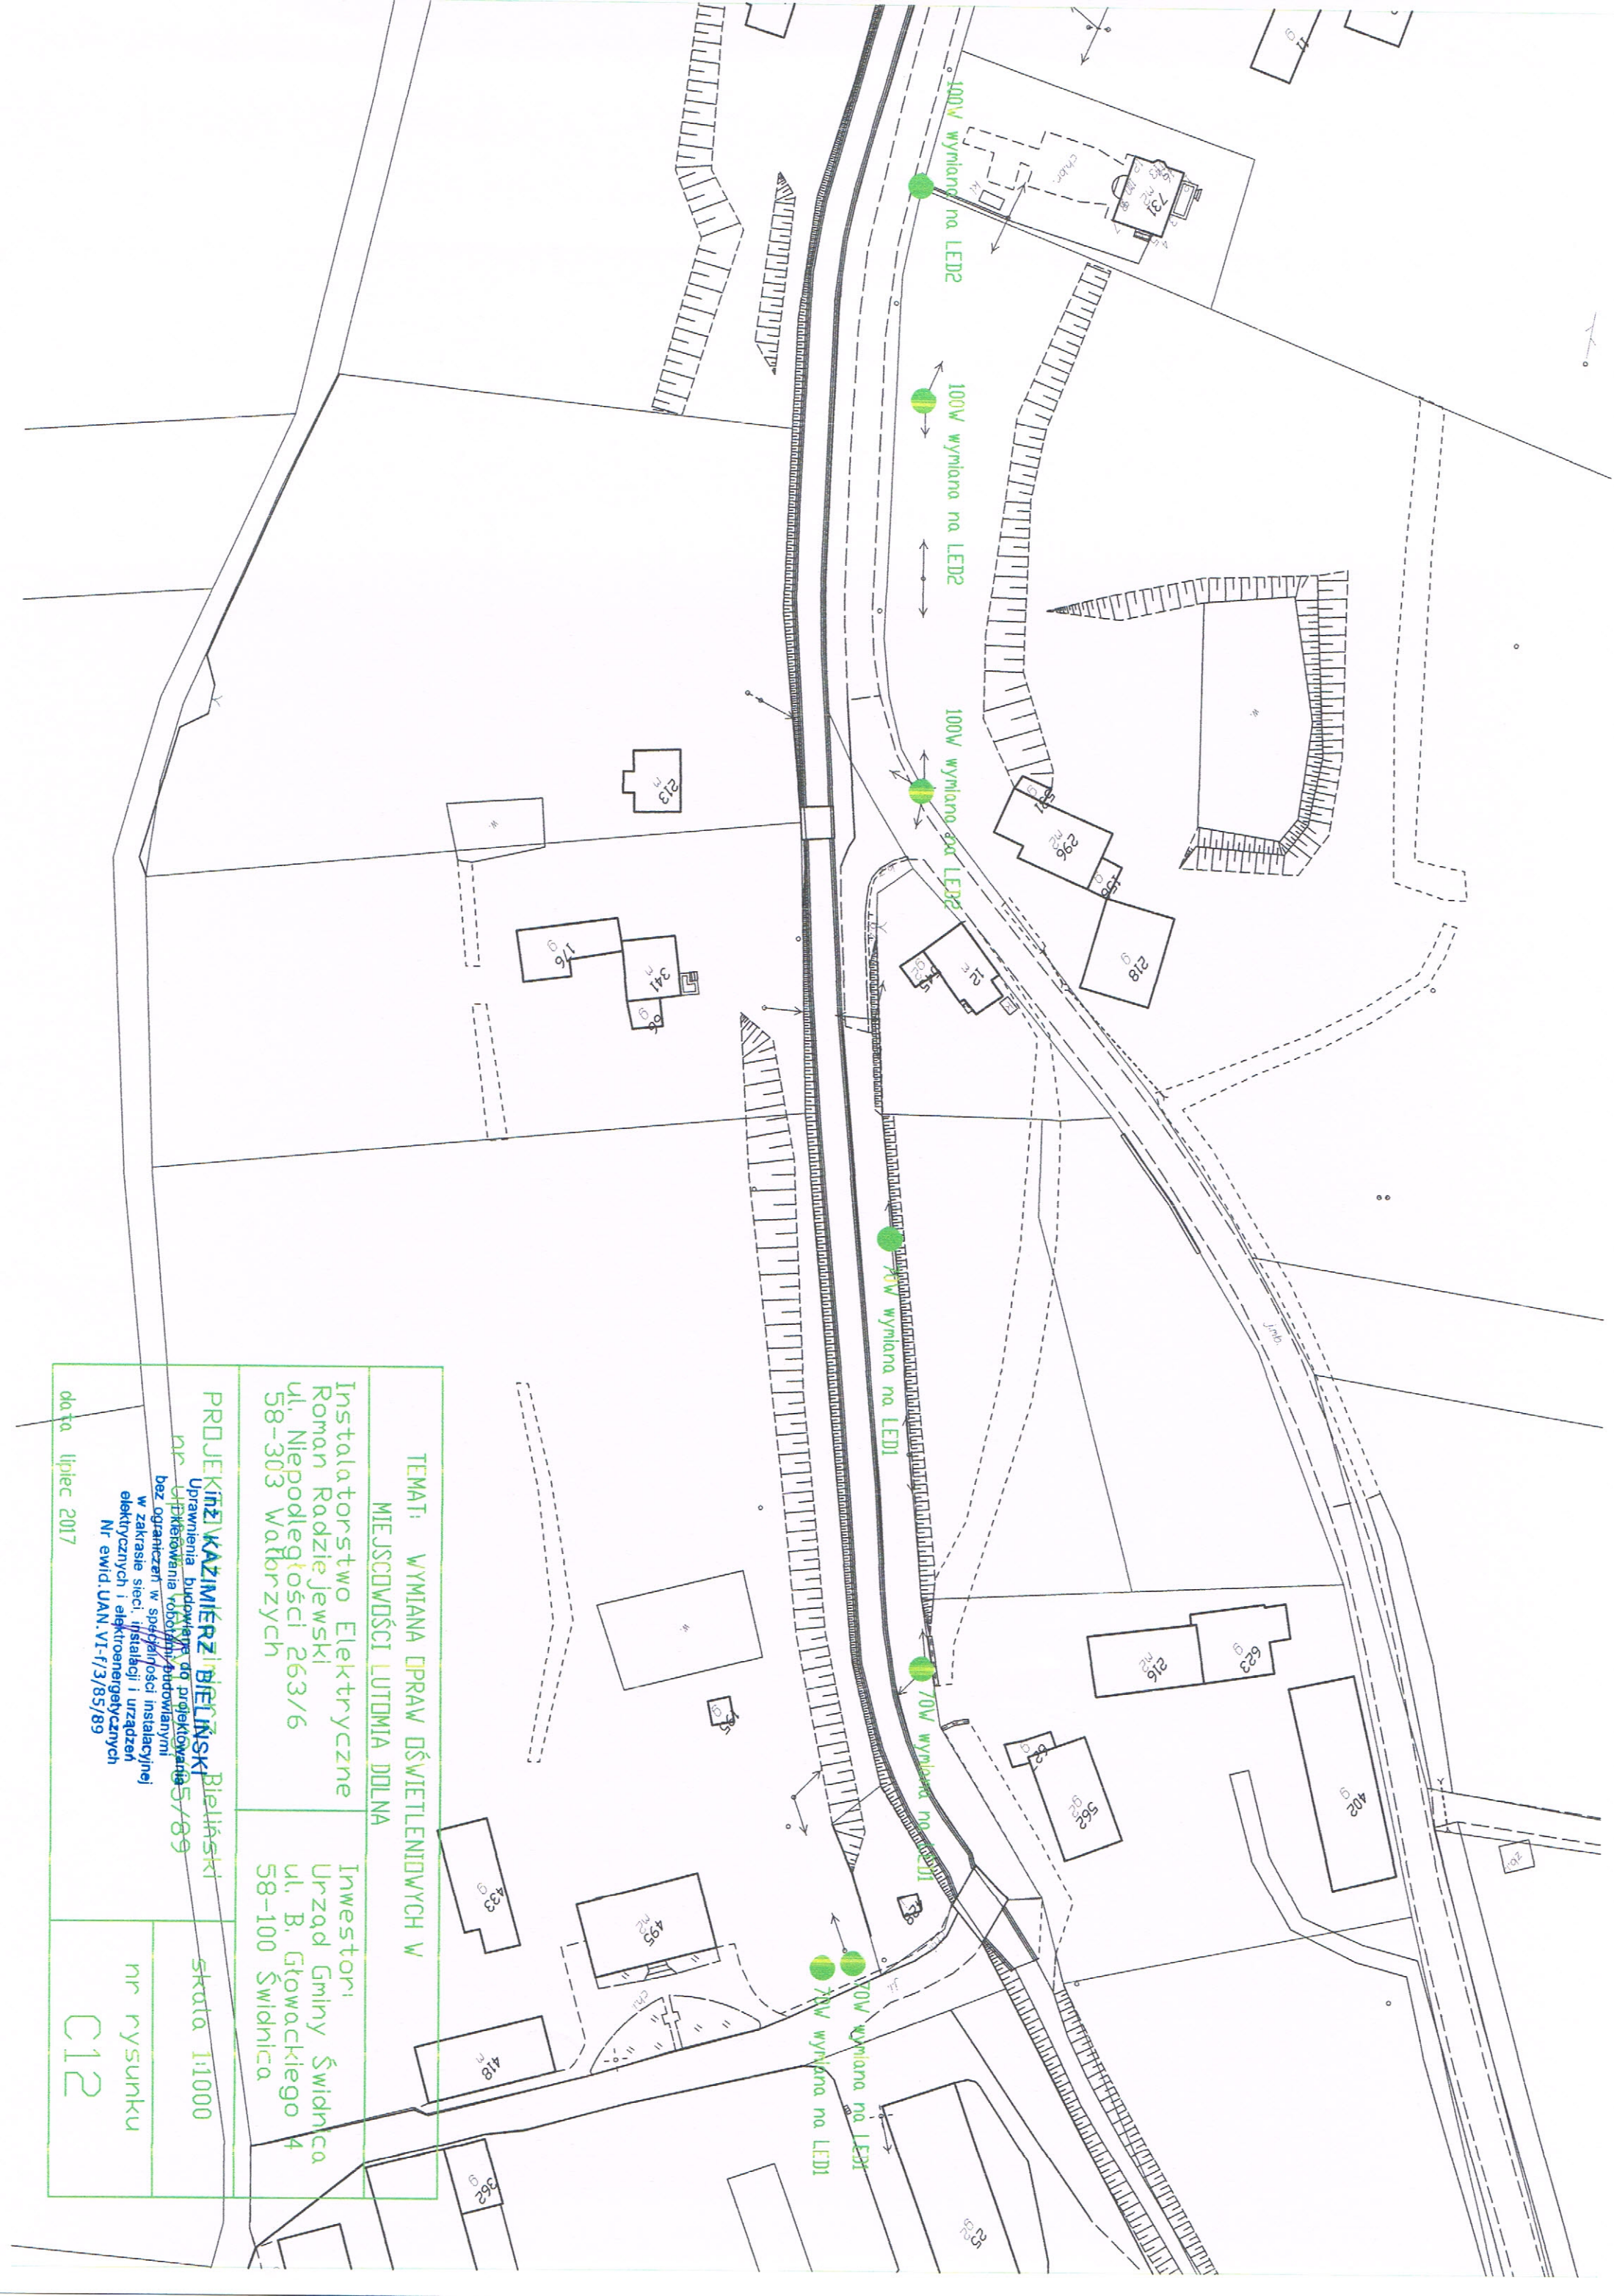

TEMAT: WYMIANA DOPRAW OŚWIECENIOWYCH W MIEJSCOWOŚCI LUTOMIA DOLNA	
Instalatorstwo Elektryczne Roman Radziejewski ul. Niepodległości 263/6 58-303 Wąbrzych	
Inwestor: Urząd Gminy Świdnica ul. B. Głowackiego 4 58-100 Świdnica	
PROJEKTANT: KAZIMIERZ BIELIŃSKI Bielński Uprawnienia budowlane do projektowania bez ograniczeń w sporządzaniu instalacji elektrycznych i elektroenergetycznych Nr ewid. UAN.VI-f/3/85/89	skala 1:1000
data lipiec 2017	nr rysunku C12