


Poziom porównawczy 200,00 m n.p.m.

Rzędna terenu projektowanego	210,00	210,00	210,37	210,37	210,53
Rzędna osi rurociągu [m]	208,47	208,47	208,84	208,84	209,00
Zagłębienie osi rurociągu	1,53	1,53	1,53	1,53	1,53
Odległości [m]	1,70	18,89	9,71	2,55	
Średnice, materiał	PE100_SDR17_ZW 63x3,8				
Długość trasy [m]	0,00	19,6%	0,0%	62,7%	
Oznaczenie	W Sw	W1	W2	Bw	

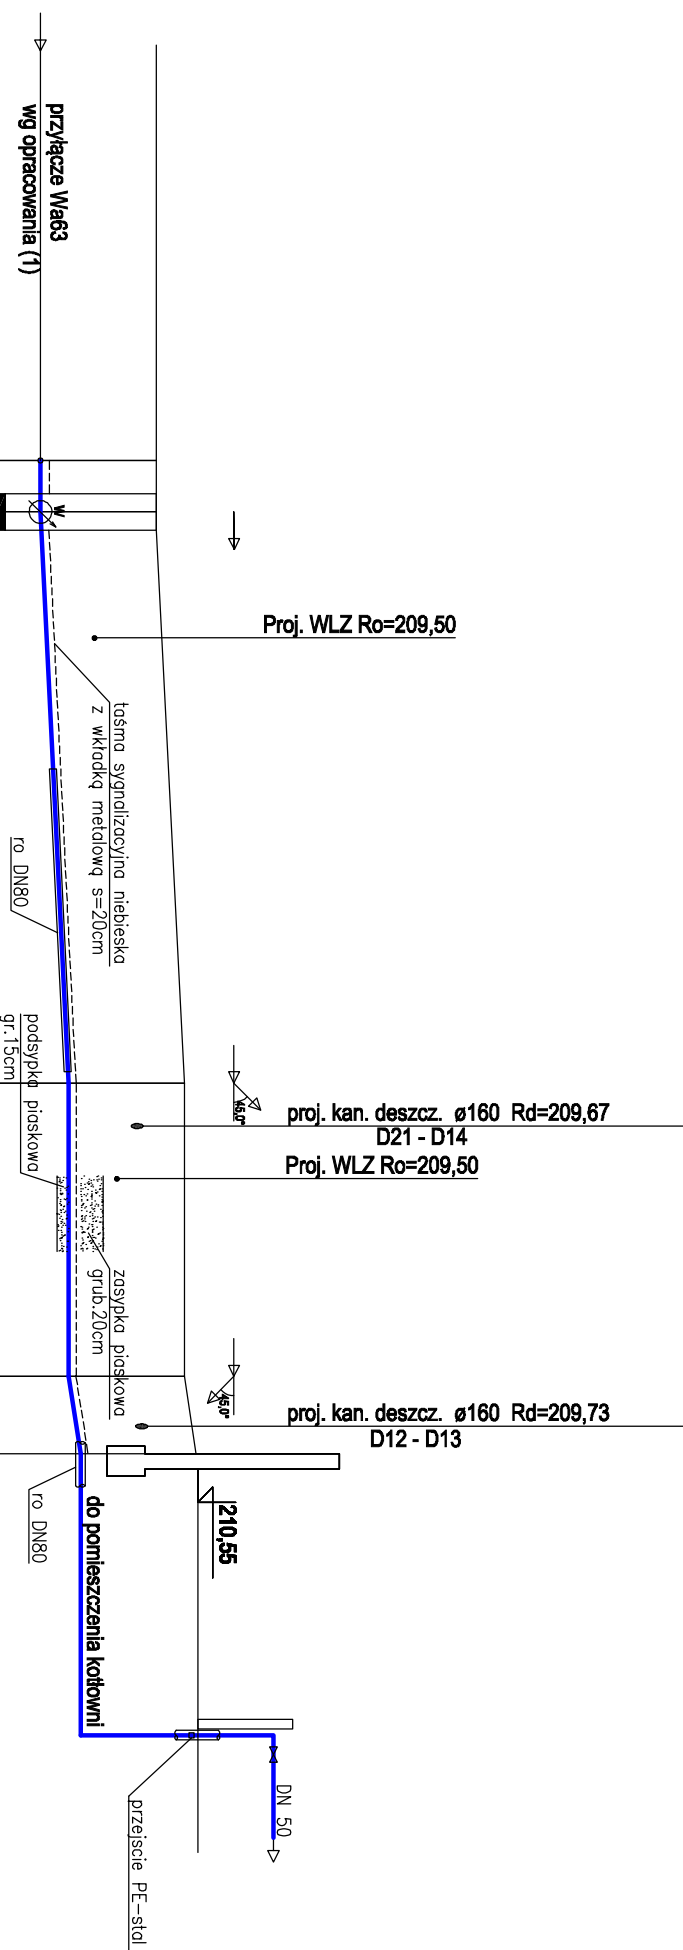

(1) opracowanie odniesienia- BUDOWA SIECI WODOCIĄGOWEJ I SIECI KANALIZACJI SANITARNEJ

PSZENNO, DZIAŁKI GEODEZYJNE NUMER 65/39, 65/40, 65/42, 65/62, 65/63, 57.

AUTORSTWA: mgr inż. PAWEŁ WÓJCIK z 07.2018 roku.

UWAGA: zobowiązuję się Inwestora do przekazania proj. dokumentacji Wykonawcy zadania (1) przed jego realizacją w celu wykonania niezbędnej koordynacji w zakresie wypustu wody oraz przykanalików ks.

ARCHIKON

ROBERT KRYSPIAK

58 - 100 Świdnica, ul. Armii Krajowej 29/9
tel.: 74 - 85 - 20 - 600 lub 604 - 560 - 251

e-mail: biuro@archikon.net

NIP: 884-154-62-33, Regon: 890847866

NAZWA I ADRES OBIEKTU BUDOWLANEGO

BUDOWA OBIEKTU OŚWIATOWEGO PRZEDSZKOLA I ŻŁOBKA
W UKŁADZIE PARTEROWEJ ZABUDOWY ATRIALNEJ
PRZEWIDZIANEJ DO REALIZACJI W II ETAPACH
PSZENNO DZ. NR 65/119, 65/118, 55, OBRĘB PSZENNO
UL. SŁONECZNA, 58-125 PSZENNO

TYTUŁ RYSUNKU

**PRZYŁĄCZE WODOCIĄGOWE-
PROFIL**

STADIUM OPRACOWANIA

PROJEKT ZAGOSPODAROWANIA TERENU

SKALA

1:250:100

MIEJ I NAZWISKO

PROJEKTANT

DATA

PODPIS

mgr inż.
MARIUSZ WAŚNIEWSKI

spec. instal. sanitarne
108/DOŚ/06

10.2019

NR RYSUNKU

PZT-IS-02