


LEGENDA:

- Zwód poziomy z drutu FeZn Ø8mm
- Przewód odprowadzający z drutu FeZn Ø8mm w rurce grubościennej w warstwie ociepleń
- Złącze kontrolno-pomiarowe - wysokość montażu 1,2m lub w studni systemowej
- Maszt odgromowy (według opisu PW)
- Panel instalacji fotowoltaicznej ---->W

RZUT DACHU
skala 1:100

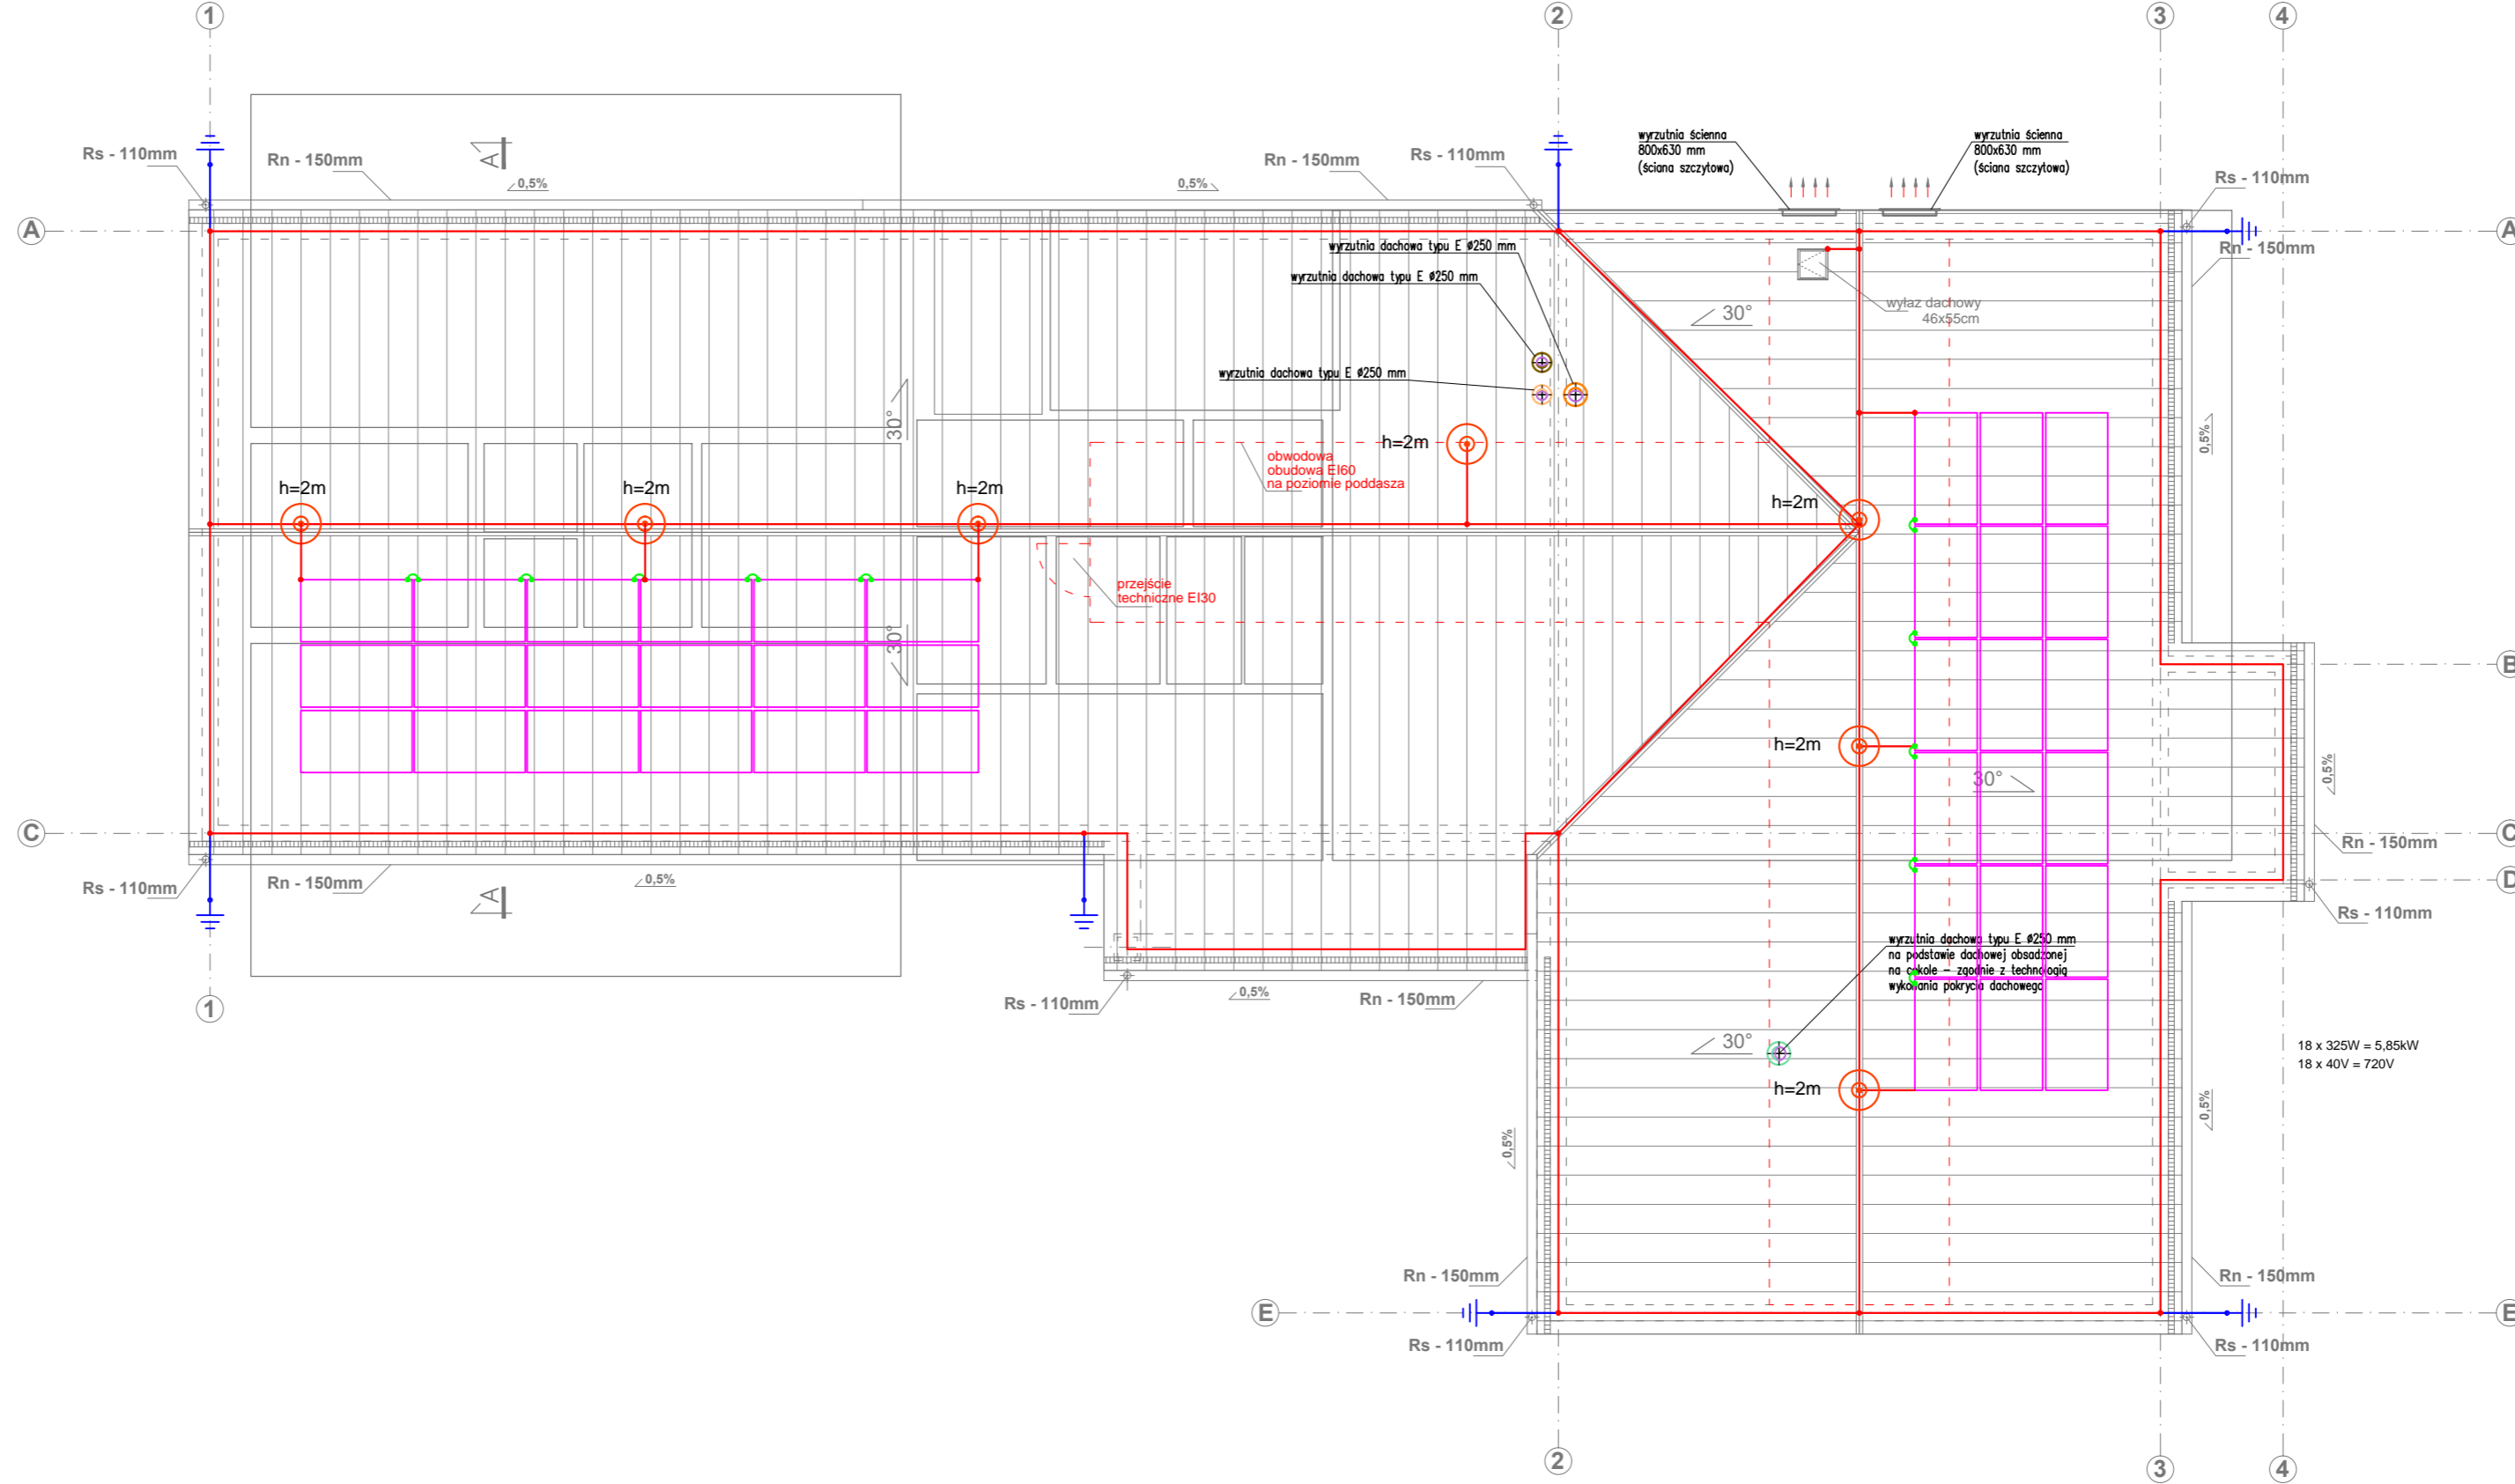

A P A
AUTORSKA PRACOWNIA ARCHITEKTURY
mgr inż. arch. Andrzej Grzybowski, ul. K. Miarki 7, 58-100 Świdnica
tel. 607 10 68 32
e-mail: apa-agrzybowski@o2.pl

obiekt: BUDYNEK USŁUGOWY, WIELOFUNKCYJNY
adres: MAKOWICE, DZ. NR 132, 164, OBRĘB 0015 MAKOWICE, DZ. NR 88, OBRĘB 0020 OPCZKA, GMINA ŚWIDNICA
inwestor: GMINA ŚWIDNICA, UL. GŁOWACKIEGO 4, 58-100 ŚWIDNICA
projektant: mgr inż. arch. Andrzej Grzybowski

INSTAL. ODGROMOWE - RZUT DACHU

PROJEKT WYKONAWCZY

PRAWA AUTORSKIE ZASTRZEŻONE

rys.nr
IE 04

skala: 1:100

INSTAL. ELEKTRYCZNE – projektant

mgr inż. Edward Kaspura

12.2019r.

INSTAL. ELEKTRYCZNE – Sprawdzający

mgr inż. Mateusz Kaspura