


LEGENDA:

- Zwód poziomy z drutu FeZn Ø8mm
- Przewód odprowadzający z drutu FeZn Ø8mm w rurce grubościenniej w warstwie ociepleń
- Złącze kontrolno-pomiarowe - wysokość montażu 1,2m lub w studni systemowej
- Maszt odgromowy (według opisu PW)
- Panel instalacji fotowoltaicznej ----W

RZUT DACHU
skala 1:100

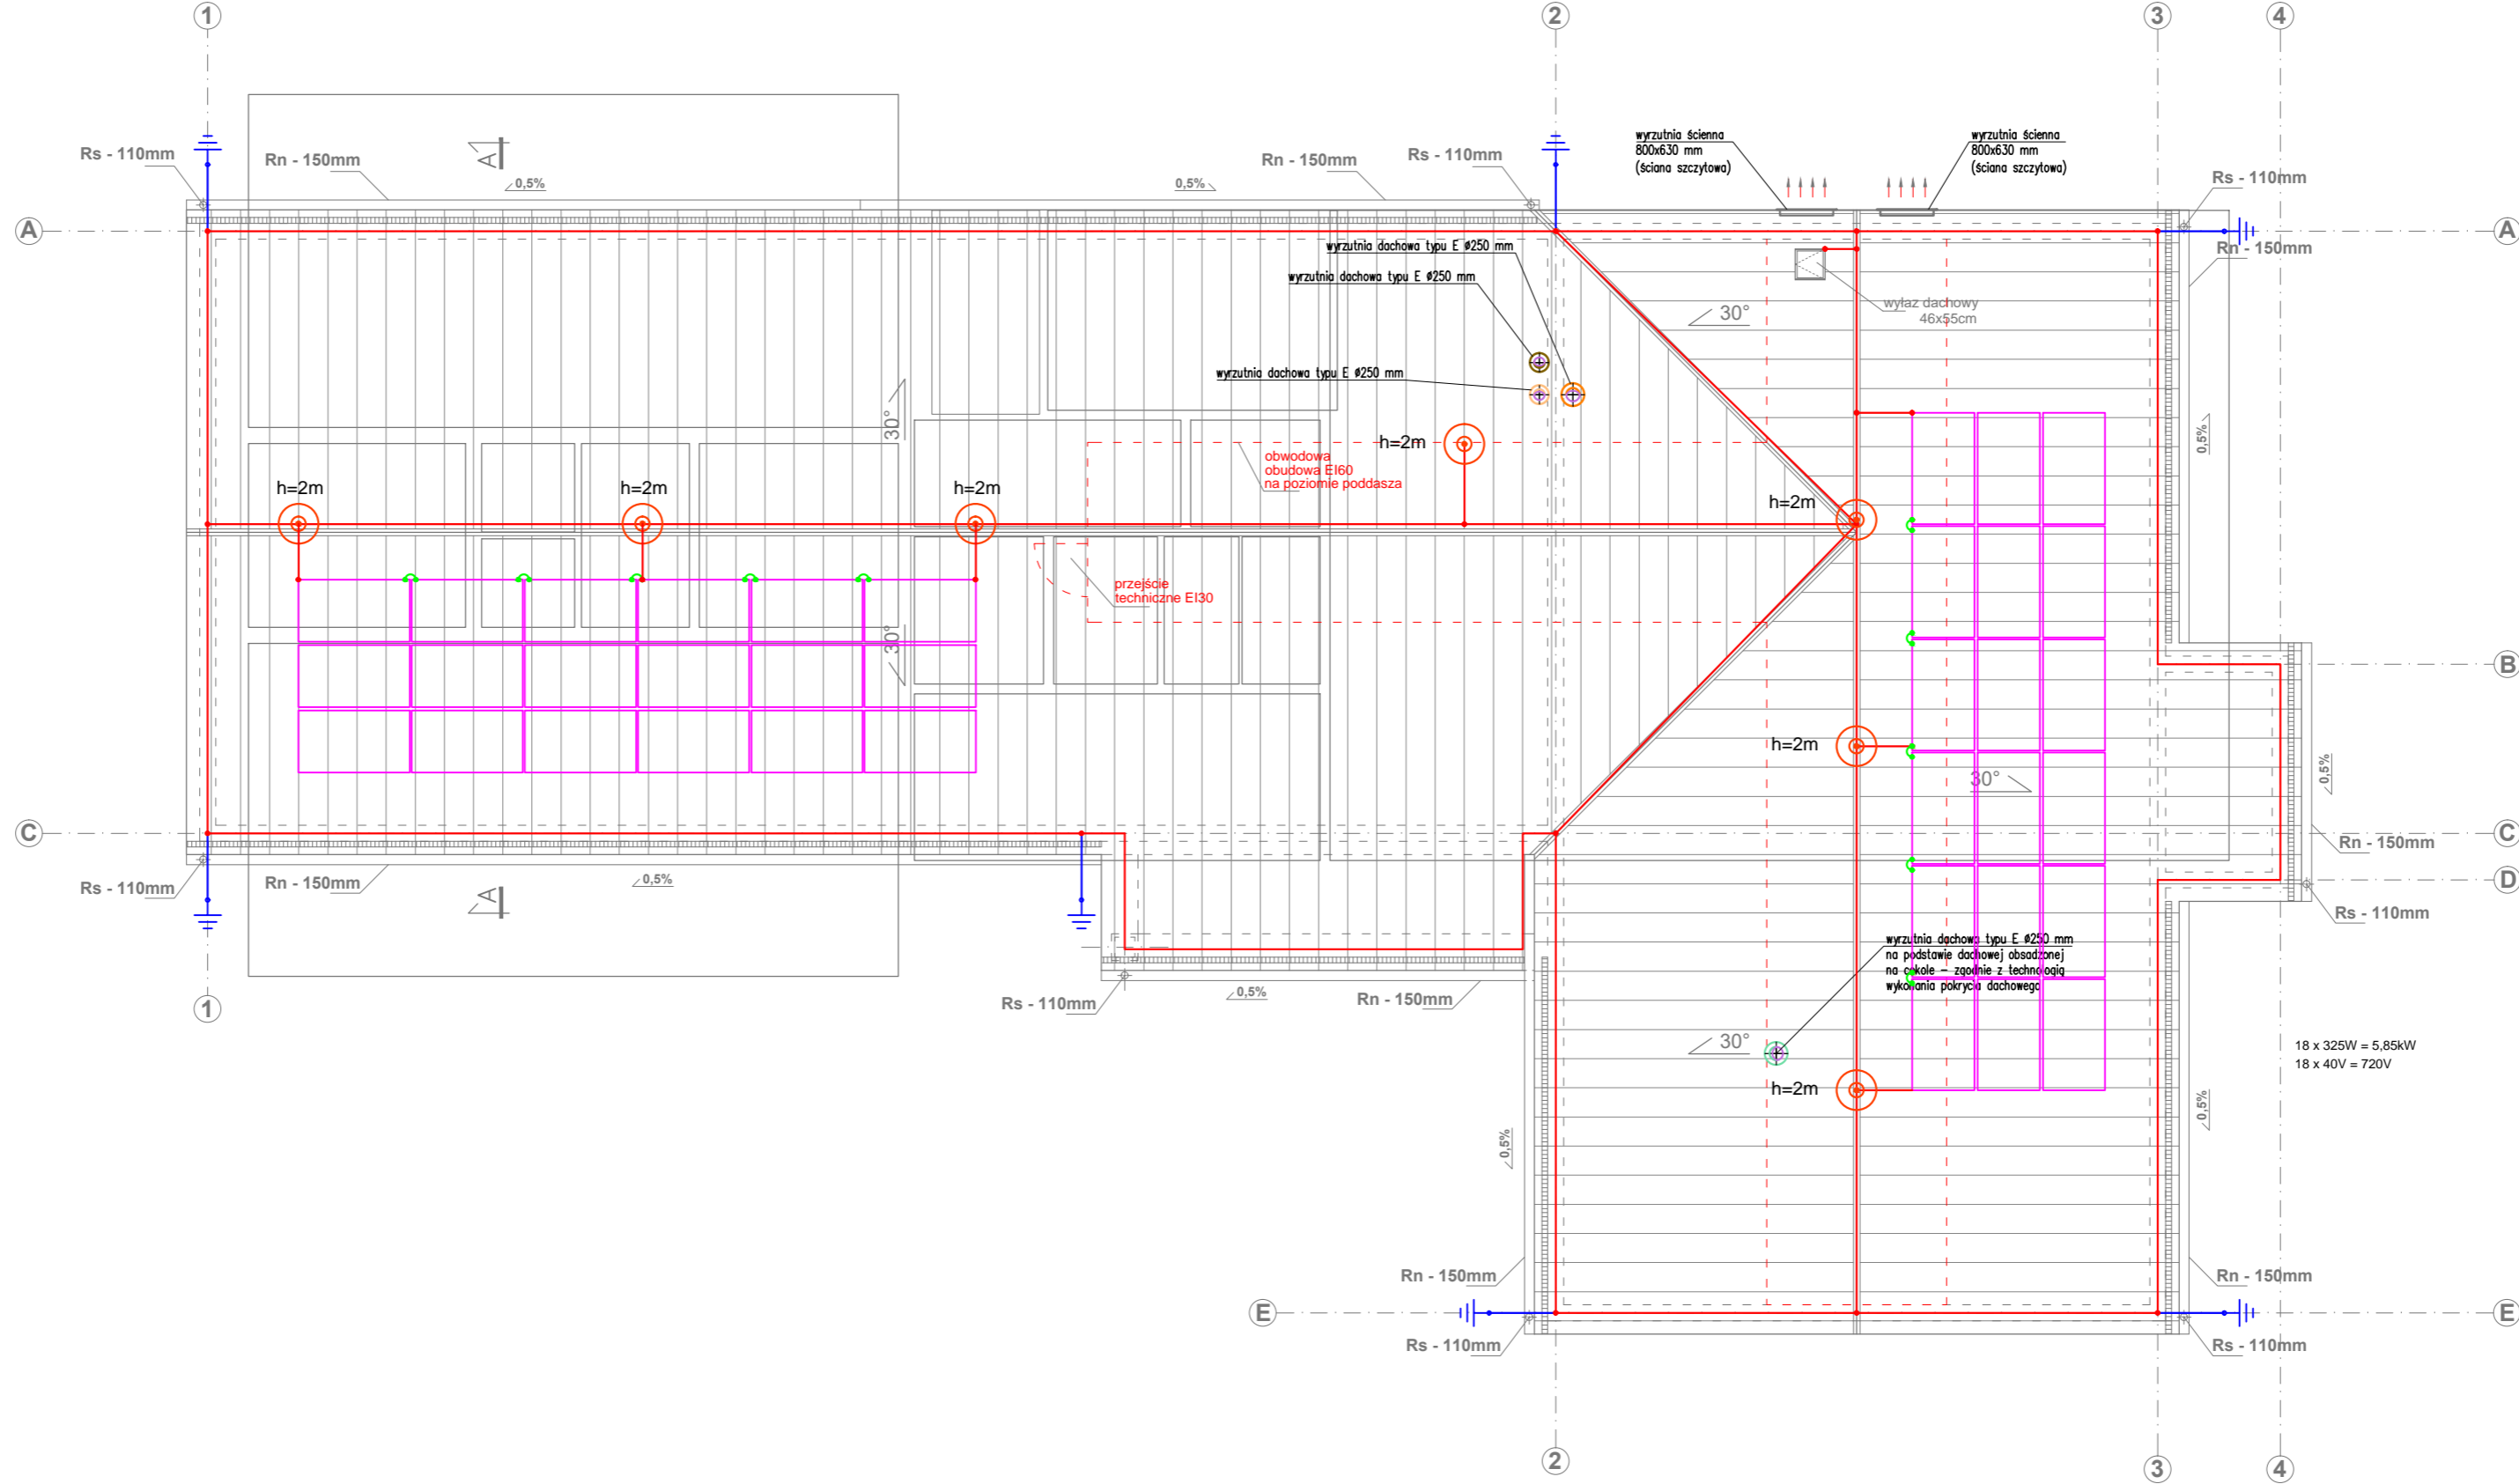

AUTORSKA PRACOWNIA ARCHITEKTURY

mgr inż. arch. Andrzej Grzybowski, ul. K. Miarki 7, 58-100 Świdnica
tel. 607 10 68 32 e-mail: apa-agrzybowski@o2.pl

obiekt: BUDYNEK USŁUGOWY, WIELOFUNKCYJNY

adres: MAKOWICE, DZ. NR 132, 164, OBRĘB 0015 MAKOWICE, DZ. NR 88, OBRĘB 0020 OPÓCZKA, GMINA ŚWIDNICA

inwestor: GMINA ŚWIDNICA, UL. GŁOWACKIEGO 4, 58-100 ŚWIDNICA

projektant: mgr inż. arch. Andrzej Grzybowski

INSTAL. ODGROMOWE - RZUT DACHU

PROJEKT WYKONAWCZY

PRAWA AUTORSKIE ZASTRZEŻONE

IE 04

skala: 1:100

INSTAL. ELEKTRYCZNE – projektant
mgr inż. Edward Kaspara

12.2019r.

INSTAL. ELEKTRYCZNE – Sprawdzający
mgr inż. Mateusz Kaspara

upr. nr 136/01/DUW

upr. nr D05/0376/PNBE/2016