

MAPA DO CELÓW PROJEKTOWYCH
Skala 1: 1000

woj. dolnośląskie
powiat: świdnicki
gmina: Świdnica
obręb: LUTOMIA DOLNA, dz. 280
WIERUSZÓW, dz. 74

sekcja: 462.434.143, 462.434.084

DZ. 8275/07, KERG 486/2007


DZ. 8274/07, KERG 485/2007

mgr inż. KRZYSZTOF HOLYSZEWSKI
GEODETA UPRAWNIONY
Zaśw. Nr 14670/07, Stolec, Maszyna
58-100 ŚWIDNICA
ul. Okulickiego 16/7, tel. 0803 992 181

PRACOWNIA
GEODEZYJNO-KARTOGRAFICZNA
"POMIAR"
K. Holyszewski, D. Syrek
58-100 Świdnica, ul. Łukasieńskiego 7
tel./fax 074 853 70-99 NIP 884-10-55-877

STAROSTA ŚWIDNICKI
Powiatowe Biuro Geodezji i Katastru
W obszarze oznaczonym linią przerywaną
potwierdzono w terenie aktualność
treści mapy zasadniczej. Dokumenty
potwierdzające aktualność mapy
przyjęto do zasobu w dniu 17 PAZ. 2007
i zaevidencjonowano pod nr. 485.486/07
Niniejsza mapa może służyć do celów
projektowych.
Projektowane obiekty budowlane wy-
magające pozwolenia na budowę pod-
legają wytyczeniu i inwentaryzacji po-
wykonawczej przez jednostki upoważ-
nione do wykonywania prac geodezyjnych
(inżynierów i katastr.)

17 PAZ. 2007

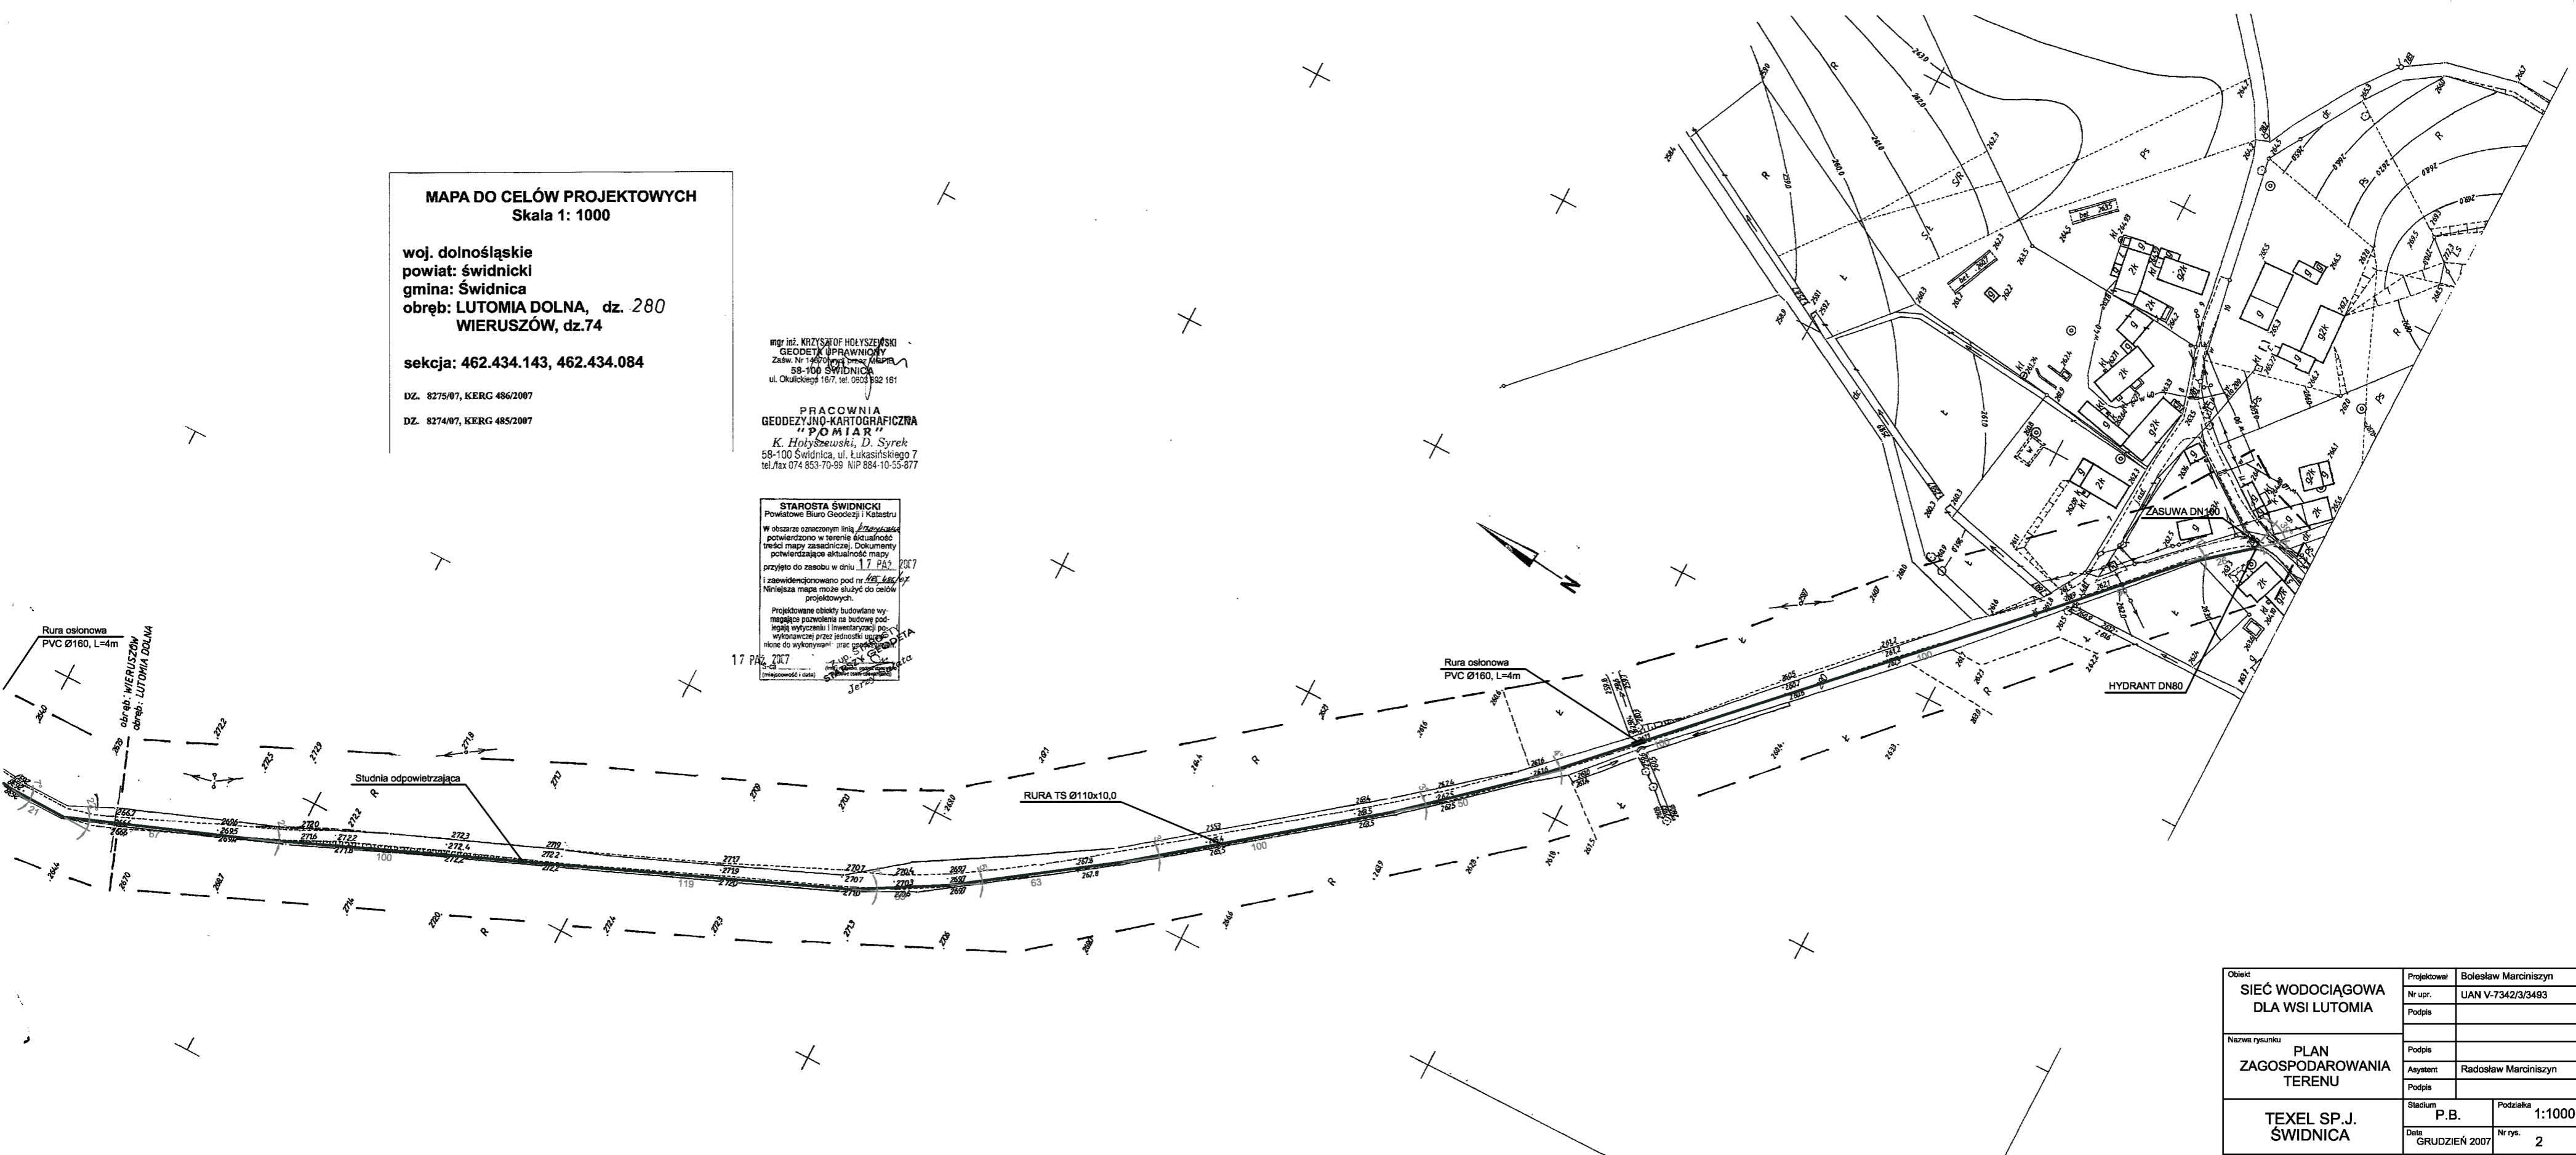

Objekt SIEĆ WODOCIĄGOWA DLA WSI LUTOMIA	Projektował	Bolesław Marcinişzyn
	Nr upr.	UAN V-7342/3/3493
Nazwa rysunku PLAN ZAGOSPODAROWANIA TERENU	Podpisł	
	Asystent	Radosław Marcinişzyn
TEXEL SP.J. ŚWIDNICA	Stadium	P.B.
	Data	GRUDZIEŃ 2007
	Podziałka	1:1000
	Nr rys.	2