



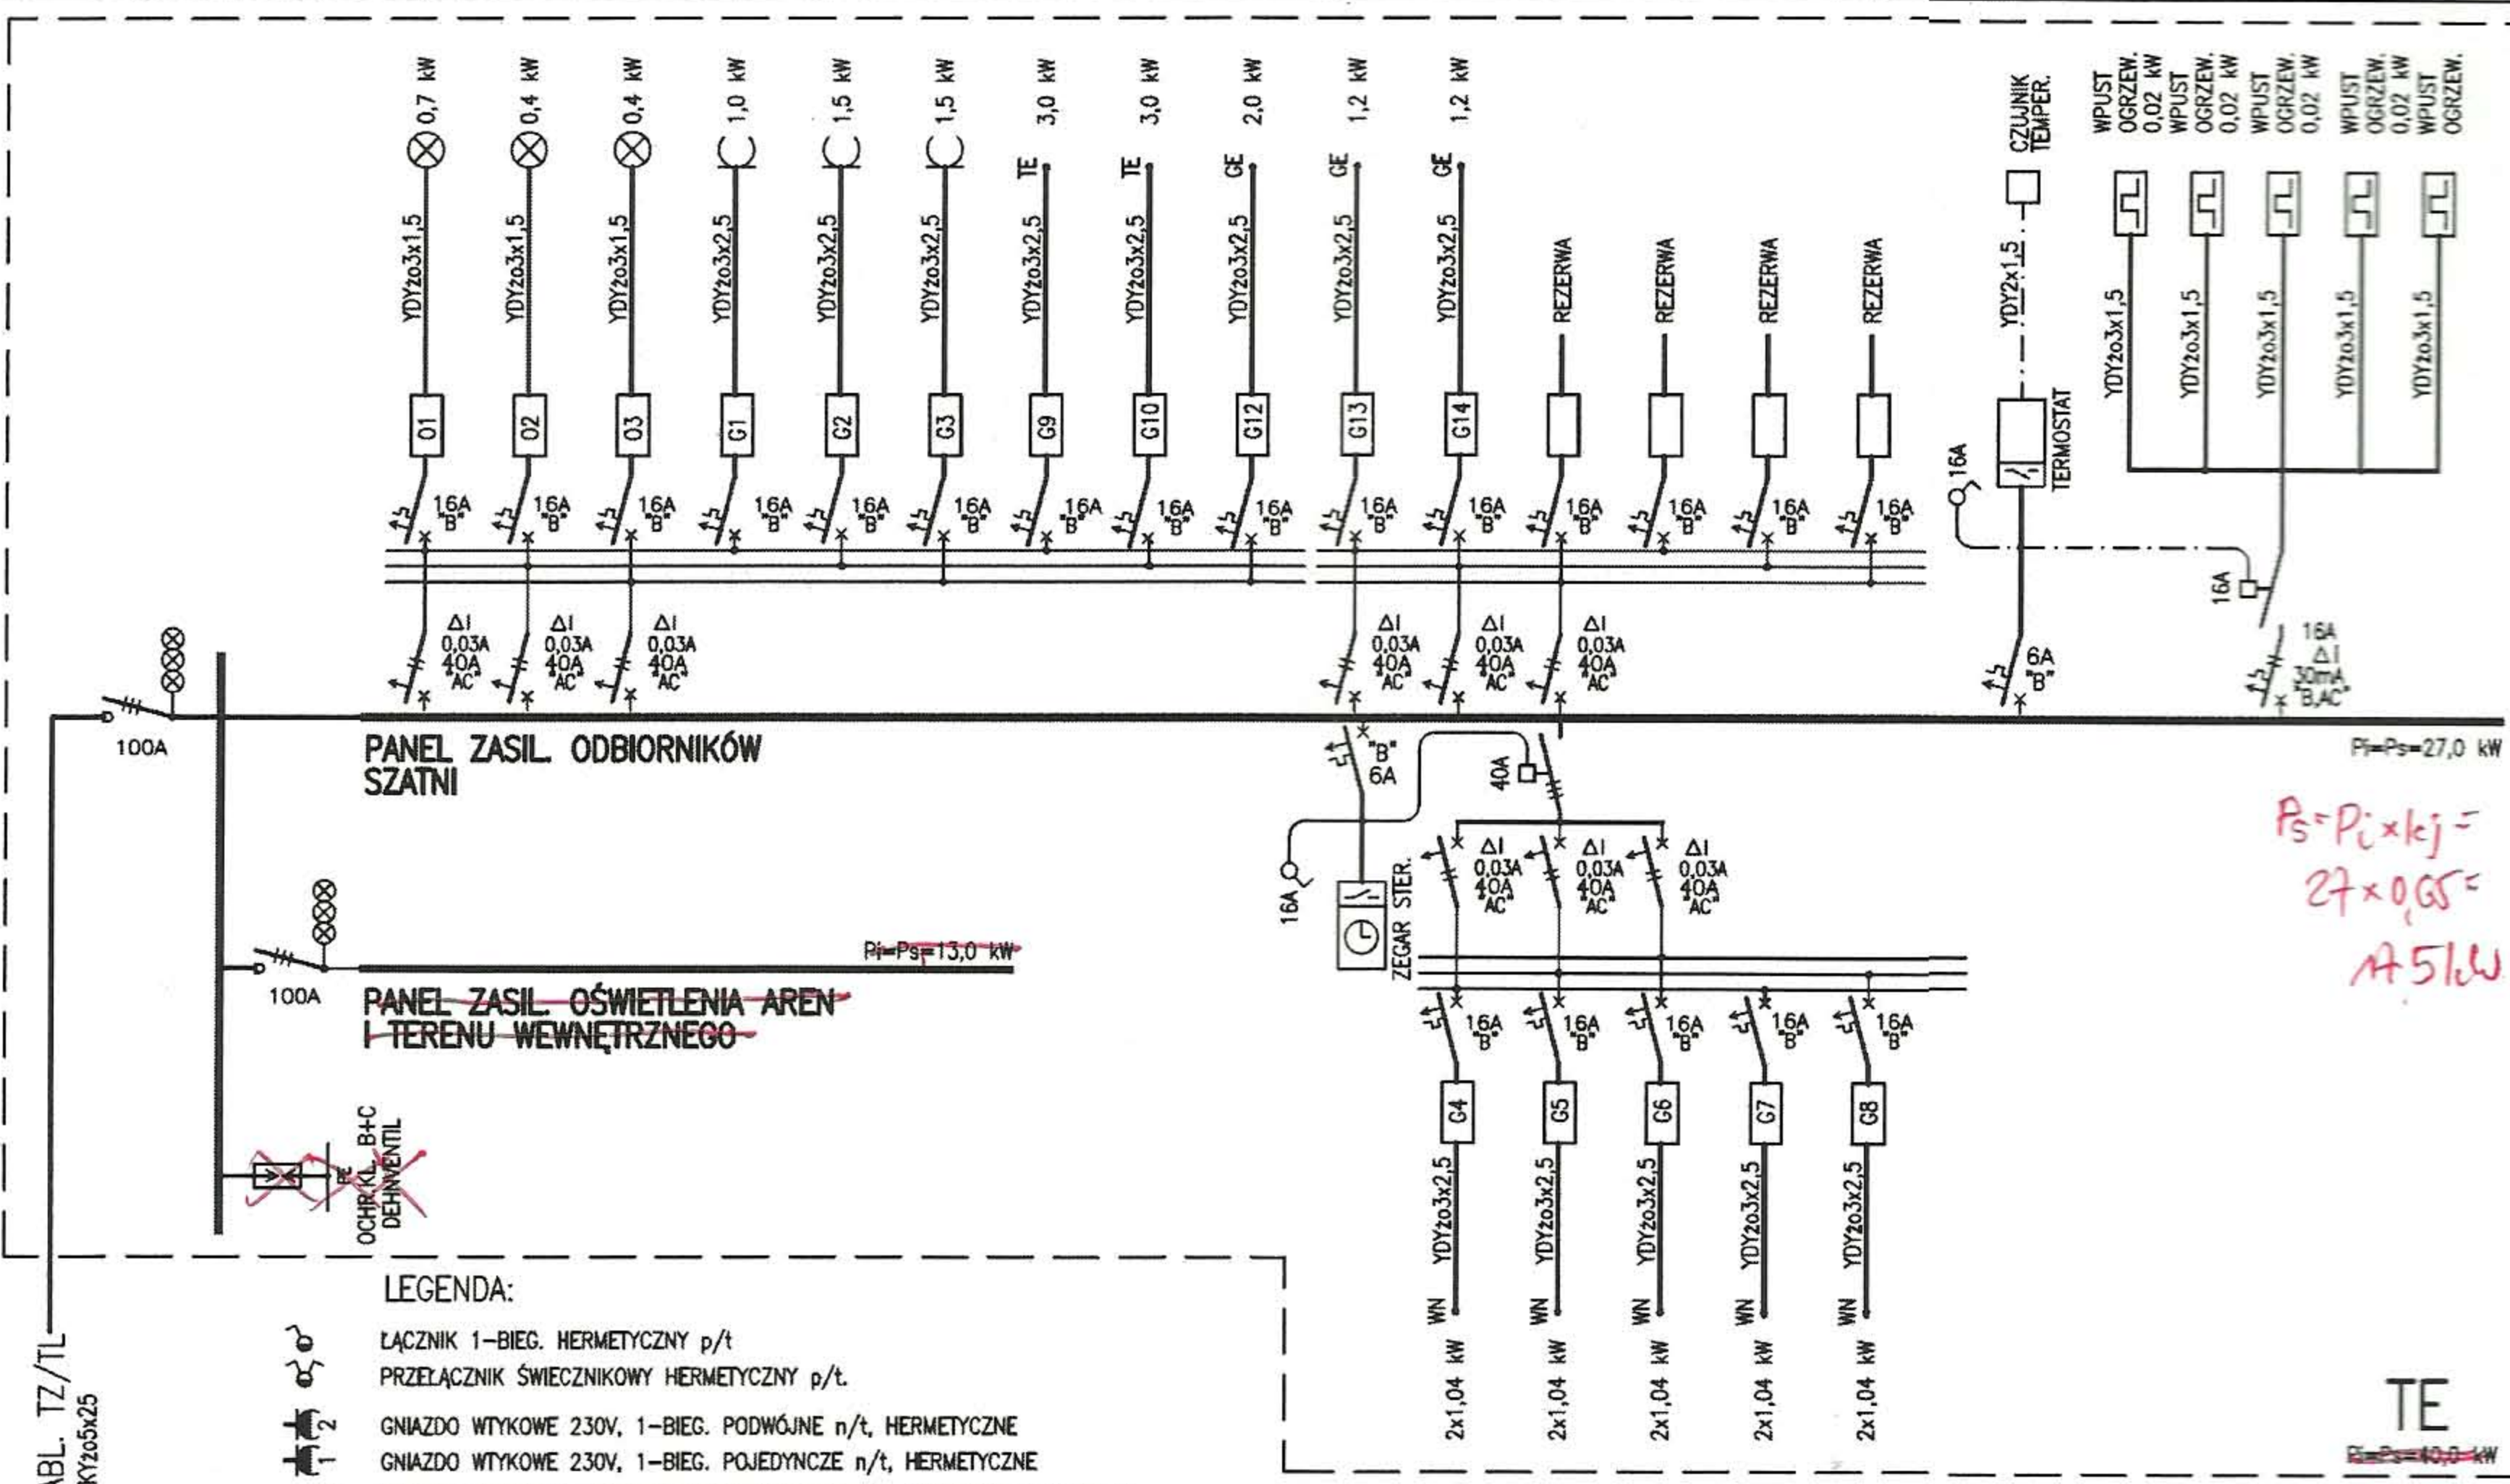

- LEGENDA:**
- ŁĄCZNIK 1-BIEG. HERMETYCZNY p/t
 - PRZELĄCZNIK ŚWIECZNIKOWY HERMETYCZNY p/t
 - GNIĄZDO WTYKOWE 230V, 1-BIEG. PODWÓJNE n/t, HERMETYCZNE
 - GNIĄZDO WTYKOWE 230V, 1-BIEG. POJEDYNCZE n/t, HERMETYCZNE
 - WYPUST ZASILAJĄCY GRZEJNIKA ELEKTRYCZNEGO WG. PROJEKTU SANITARNEGO
 - WYPUST ZASILAJĄCY TERMY POJEMNOSCIOWEJ WG. PROJEKTU SANITARNEGO
 - WYPUST ZASILAJĄCY ZESTAW GRZEWCO-ZWENTYLACYJNY WG. PROJEKTU SANITARNEGO
 - WYPUST ZASILAJĄCY OGRZEWANY WPUST RYNNOWY
 - OPRAWA FLUORESCENCYJNA DO MONTAŻU NA STROPIE
 - OPRAWA FLUORESCENCYJNA DO MONTAŻU NA ŚCIANIE
 - SUFITOWY BOX ROZGAŁĘŻNY Z ZACISKAMI IP44
 - GŁÓWNA SZYNA POŁĄCZEŃ WYRÓWNAWCZYCH
 - TABLICA ROZDZIELCZA
 - INSTALACJA 230V UKŁADANA WEWNĄTRZ ELEMENTÓW BUDOWLANYCH W OŚLONIE RUREK GIĘTKICH PCV18
 - INSTALACJA POŁĄCZEŃ WYRÓWNAWCZYCH UKŁADANA WEWNĄTRZ ELEMENTÓW BUDOWLANYCH W OŚLONIE RUREK GIĘTKICH PCV18

PRZYKŁADOWE OPRAWY OŚWIETLENIOWE:

- A1 - OPRAWA FLUORESCENCYJNA, 2x25W, IP44; KL. OCHR.1
- A2 - OPRAWA FLUORESCENCYJNA, 2x18W, IP44; KL. OCHR.2
- A3 - OPRAWA FLUORESCENCYJNA, 1x18W, IP44; KL. OCHR.1
- A4 - OPRAWA FLUORESCENCYJNA, 1x18W, IP54; KL. OCHR.1

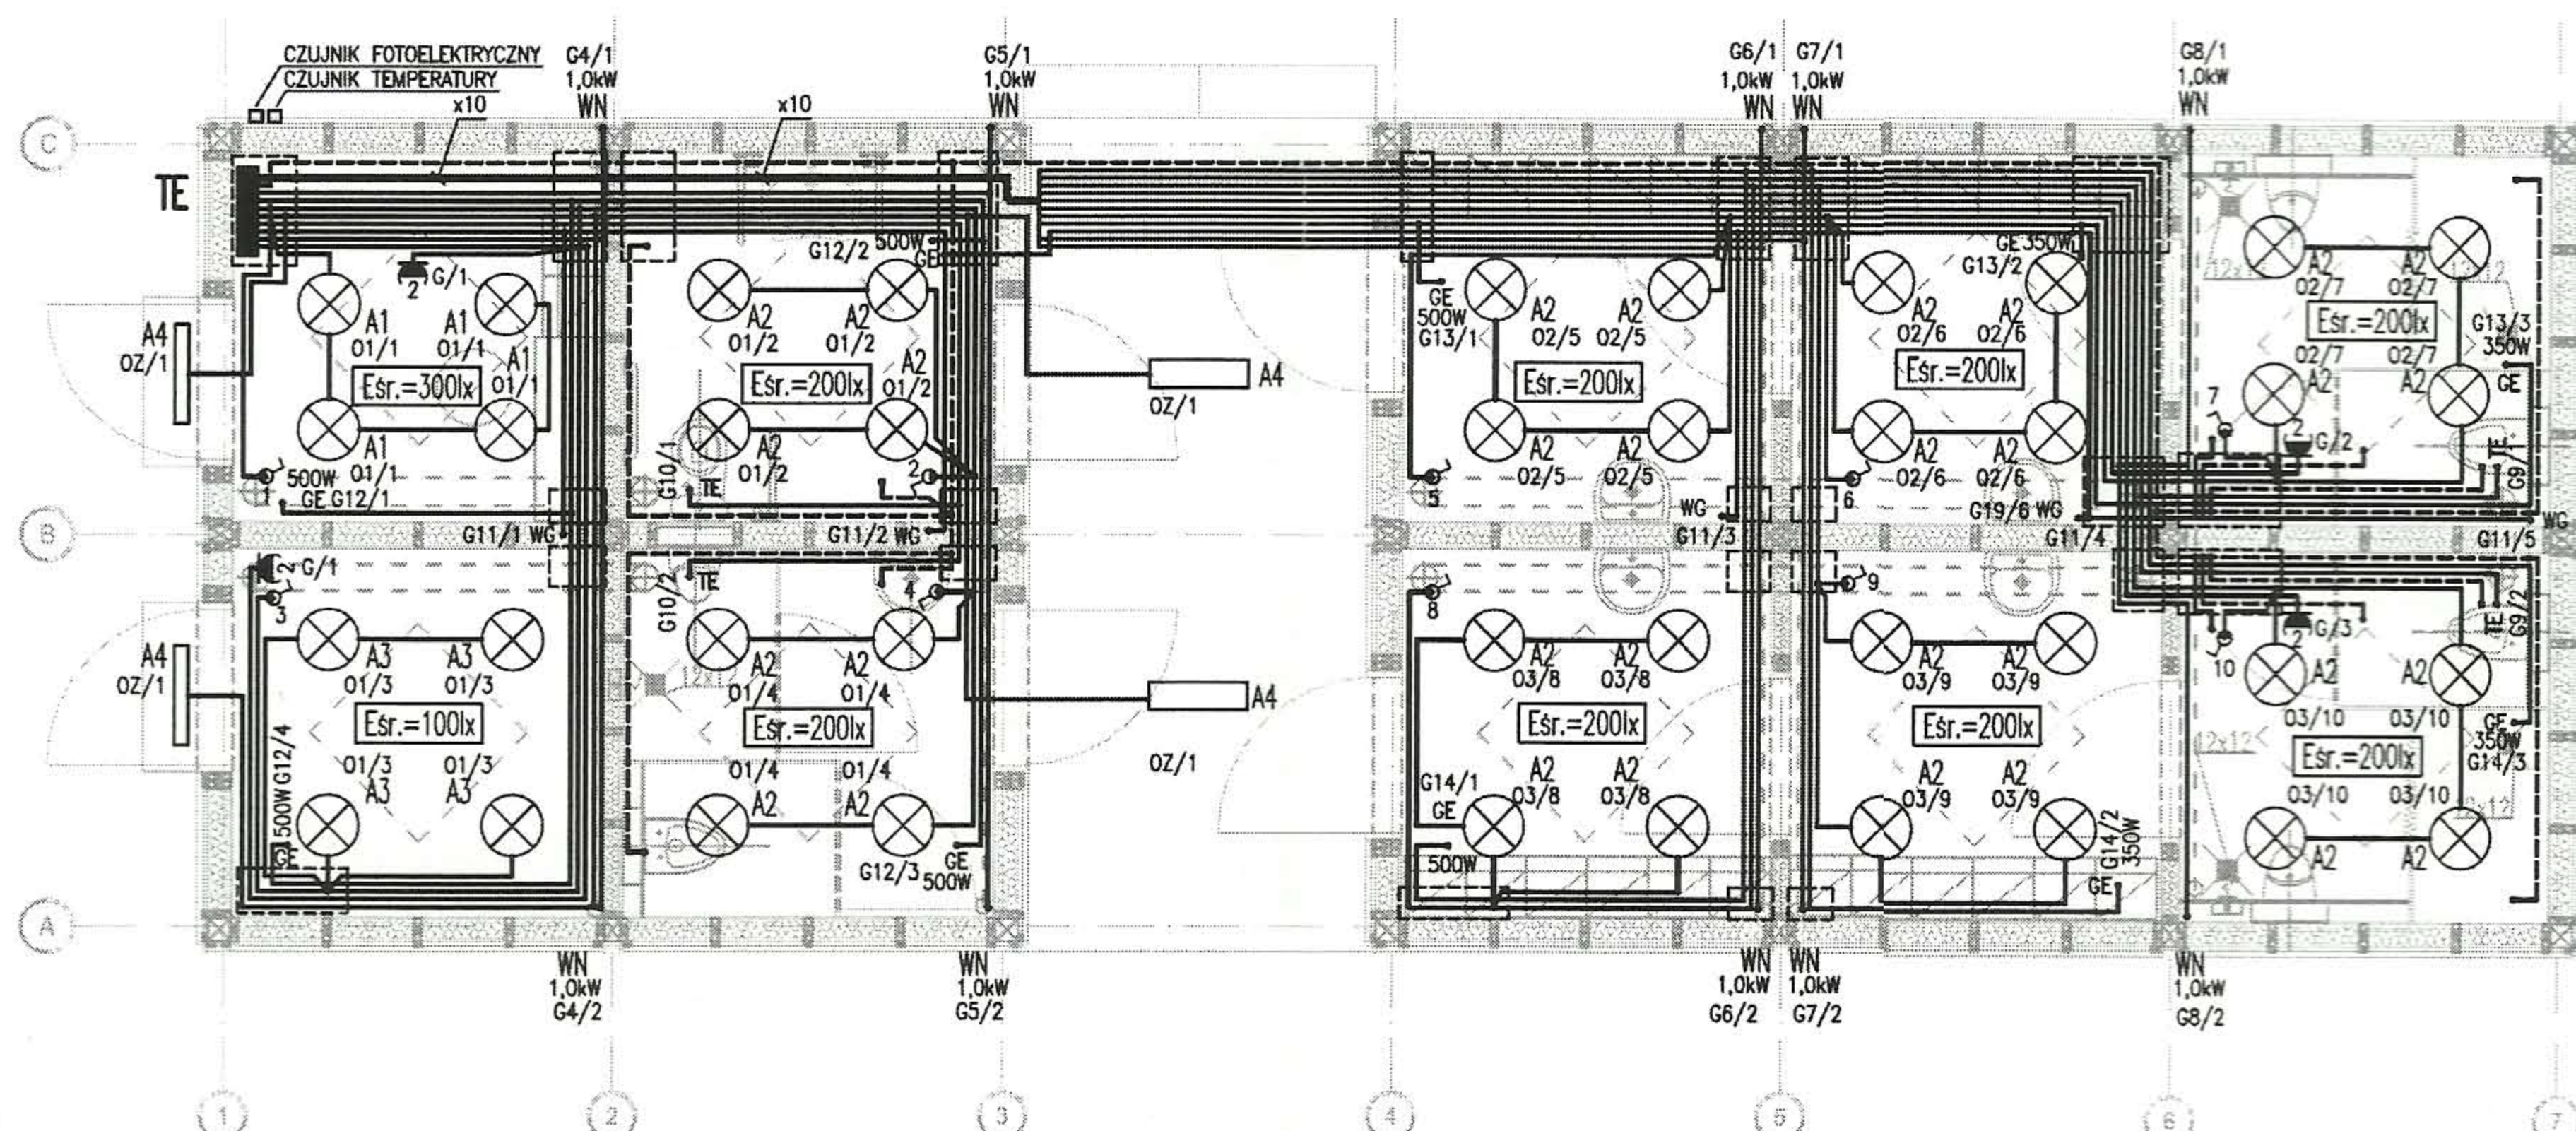

ADAPTOWANO
- bez zmian
- ze zmianami

ZAKŁAD USŁUG TECHNICZNYCH
mgr inż. Ryszard Wąsowicz
-projektowanie instalacji elektrycznych
-nadzorowanie wykonawstwa instalacji elektrycznych
-wykonawstwo instalacji elektrycznych
Uprawnienia ANF 2/100/82 § 2 ust. 1, § 5 ust. 1, § 7
NIP 884-106-59-24
Słotwina 63 D, 58-100 Świdnica, tel. 074 853 23 54

zadanie: ORLIK 2012 MODUŁOWY SYSTEM ZAPLECZA BOISK SPORTOWYCH	
inwestor: WYKONANO NA ZLECENIE MINISTERSTWA SPORTU I TURYSTYKI	
generalny projektant/wykonawca projektu: Kulczyński Architekt  sp. z o.o. UL. ŻOGODA 4 m. 2, 00-018 WARSZAWA tel./fax 827 29 18 tel. 828 22 00	
autorzy: projektant generalny: mgr inż. Andrzej Dziśduch We-214/93, MAZ/IE/3299/01 mgr inż. Andrzej Dziśduch ul. ŻOGODA 4 m. 2, 00-018 WARSZAWA tel./fax 827 29 18 tel. 828 22 00	temat rysunku: WERSJA STANDARD +
PROJEKT ZAMIENNY	
branża: INSTALACJE ELEKTROENERGETYCZNE	
sprawdził: inż. Marian Lepie sp. z o.o. MAZ/IE/5705/02 Nr ewid. 1422/200703/02	faza: PROJEKT ARCHITEKTONICZNO-BUDOWLANY
nr projektu: 08.01	indeks fazy: ABW
obiekt: S+	nr rysunku: EL-02-01
rewizja: -	data edycji: 09.02
arkusz: 1/1	skala: 1:50