

MAPA DO CELÓW PROJEKTOWYCH

Skala 1: 1000
woj. dolnośląskie
powiat: świdnicki
gmina: Świdnica
obręb: Witoszów Dolny
dz. 590, 591
sekcja 462.413.142


DZ 2008/2010
KERG 657-77/10

STAROSTA ŚWIDNICKI
 Powiatowe Biuro Geodezji i Katastru

W obszarze oznaczonym linią - - - -
 potwierdzono w terenie aktualność
 treści mapy zasadniczej. Dokumenty
 potwierdzające aktualność mapy
 przyjęto do zasobu w dniu **12.03.2010**
 i zaewidencjonowano pod nr **17/10**
 Niniejsza mapa może służyć do celów
 projektowych.

Projektowane obiekty budowlane wy-
 magające pozwolenia na budowę pod-
 legają wytyczeniu i inwentaryzacji po-
 wykonawczej przez jednostki uprawnio-
 nione do wykonywania prac geodezyjnych.

S-ca **12.03.2010** (miejscowość i data)

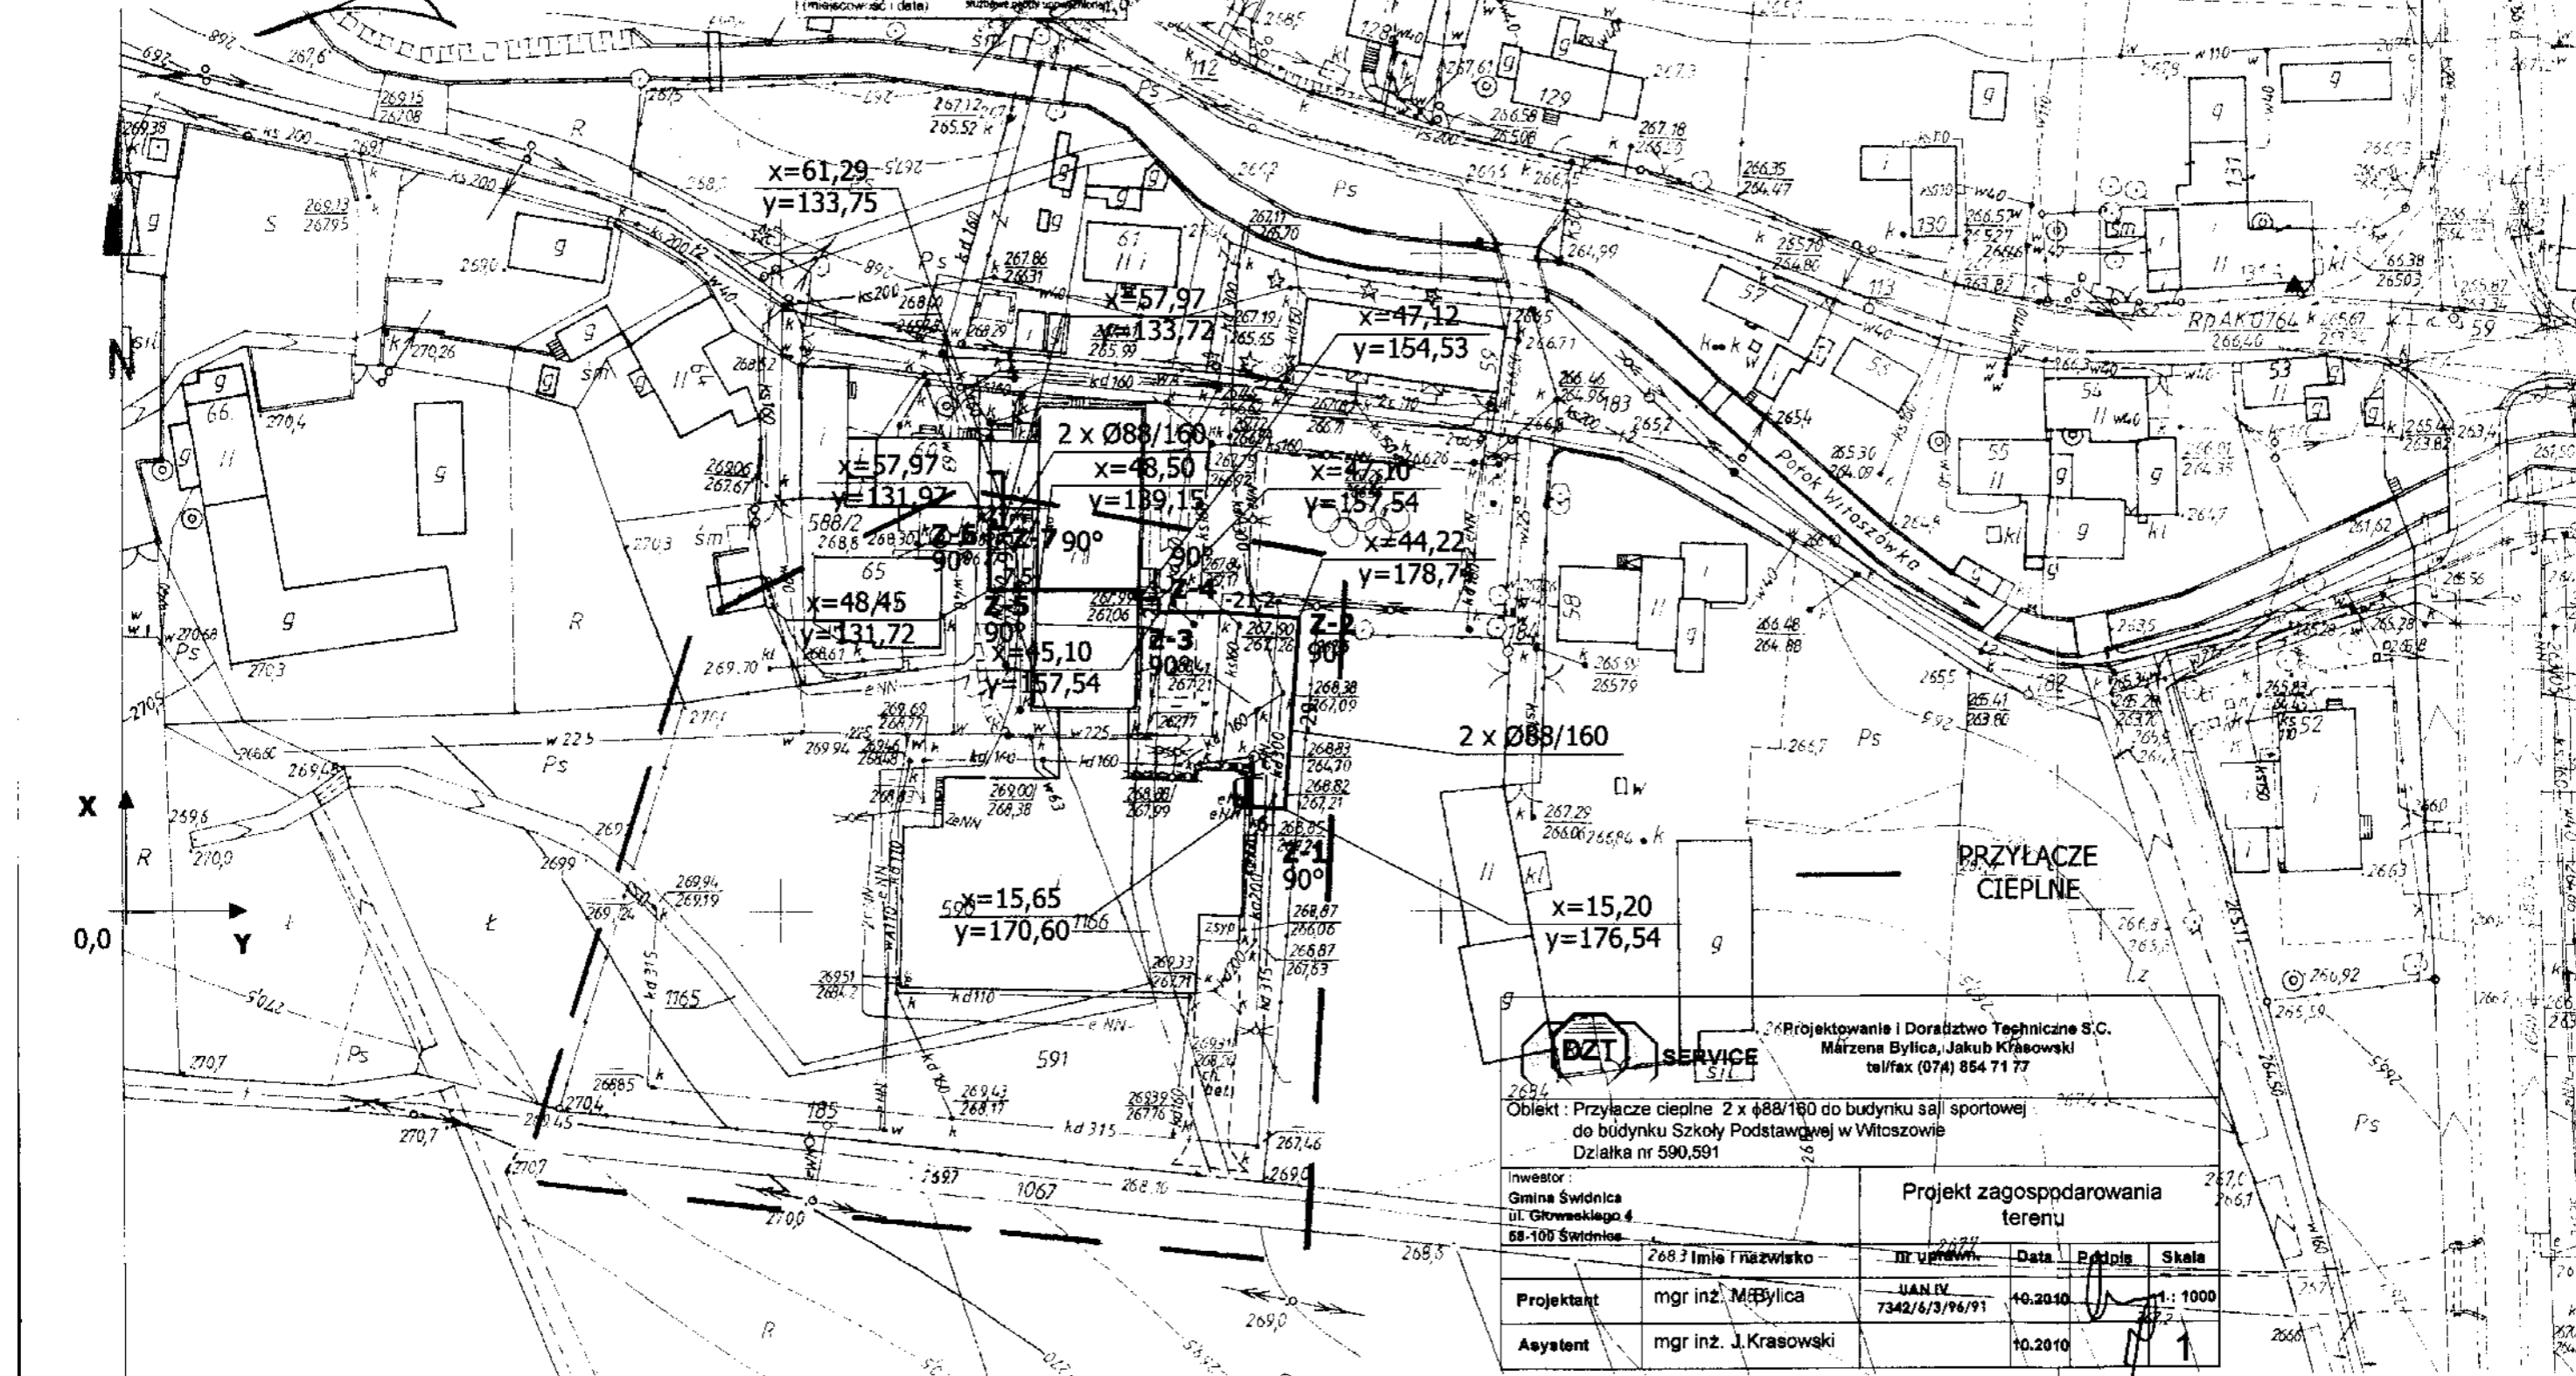

BZT SERVICE
 Projektowanie i Doradztwo Techniczne S.C.
 Mária Bylica, Jakub Krasowski
 tel/fax (074) 854 71 77

Objekt: Przyłącze ciepłe 2 x Ø88/160 do budynku sali sportowej
 do budynku Szkoły Podstawowej w Witoszowie
 Działka nr 590,591

Investor:	Gmina Świdnica ul. Głównego 4 65-105 Świdnica			
Projektant:	mgr inż. M. Bylica	Projekt zagospodarowania terenu	III upr.	Data: 10.2010
Asystent:	mgr inż. J. Krasowski			Podpis: [Signature] Skala: 1:1000

