


## ZESTAWIENIE POMIESZCZEŃ

Nr	Nazwa	Pow.	Posadzka
0.1	korytarz	14,49	pos. cementowa
0.2	Pom. techniczne	15,83	pos. cementowa
0.3	korytarz	9,00	pos. cementowa
0.4	komórka lokatorska	12,79	pos. cementowa
0.5	komórka lokatorska	13,49	pos. cementowa
0.6	komórka lokatorska	13,49	pos. cementowa
0.7	komórka lokatorska	15,03	pos. cementowa
0.8	komórka lokatorska	15,13	pos. cementowa
0.9	komórka lokatorska	15,03	pos. cementowa
0.10	korytarz	9,00	pos. cementowa
0.11	komórka lokatorska	15,03	pos. cementowa
0.12	komórka lokatorska	15,13	pos. cementowa
0.13	komórka lokatorska	15,03	pos. cementowa
0.14	komórka lokatorska	13,49	pos. cementowa
0.15	komórka lokatorska	13,49	pos. cementowa
0.16	komórka lokatorska	12,77	pos. cementowa
Łączna pow. piwnicy		218,22	

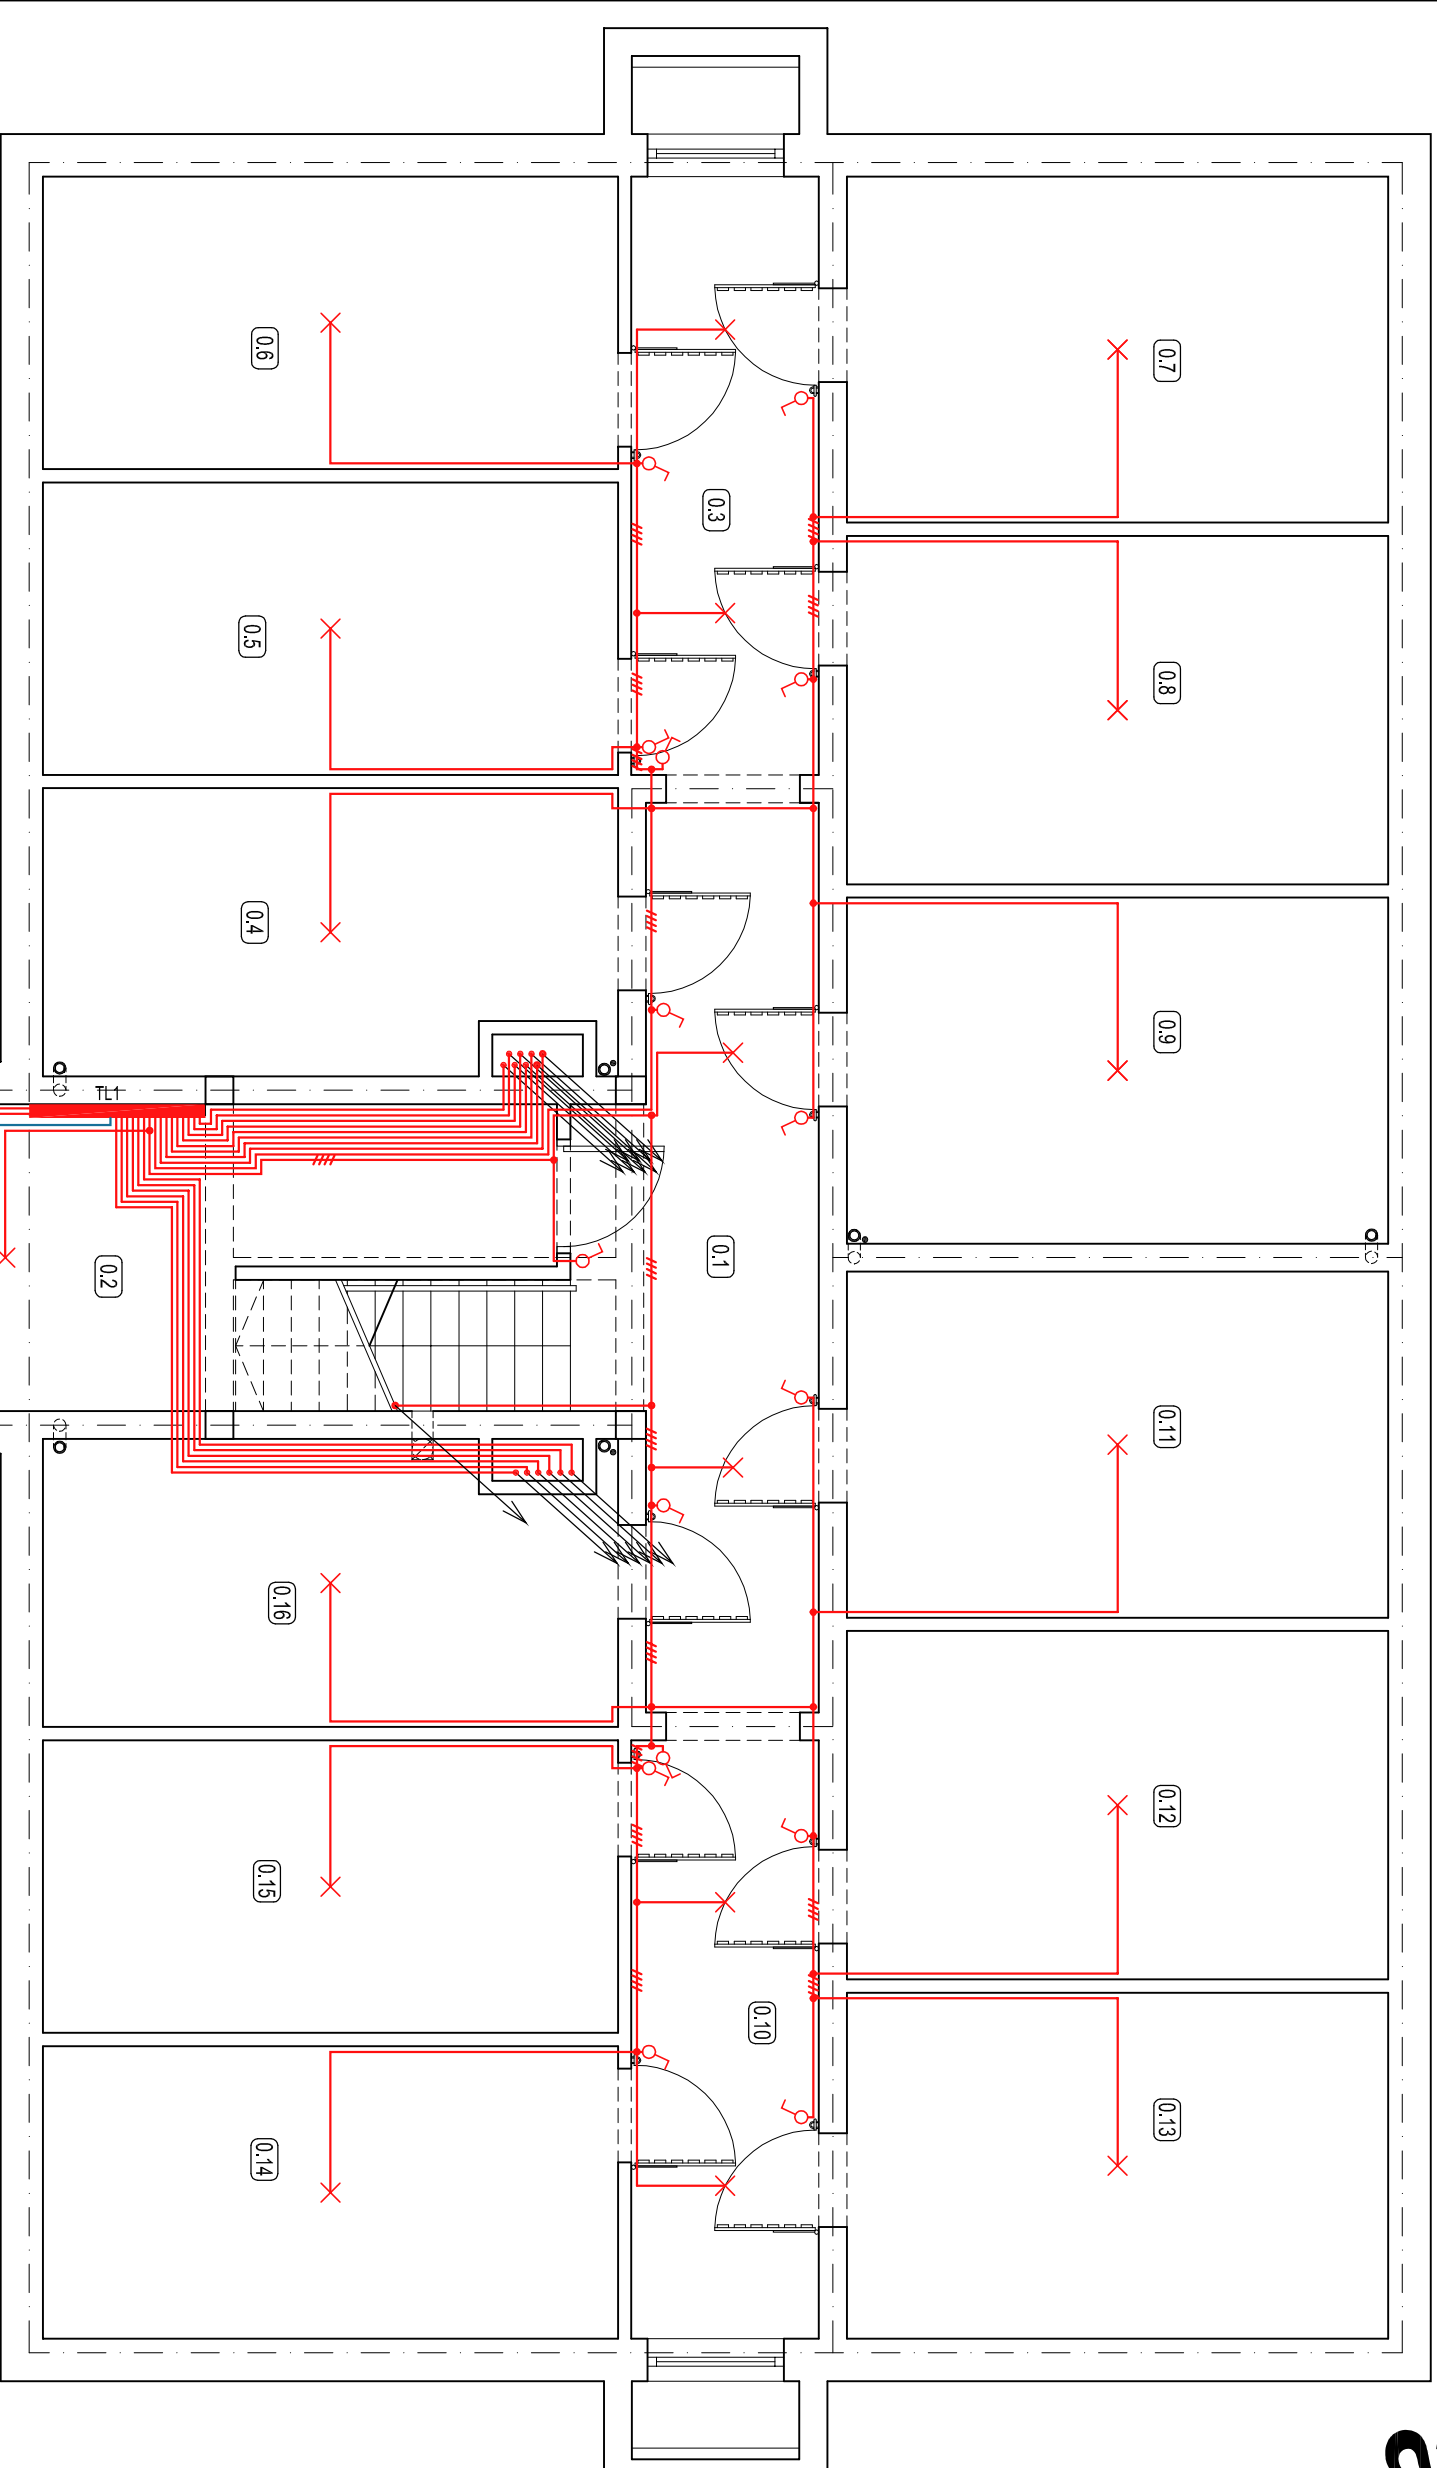

PRACOWNIA PROJEKTOWA FIRMY  
**ARCHIKON**  
ROBERT KRYSIAK

SWIDNICA 2007  
© WZELNIE PRAWA ZASTRZEŻONE

**WEWNĘTRZNA INST. ELEKTRYCZNA**  
**RZUT PIWNICY**

TYTUŁ: WIELORODZINNY BUDINEK MIESZKALNY

FAZA: PROJEKT BUDOWLANY

INWESTOR: FINA, AMBERA  
UL. B. GOSKOWIECZA 4  
32-000 SWIDNICA

PROJEKTANT: INST. ELEKTR. IBERYSIAWILI

SKALA: 1:50

PROJEKT: INZ. WACŁAW BOGDANOWICZ

PROJEKT: INZ. UPR. IPR. 12486

PROJEKT: PROJEKT

PROJEKT: PROJEKT

PROJEKT: PROJEKT

PROJEKT: PROJEKT

PROJEKT: PROJEKT